






1 CAISM PHILIPPE PINEL - EDIFÍCIO 34
PROJETO BÁSICO DOS SISTEMAS DE INCÊNDIO
PLANTA BAIXA - QUIOSQUES
ESCALA: 1:100
METRO

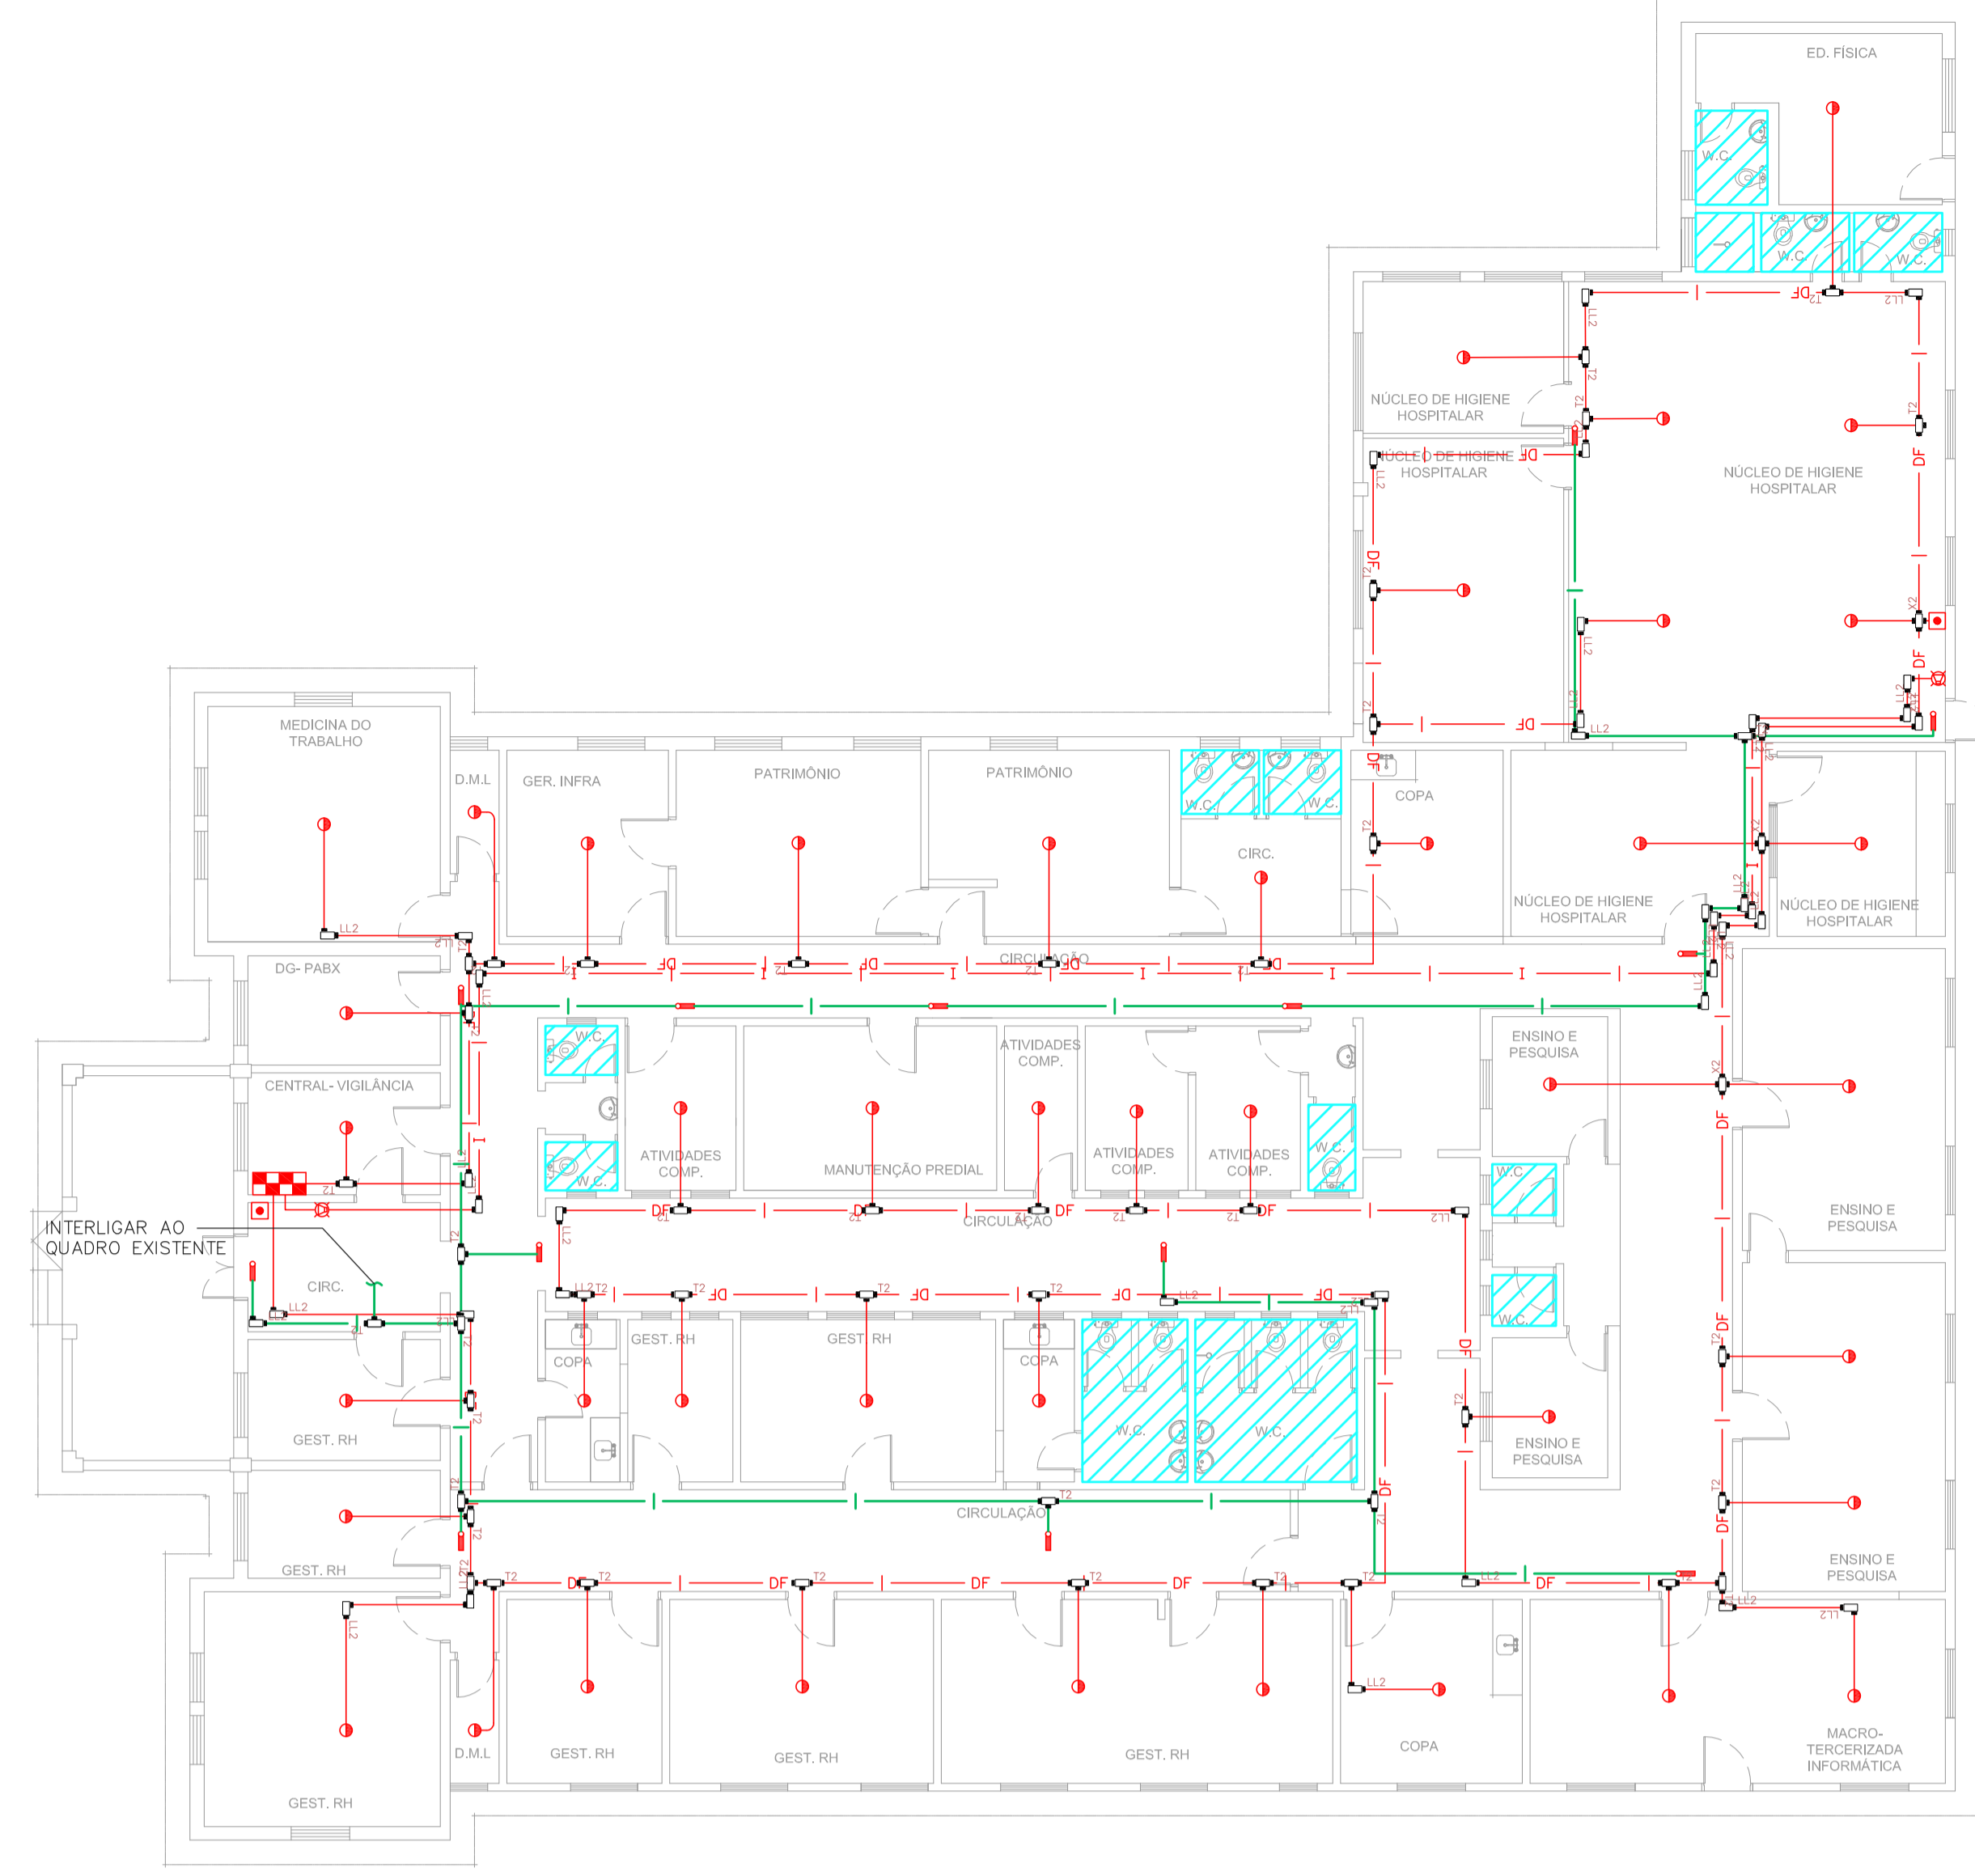


2 CAISM PHILIPPE PINEL - EDIFÍCIO 33
PROJETO BÁSICO DOS SISTEMAS DE INCÊNDIO
PLANTA BAIXA - CENTRAL
ESCALA: 1:125
METRO

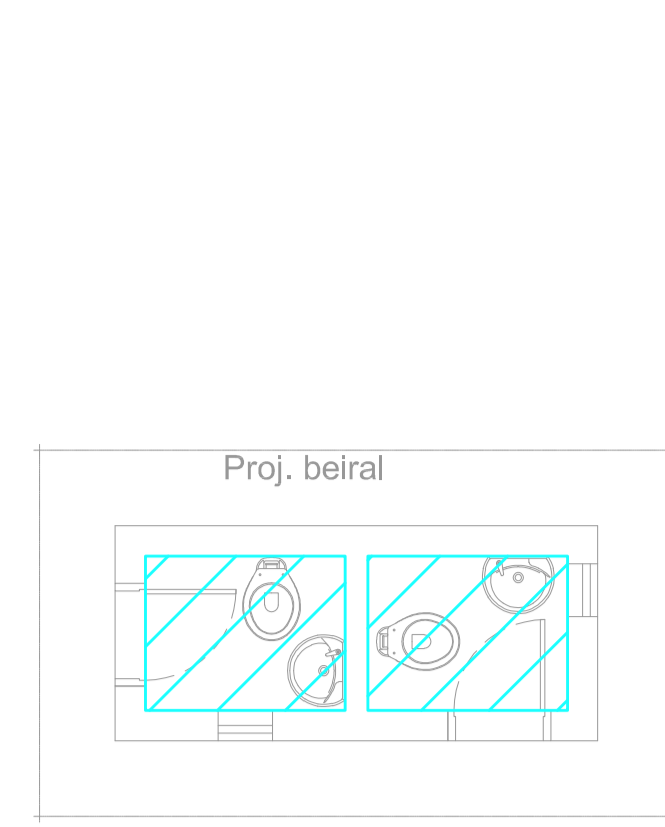


3 CAISM PHILIPPE PINEL - EDIFÍCIO 31
PROJETO BÁSICO DOS SISTEMAS DE INCÊNDIO
PLANTA BAIXA - CASA 3 CREAPP BANHEIRO
ESCALA: 1:50
METRO

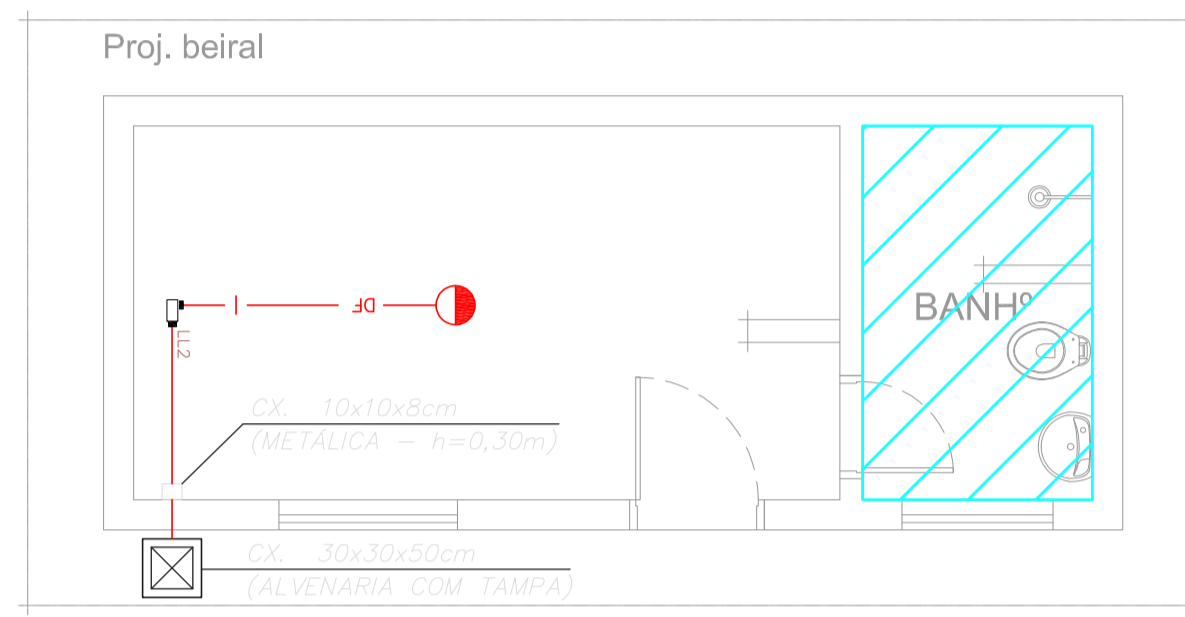


4 CAISM PHILIPPE PINEL - EDIFÍCIO 31
PROJETO BÁSICO DOS SISTEMAS DE INCÊNDIO
PLANTA BAIXA - CASA 3 CREAPP
ESCALA: 1:50
METRO

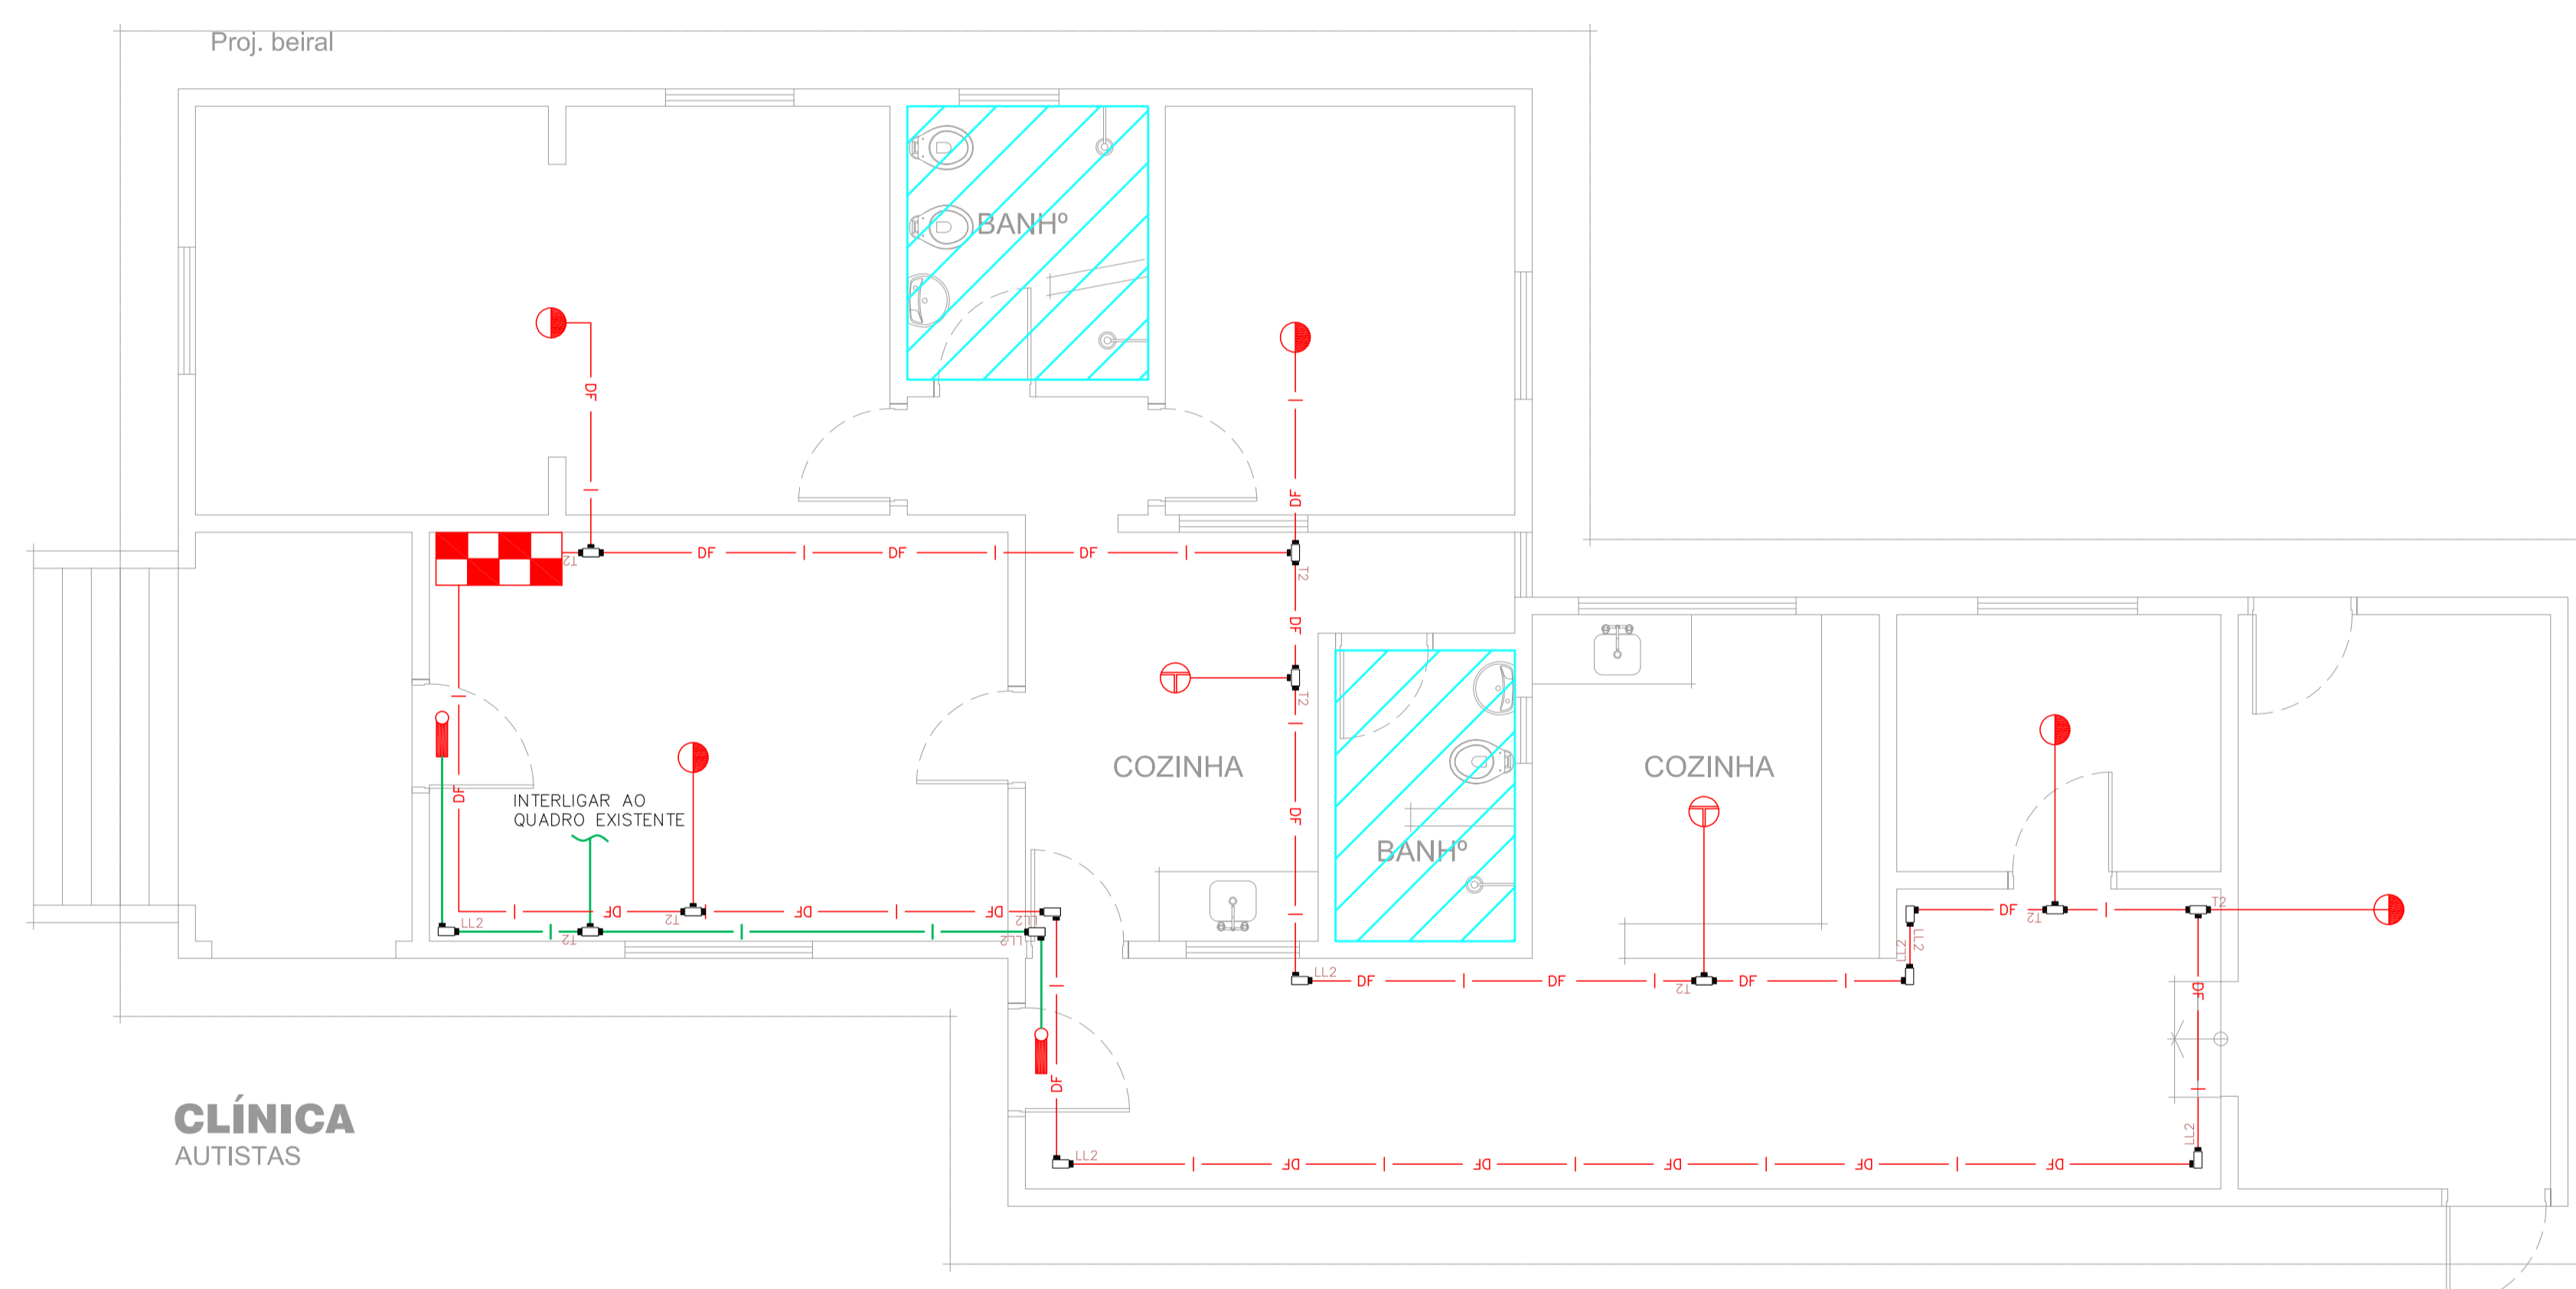

5 CAISM PHILIPPE PINEL - EDIFÍCIO 31
PROJETO BÁSICO DOS SISTEMAS DE INCÊNDIO
PLANTA BAIXA - CASA 3 CREAPP CLÍNICA AUTISTAS
ESCALA: 1:100
METRO

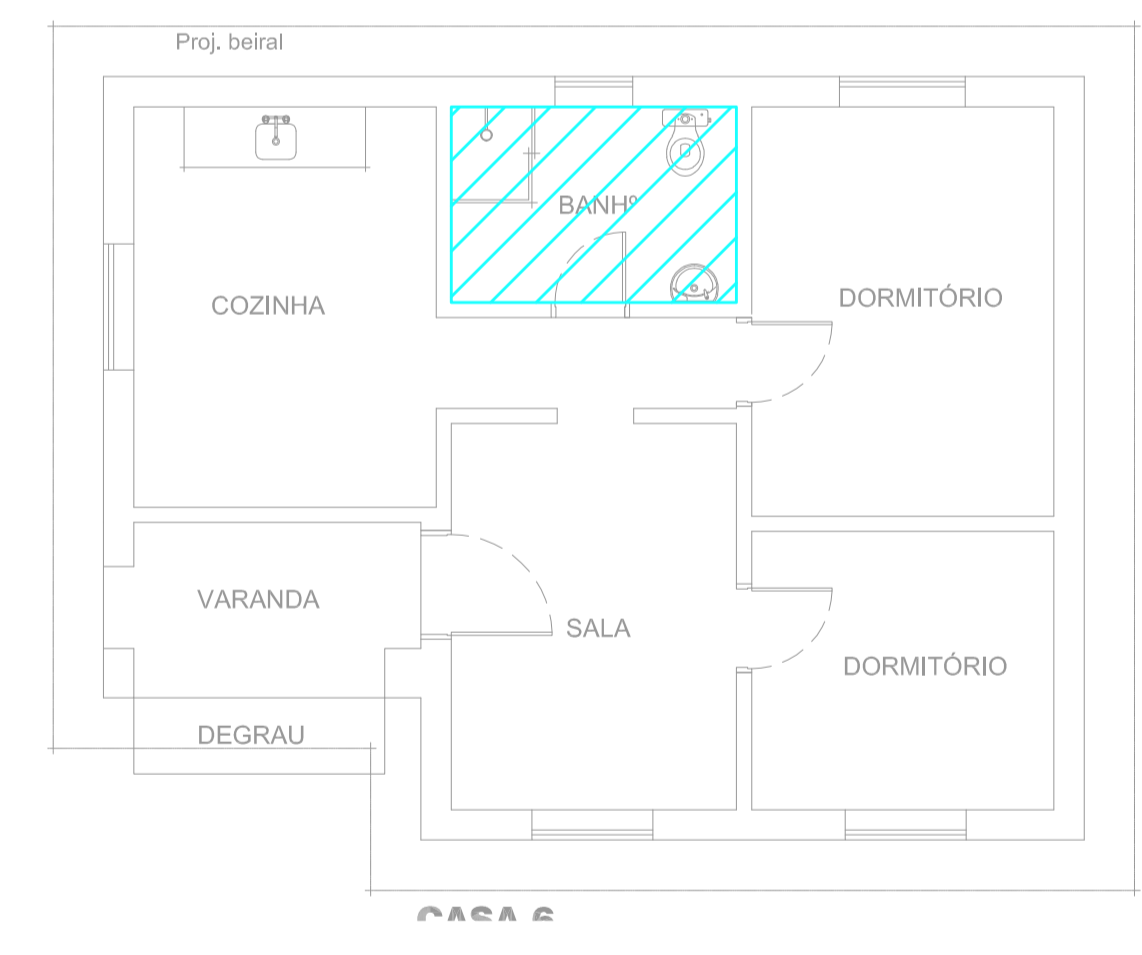

6 CAISM PHILIPPE PINEL - EDIFÍCIO 32
PROJETO BÁSICO DOS SISTEMAS DE INCÊNDIO
PLANTA BAIXA - CASA 6 QUADRUA
ESCALA: 1:75
METRO

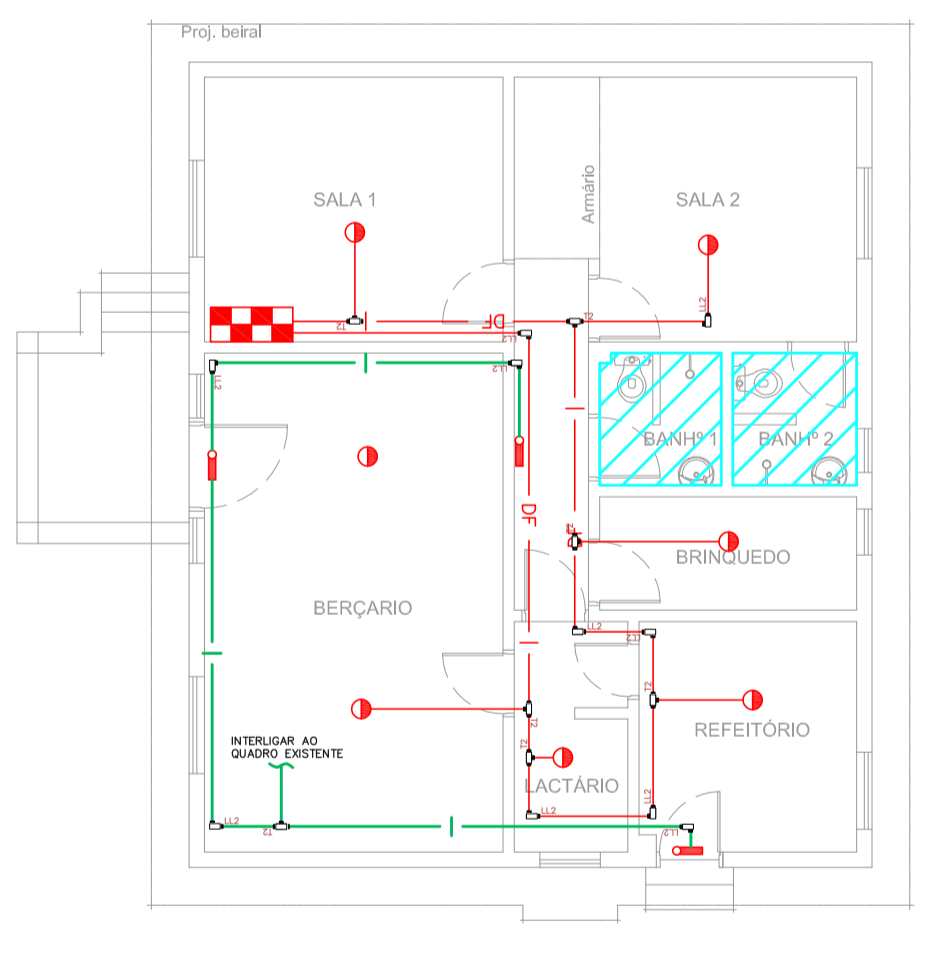






7 CAISM PHILIPPE PINEL - EDIFÍCIO 30
PROJETO BÁSICO DOS SISTEMAS DE INCÊNDIO
PLANTA BAIXA - CASA 2 CREAPP
ESCALA: 1:100
METRO



8 CAISM PHILIPPE PINEL - EDIFÍCIO 35
PROJETO BÁSICO DOS SISTEMAS DE INCÊNDIO
PLANTA BAIXA - NÚCLEO DE OFICINA TERAPEUTICAS
ESCALA: 1:75
METRO

LEGENDA	
[Symbol]	ÁREAS FIAS
[Symbol]	ACIONADOR MANUAL DO SISTEMA DE ALARME
[Symbol]	AVISADOR SONORO
[Symbol]	DETECTOR DE FUMAÇA
[Symbol]	DETECTOR TÊRMICO
[Symbol]	CENTRAL DE DETECÇÃO E ALARME DE INCÊNDIO
[Symbol]	PAINEL REPELIDOR DE ALARME DE INCÊNDIO EXISTENTE A SUBSTITUIR
[Symbol]	MÓDULO DE CONTROLE PARA LIBERAÇÃO DAS PORTAS CORTA-FOGO (PCL)
[Symbol]	ELETRÓDUTO DE FERRO GALVANIZADO A FIO SOBRE O FORRO EM ÁREAS COM FORRO PARA OS LAÇOS DE DETECÇÃO - 43/4"
[Symbol]	MÓDULO DE CONTROLE DE LIGAÇÃO DOS VENTILADORES DE PRESSURIZAÇÃO
[Symbol]	MÓDULO DE COMANDO
[Symbol]	MÓDULO DE SUPERVISÃO
[Symbol]	CAIXA DE PASSAGEM METÁLICA COM TAMPÃO COM FECHO 20x20x20mm
[Symbol]	CAIXA DE PASSAGEM METÁLICA COM TAMPÃO COM FECHO 15x15x15mm
[Symbol]	ELETRÓDUTO DE PVC RÍGIDO, EMBUTIDO NA PAREDE OU TETO PARA OS LAÇOS DE DETECÇÃO - 43/4" OU INDICADO
[Symbol]	ELETRÓDUTO DE PVC RÍGIDO, EMBUTIDO NO PISO PARA OS LAÇOS DE DETECÇÃO - 43/4" OU INDICADO
[Symbol]	ELETRÓDUTO DE PVC RÍGIDO, EMBUTIDO NA PAREDE OU TETO (24VDC E LAÇOS DE ÁUDIO) - 4"
[Symbol]	ELETRÓDUTO DE PVC RÍGIDO, EMBUTIDO NA PAREDE OU TETO (24VDC E LAÇOS DE ÁUDIO) - 4"
[Symbol]	ELETRÓDUTO DE FERRO GALVANIZADO, APARENTE SOB A LAJE OU SOBRE O FORRO EM ÁREAS COM FORRO PARA OS LAÇOS DE DETECÇÃO - 43/4" OU INDICADO
[Symbol]	ELETRÓDUTO DE FERRO GALVANIZADO, APARENTE SOB A LAJE OU SOBRE O FORRO EM ÁREAS COM FORRO (24VDC E LAÇOS DE ÁUDIO) - 4"
[Symbol]	LUMINÁRIA DE EMERGÊNCIA TIPO ACLARAMENTO
[Symbol]	LUMINÁRIA DE EMERGÊNCIA TIPO BALIZAMENTO
[Symbol]	ELETRÓDUTO DE PVC RÍGIDO, EMBUTIDO NA PAREDE OU TETO (PARA ILUMINAÇÃO DE EMERGÊNCIA)
[Symbol]	ELETRÓDUTO DE FERRO GALVANIZADO, APARENTE SOB A LAJE OU SOBRE O FORRO EM ÁREAS COM FORRO (PARA ILUMINAÇÃO DE EMERGÊNCIA)

PLANTA CHAVE

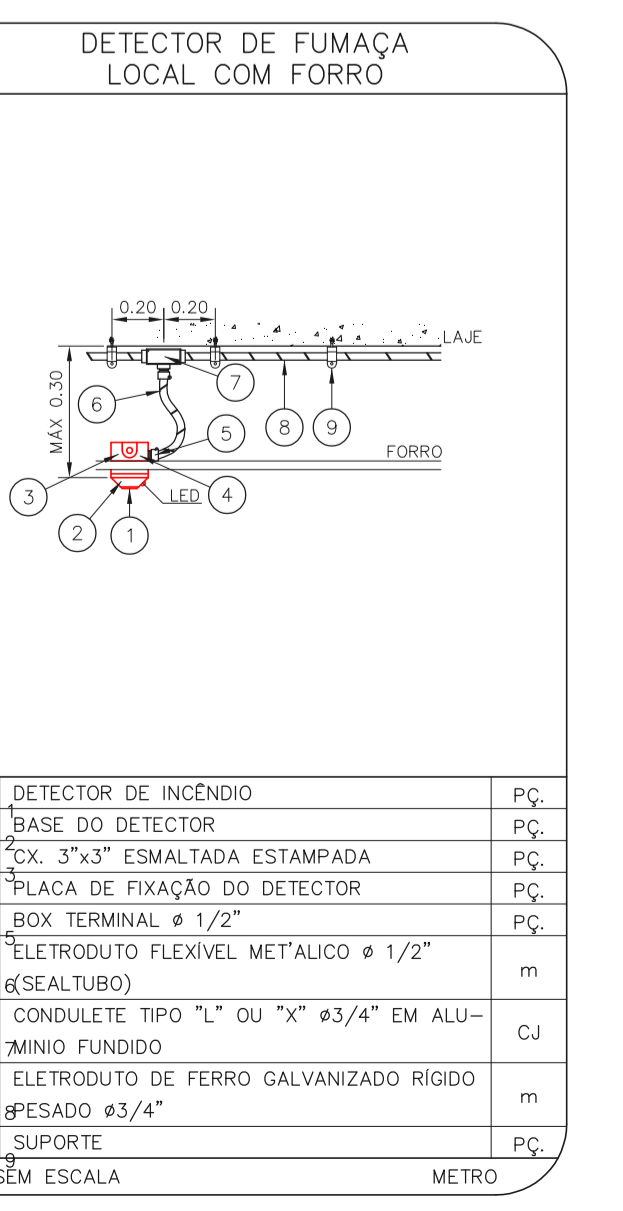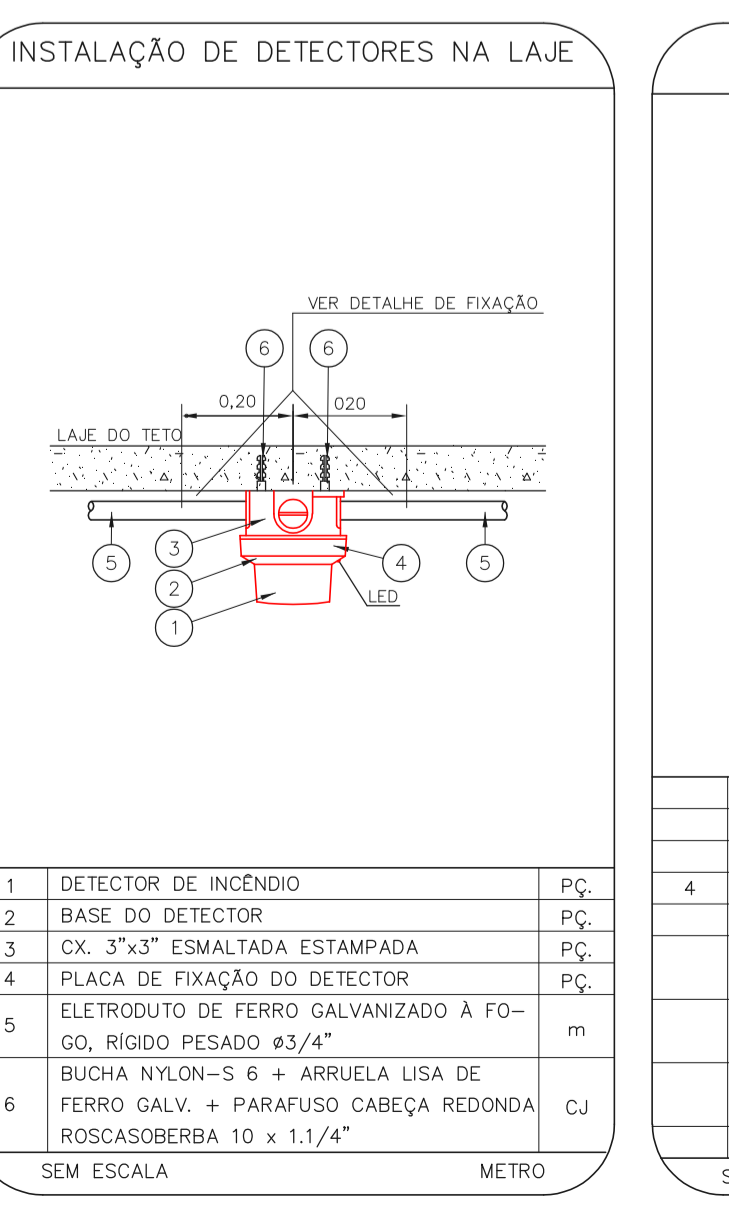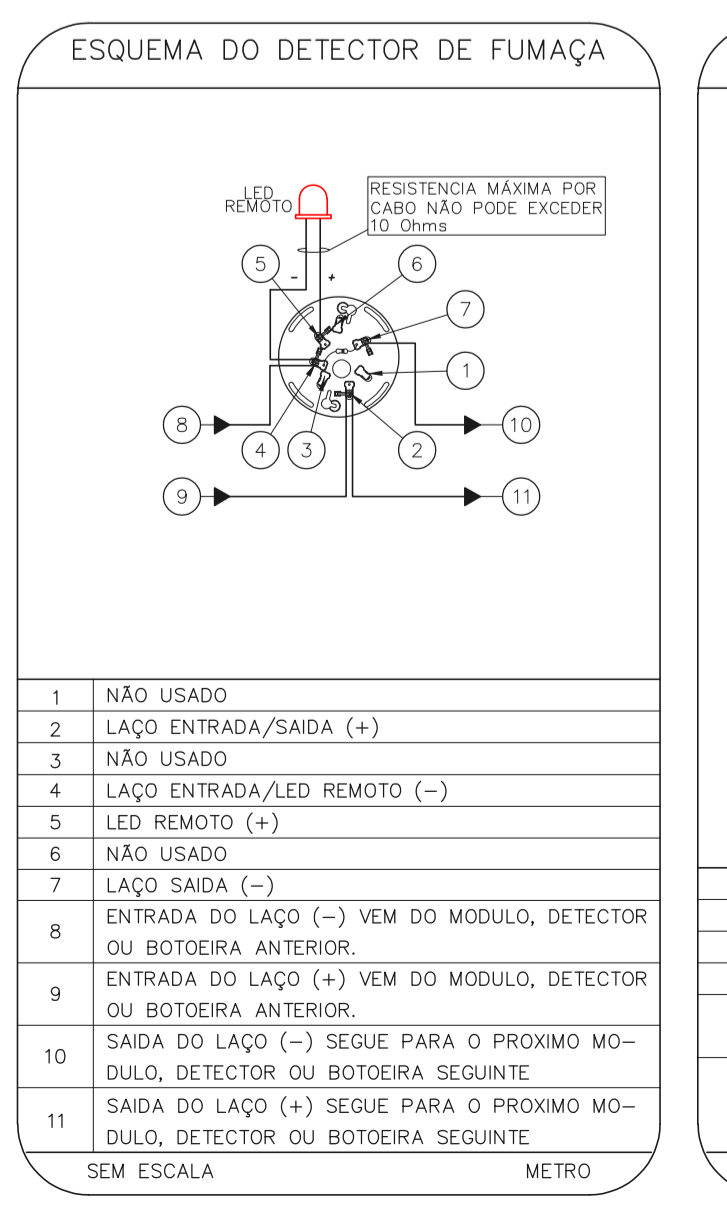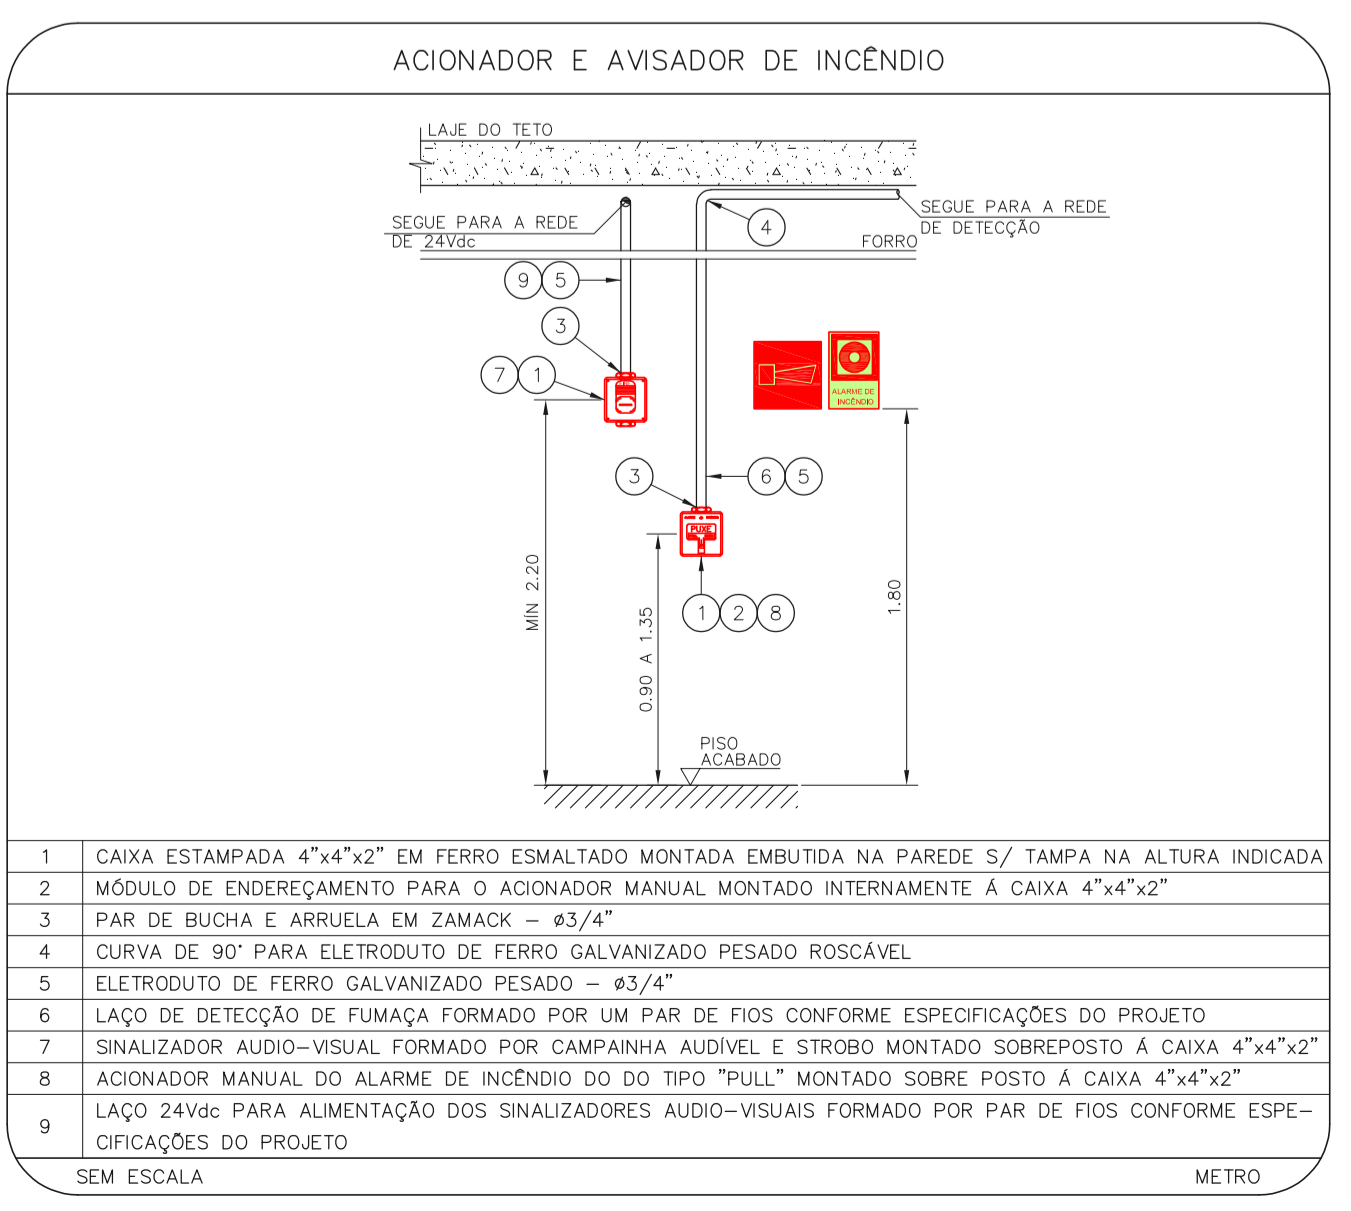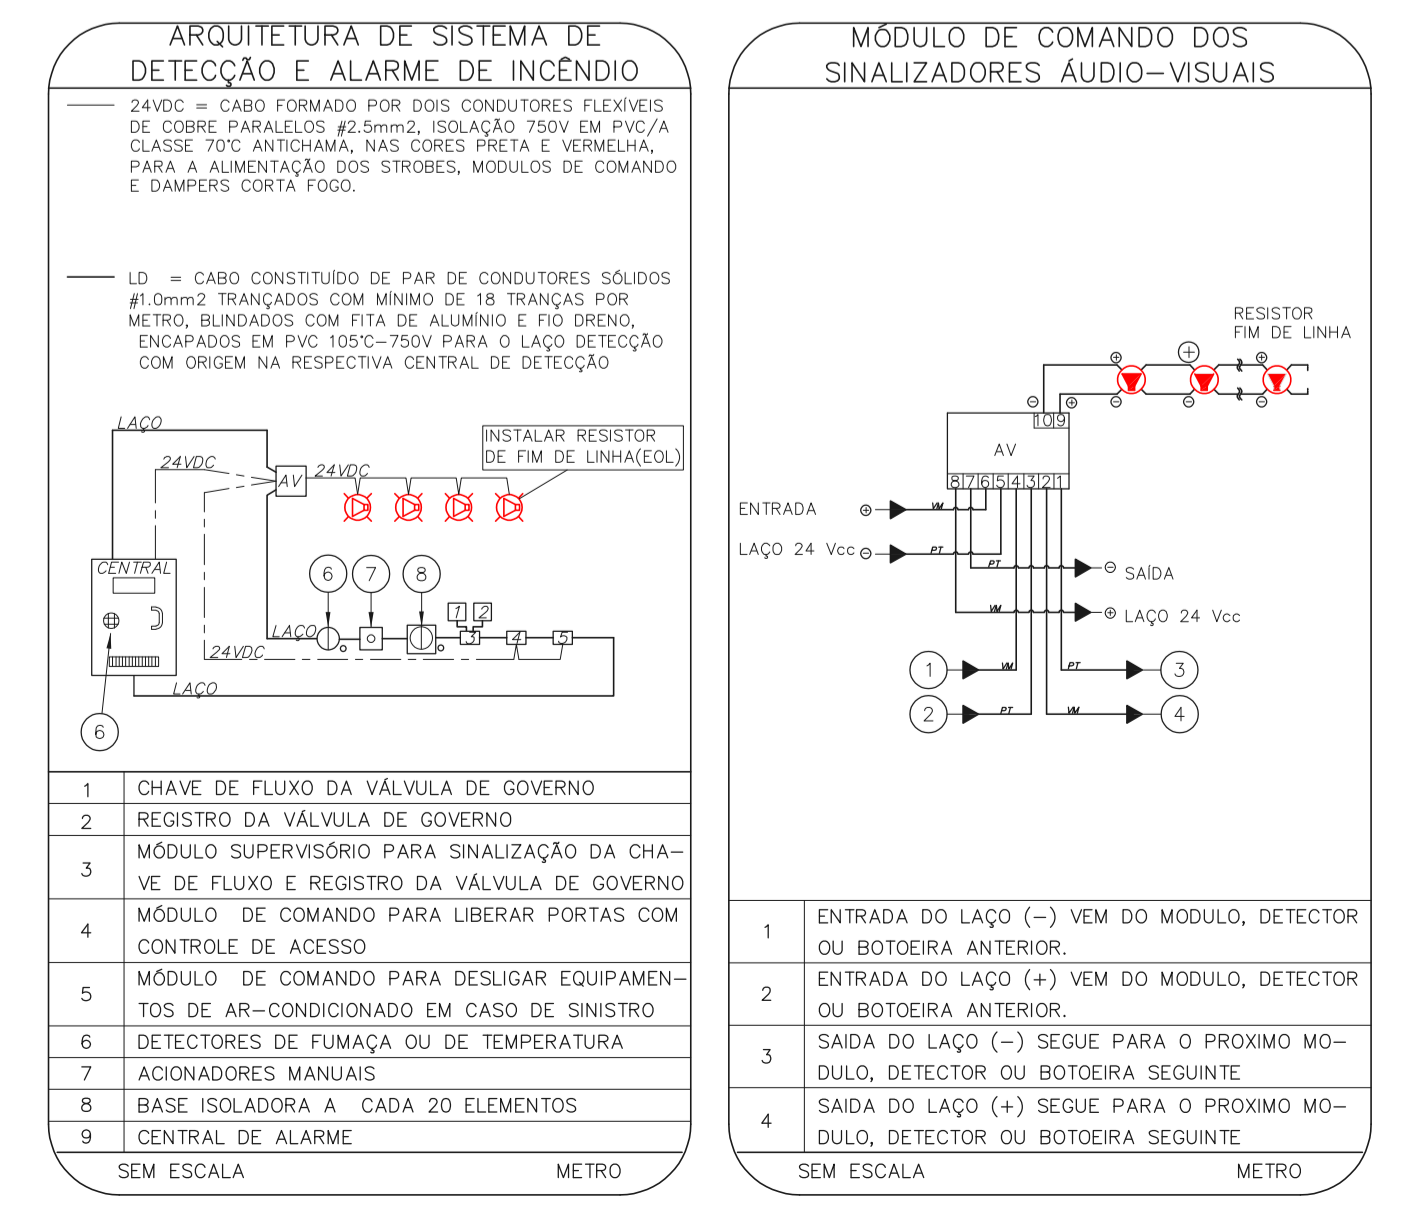

- NOTAS
1. CONFERIR MEDIDAS NO LOCAL.
 2. MEDIDAS EM METRO EXCETO ONDE INDICADO.
 3. ADEQUAÇÕES CONFORME RELATÓRIO TÉCNICO E NECESSIDADES ADICIONAIS.

MHA Engenharia Ltda

ANUÍAS DE PROJETO
 LIBERADO
 LIBERADO COM RESTRIÇÃO
 NÃO LIBERADO

PROJETO RECEBIDO EM
 PROJETO ANOVADO EM

RESPONSÁVEL TÉCNICO

00 EMISSÃO INICIAL RY 17/08/2021
 REV. DESCRIÇÃO RESPONSÁVEL DATA

SÃO PAULO GOVERNO DO ESTADO Secretaria de Saúde
 Centro de Atenção Integrada em Saúde Mental Philippe Pinel
 Av. Ramonete Pereira de Magalhães, 524 - Pirituba - Cep. 02938-000

GRUPO TÉCNICO DE EDIFICAÇÕES
 ALARME DE INC./ILUM. DE EMERGÊNCIA

U16 107
 12.275 INDICADA 4/20/2021
 1133068 8420 1133068 8482
 20033-034-016-107-ED_30_31_32_33_34_35-00-ROO

Eng. YUKIO KITAMURA
 CAMILO CHINGOTTI