
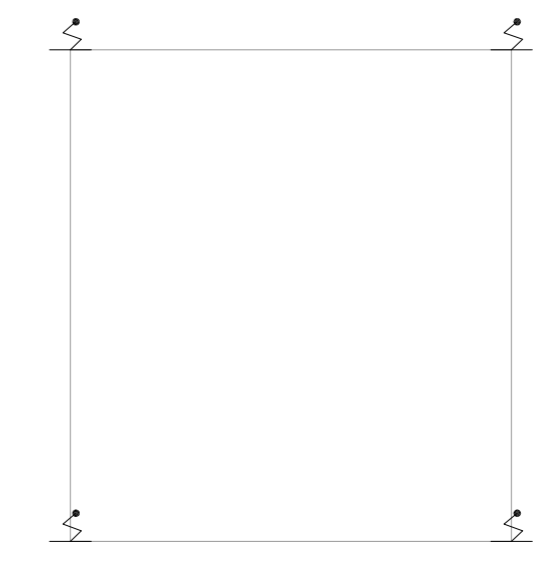
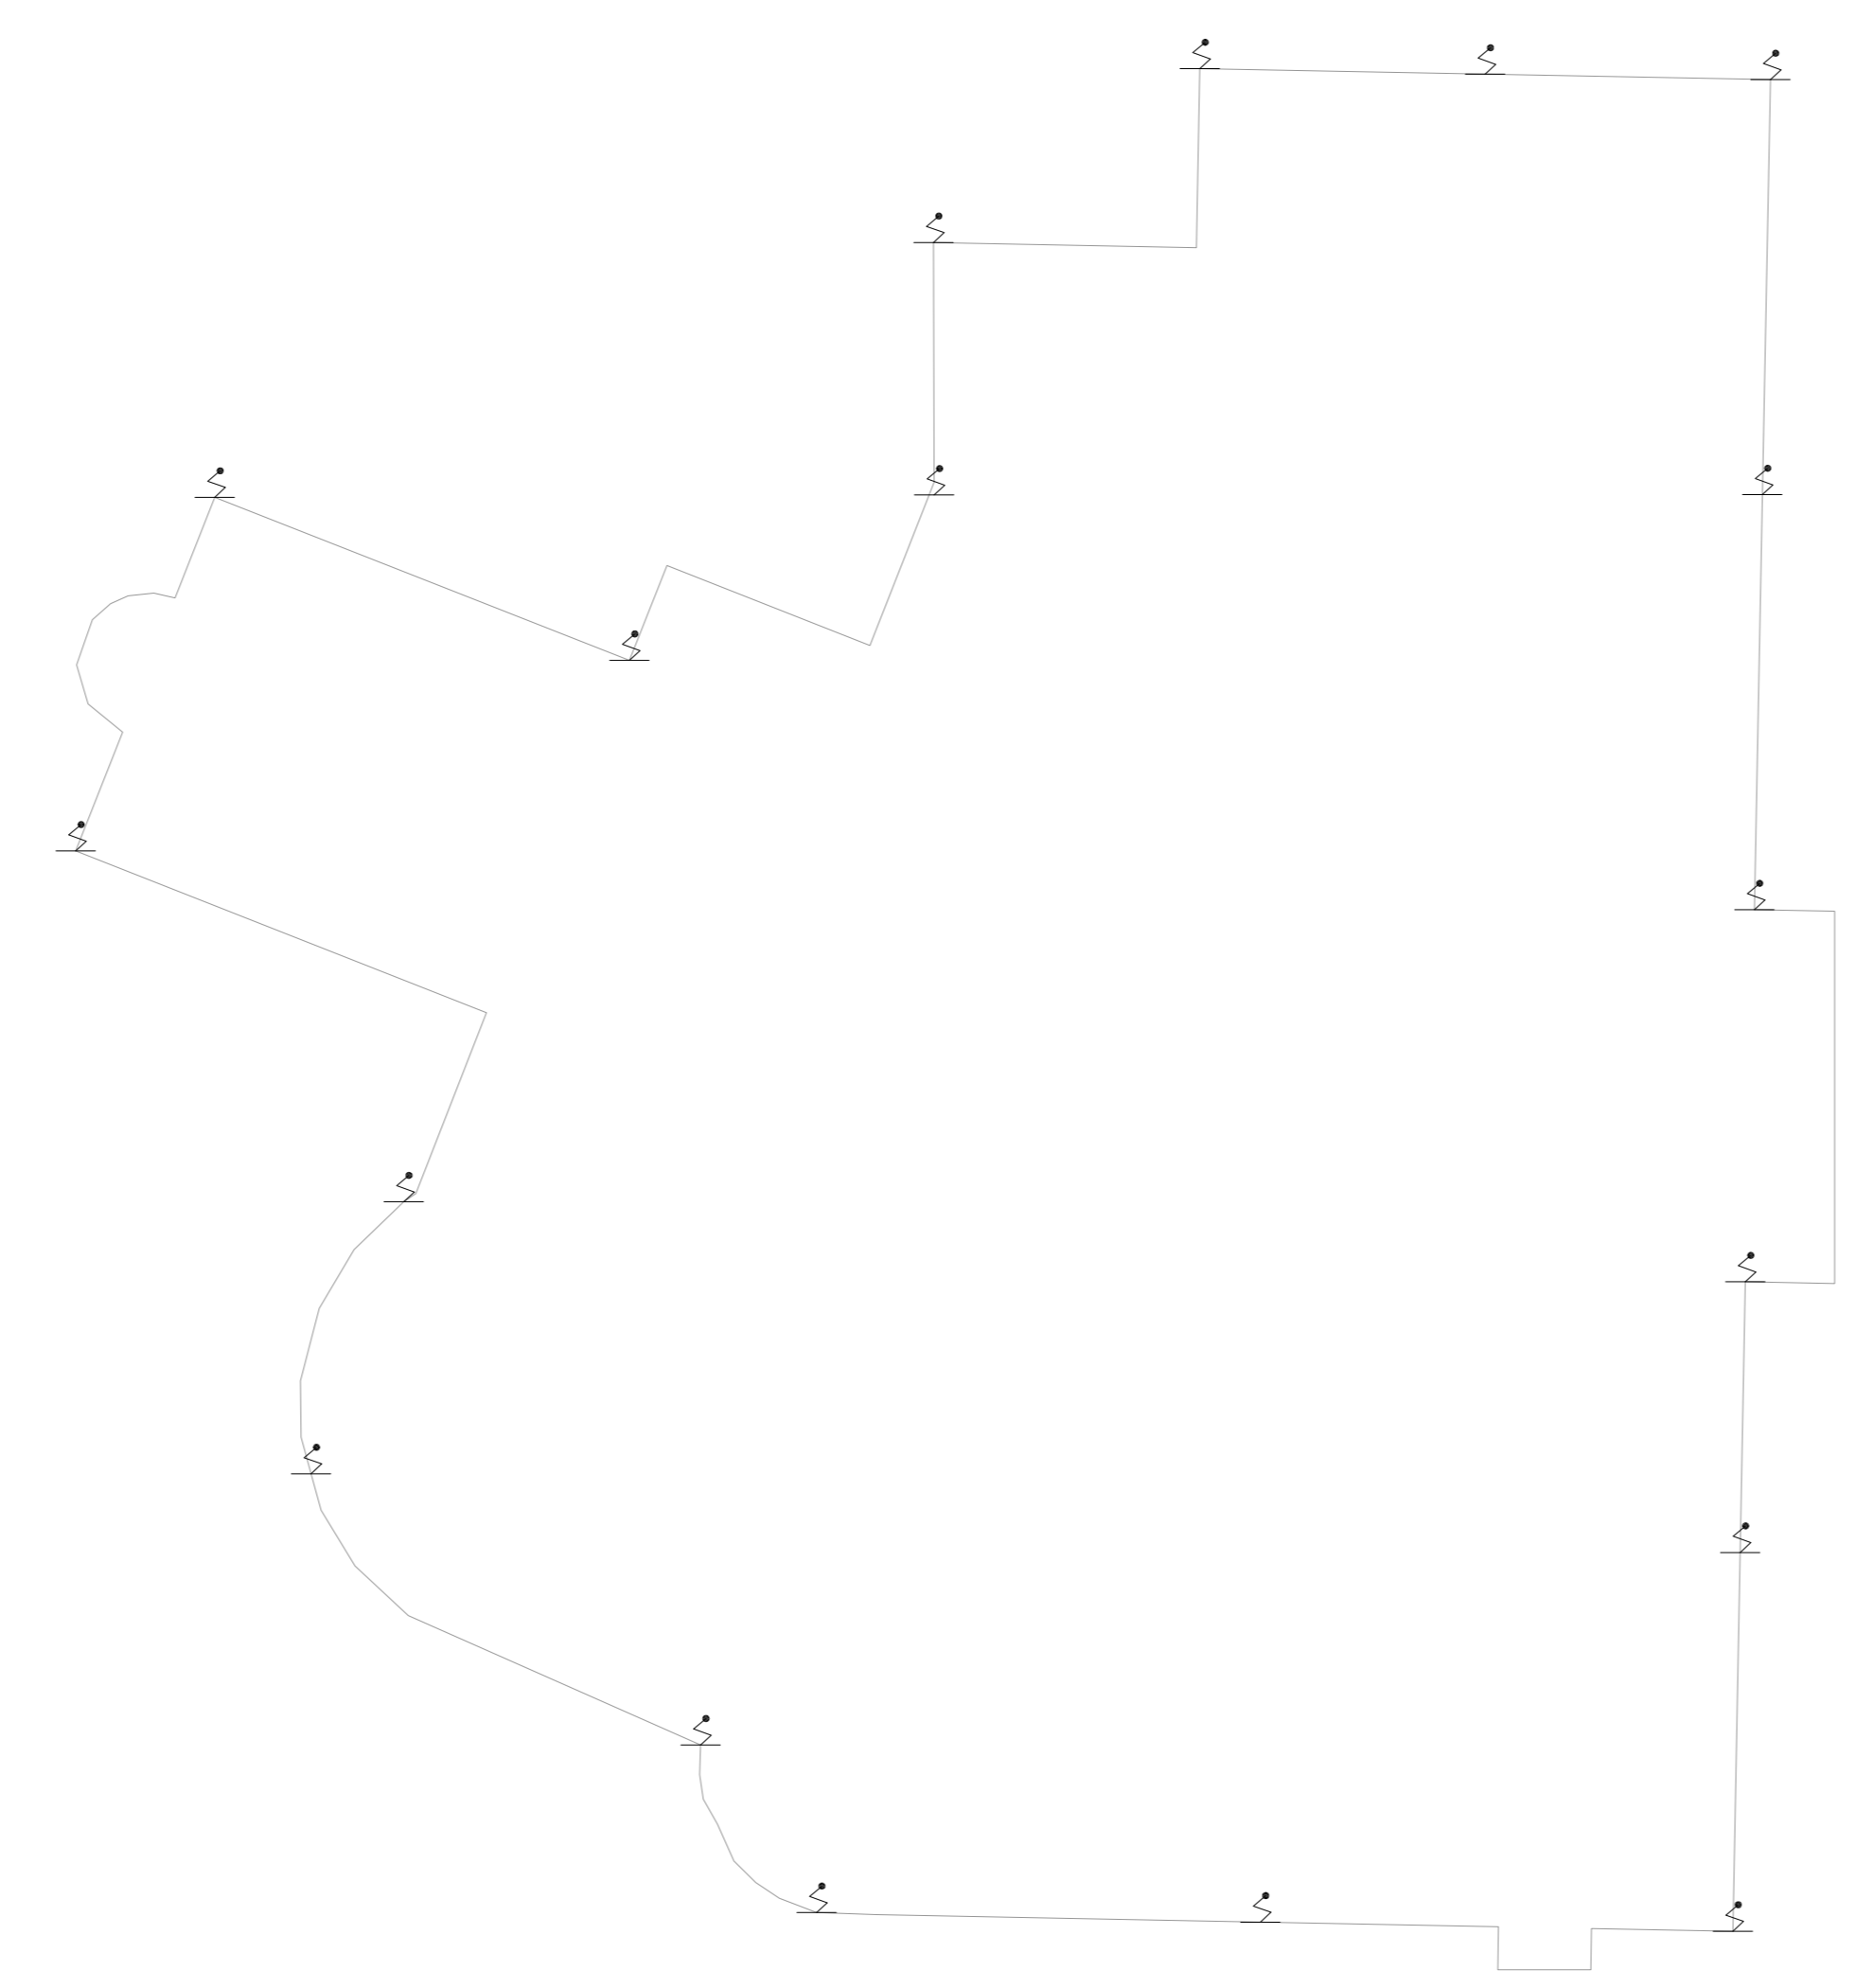


NOTAS

1- VER DETALHES DE SPDA NA FOLHA U06-110.

LEGENDA

PARA-BOM

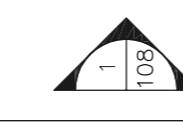

1 COMPLEXO HOSPITALAR PADRE BENTO DE GUARULHOS
PROJETO BÁSICO DOS SISTEMAS DE INCÊNDIO
PLANTA BAIXA - COBERTURA ESCALA 1:200
METRO

MHA Engenharia Ltda <small>Projeto, Engenharia, Arquitetura e Construção</small> <small>Av. Eng. Roberto de Aguiar, nº 185, 3º andar</small> <small>05055-000 - São Paulo - SP - Tel: (11) 3066-8420</small> <small>www.mha.com.br</small>	ANÁLISE DE PROJETO <input type="checkbox"/> LIBERADO <input type="checkbox"/> LIBERADO COM RESTRIÇÃO <input type="checkbox"/> NÃO LIBERADO	PROJETO RECEBIDO EM PROJETO APROVADO EM RESPONSÁVEL TÉCNICO
	PROJETO RECEBIDO EM: _____ PROJETO APROVADO EM: _____ RESPONSÁVEL TÉCNICO: _____	
DO EMISSÃO INICIAL REV DESCRIÇÃO	RP RESPONSÁVEL	15/07/21 DATA

SÃO PAULO GOVERNO DO ESTADO Secretaria de Saúde	GRUPO TÉCNICO DE EDIFICAÇÕES PROJETO BÁSICO DOS SISTEMAS DE INCÊNDIO PREVENÇÃO E COMBATE A INCÊNDIO	Nº 109 DATA 03/2021 Nº 2003-PO-109-COB-00.DWG
---	--	---

- NOTAS
1. CONFERIR MEDIDAS NO LOCAL
 2. MEDIDAS EM METRO, EXCETO ONDE INDICADO
 3. ADIQUILHAS CONFORME RELATÓRIO TÉCNICO E NECESSIDADES ADICIONAIS
 - 4.
 - 5.
 - 6.
 - 7.
 - 8.
 - 9.