




1 CAISM PHILIPPE PINEL - EDIFÍCIO 7
PROJETO BÁSICO DOS SISTEMAS DE INCÊNDIO
PLANTA BAIXA - ADMINISTRATIVO SUPERIOR
ESCALA: 1:100
METRO

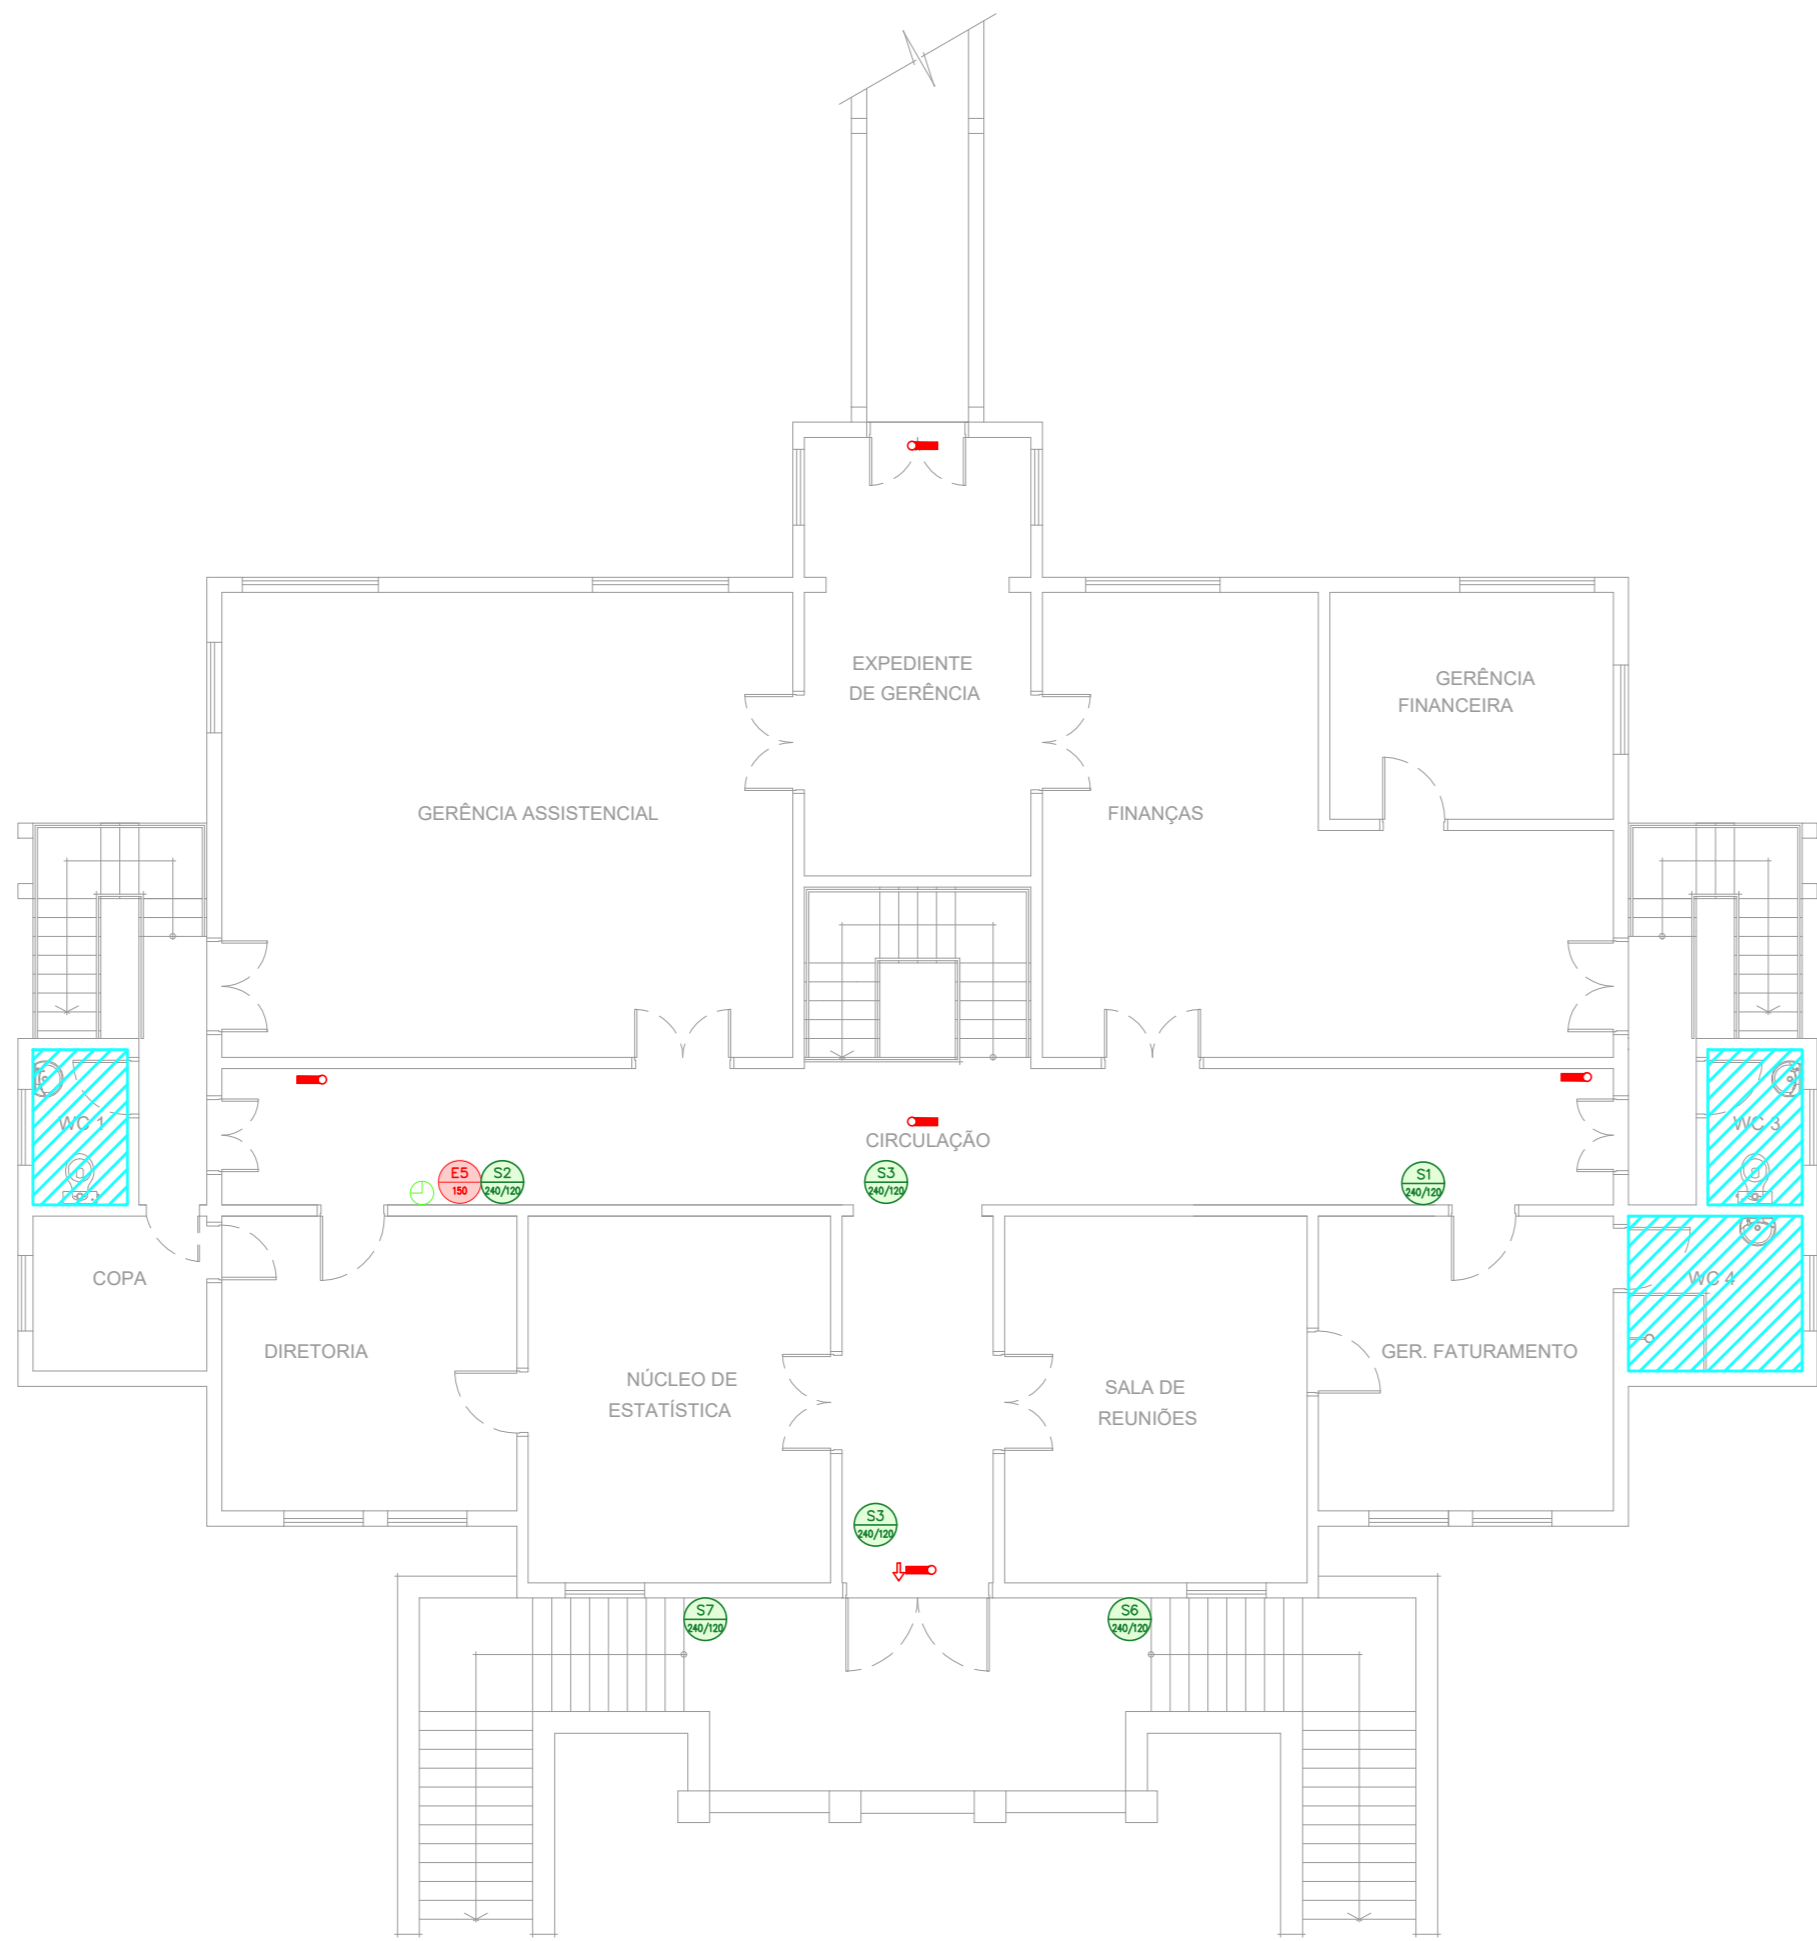


2 CAISM PHILIPPE PINEL - EDIFÍCIO 7
PROJETO BÁSICO DOS SISTEMAS DE INCÊNDIO
PLANTA BAIXA - ADMINISTRATIVO PAVIMENTO SUPERIOR
ESCALA: 1:100
METRO

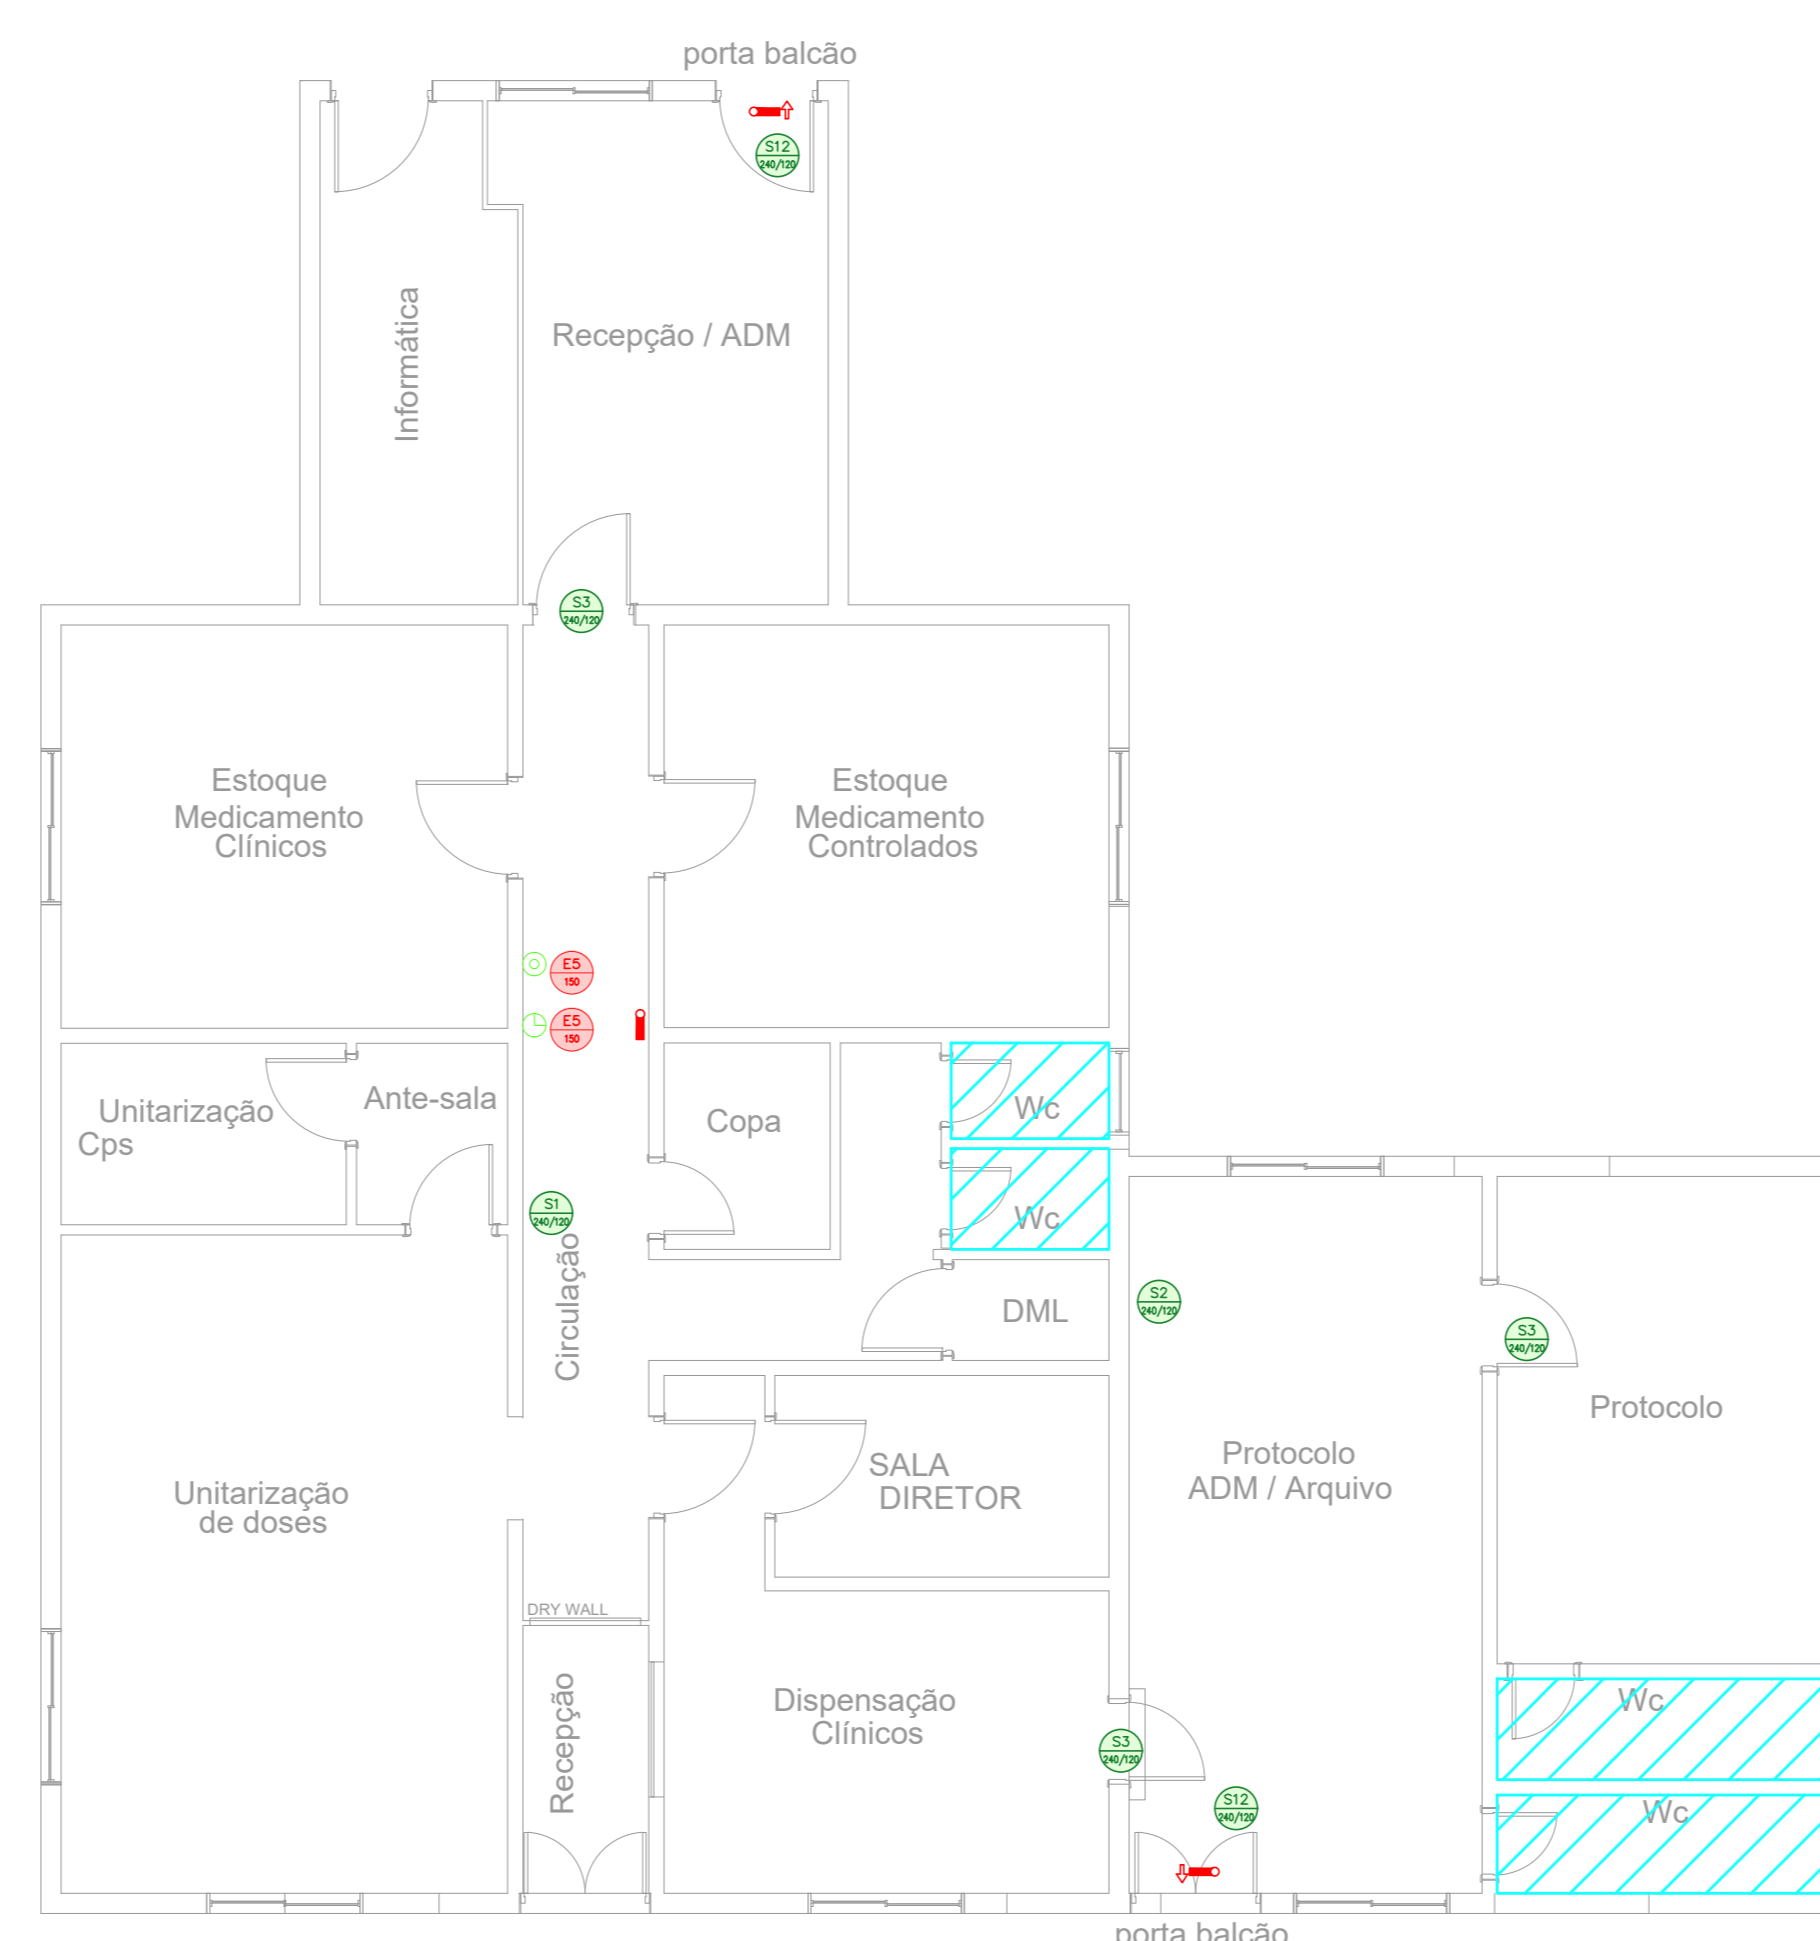


3 CAISM PHILIPPE PINEL - EDIFÍCIO 8
PROJETO BÁSICO DOS SISTEMAS DE INCÊNDIO
PLANTA BAIXA - ANEXO DO PRÉDIO ADMINISTRATIVO E FARMÁCIA
ESCALA: 1:75
METRO

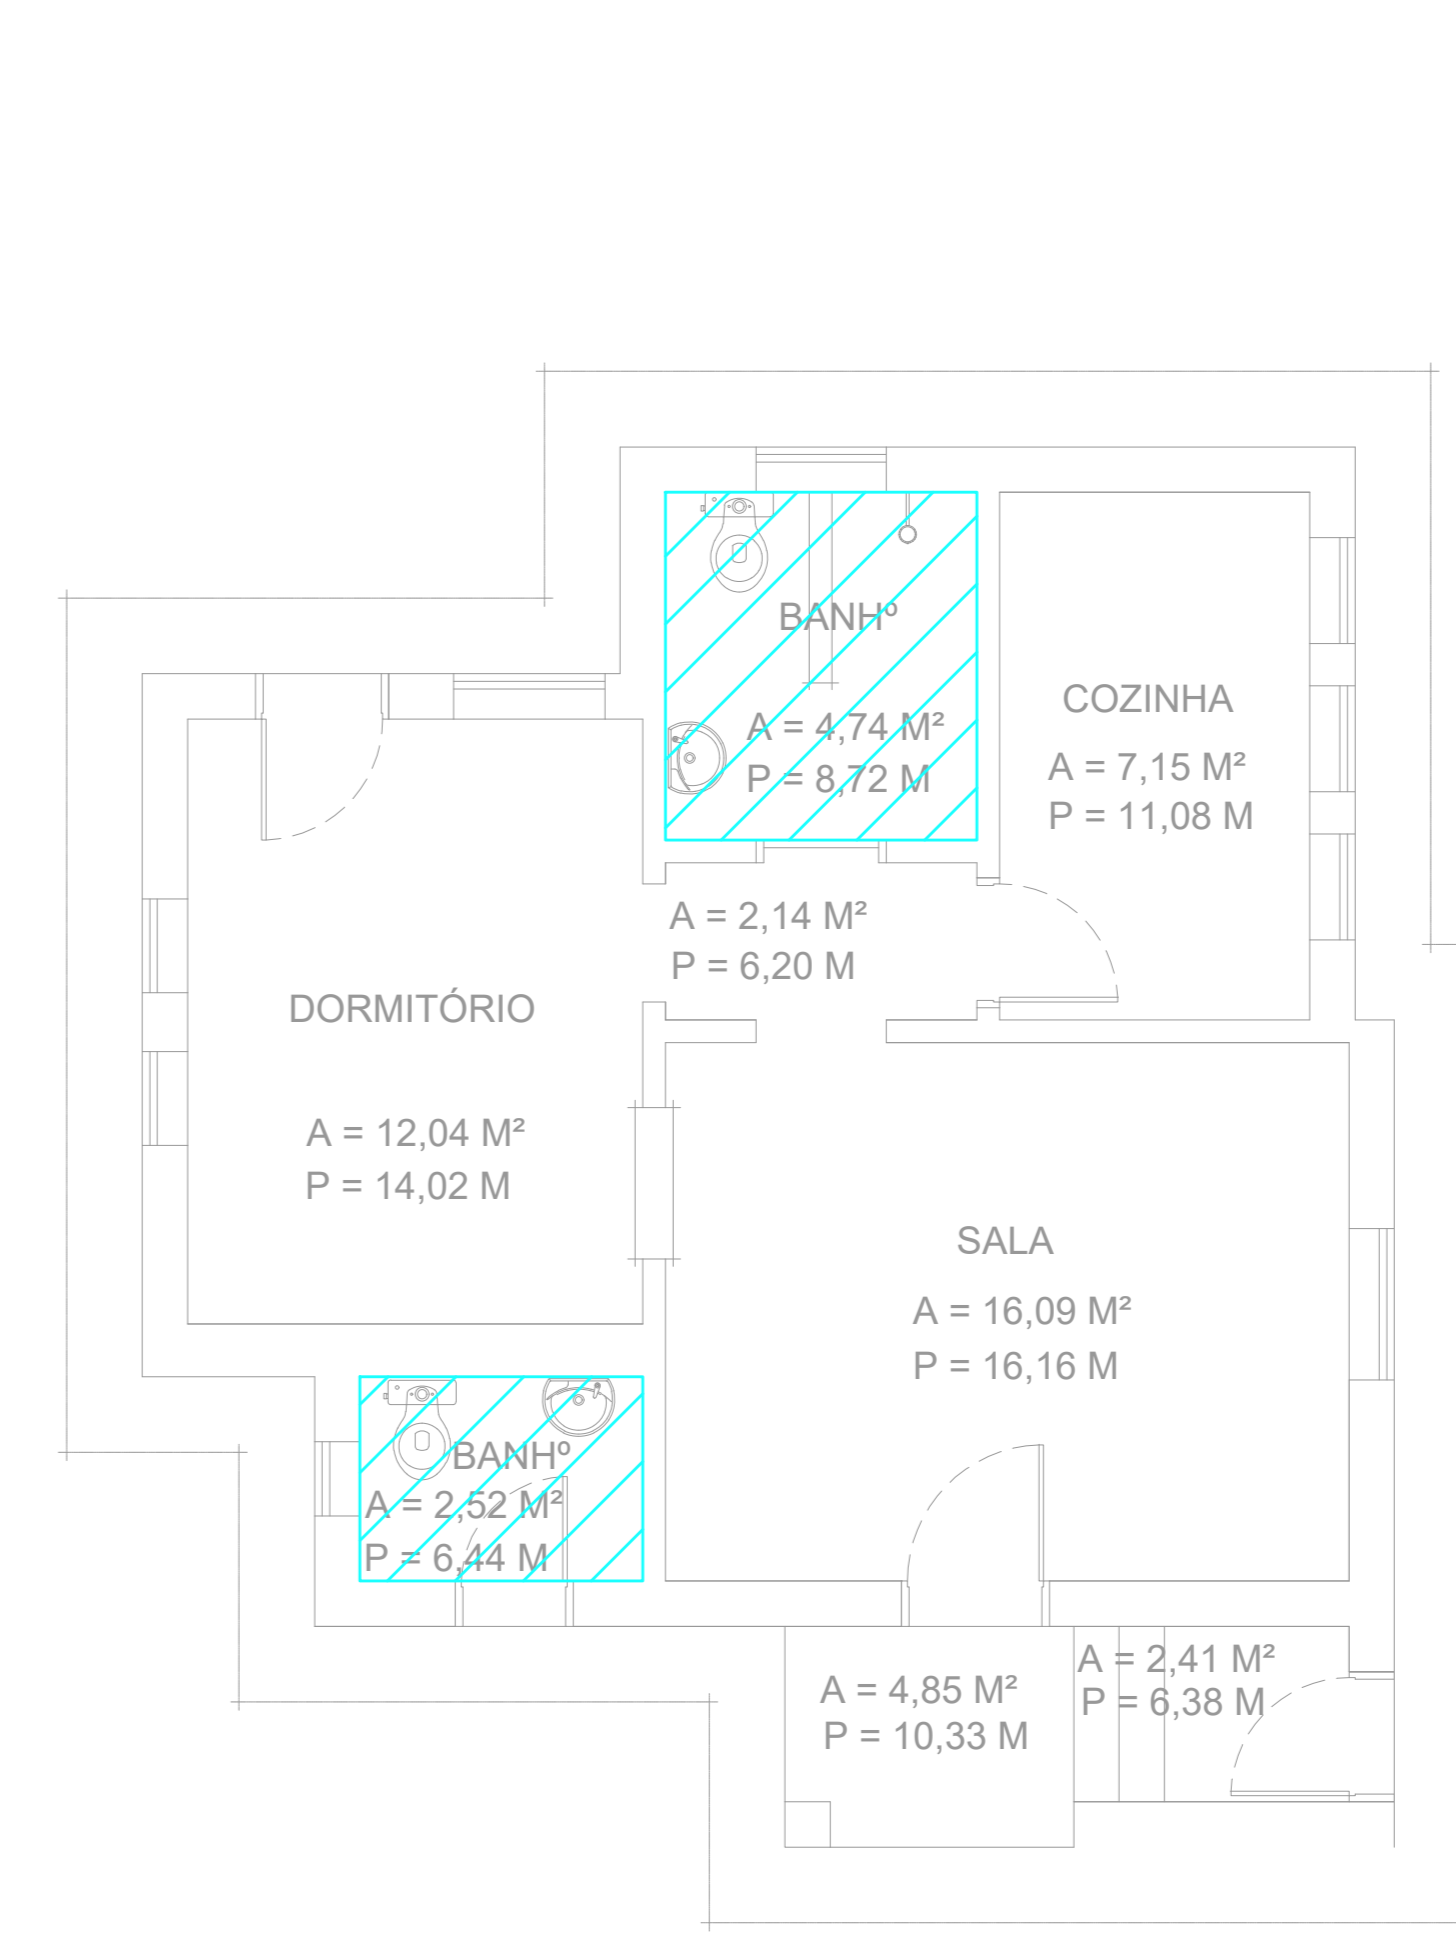


4 CAISM PHILIPPE PINEL - EDIFÍCIO 1
PROJETO BÁSICO DOS SISTEMAS DE INCÊNDIO
PLANTA BAIXA - SAÚDE
ESCALA: 1:50
METRO

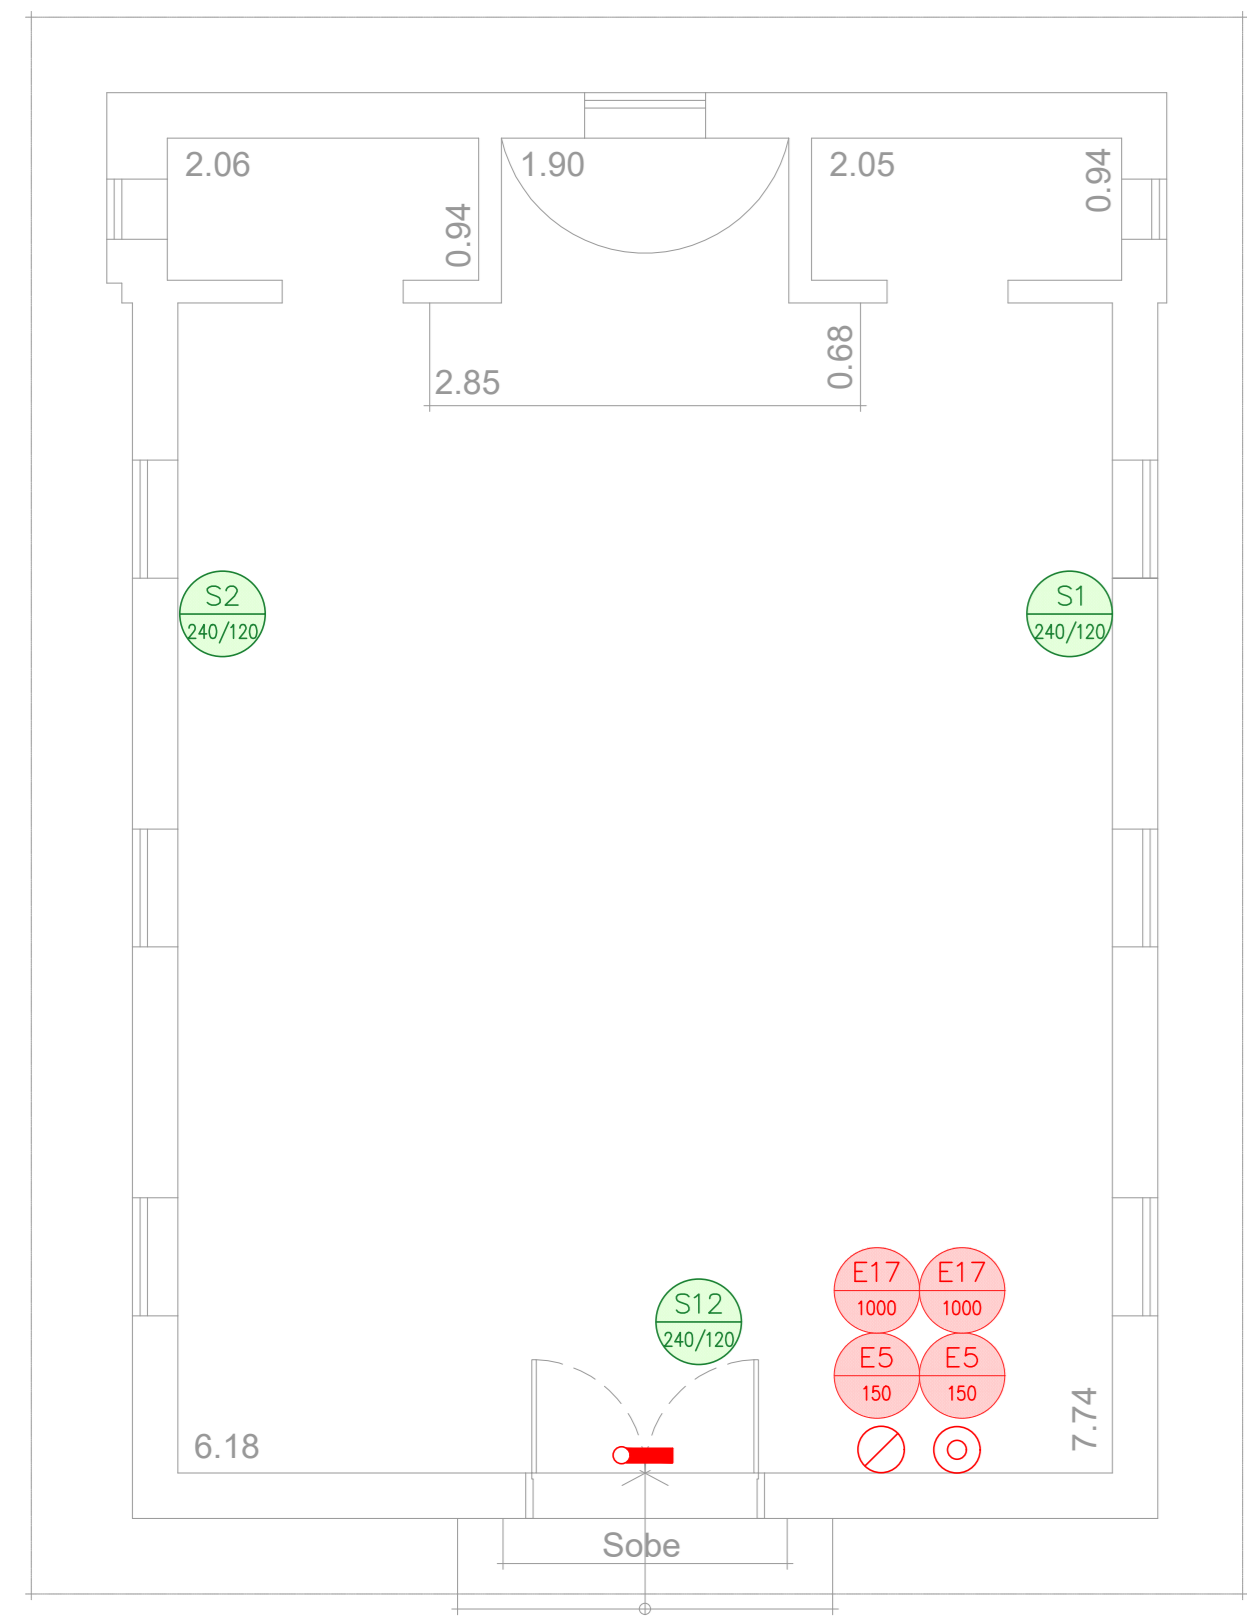


5 CAISM PHILIPPE PINEL - EDIFÍCIO 5
PROJETO BÁSICO DOS SISTEMAS DE INCÊNDIO
PLANTA BAIXA - CAPELA
ESCALA: 1:50
METRO

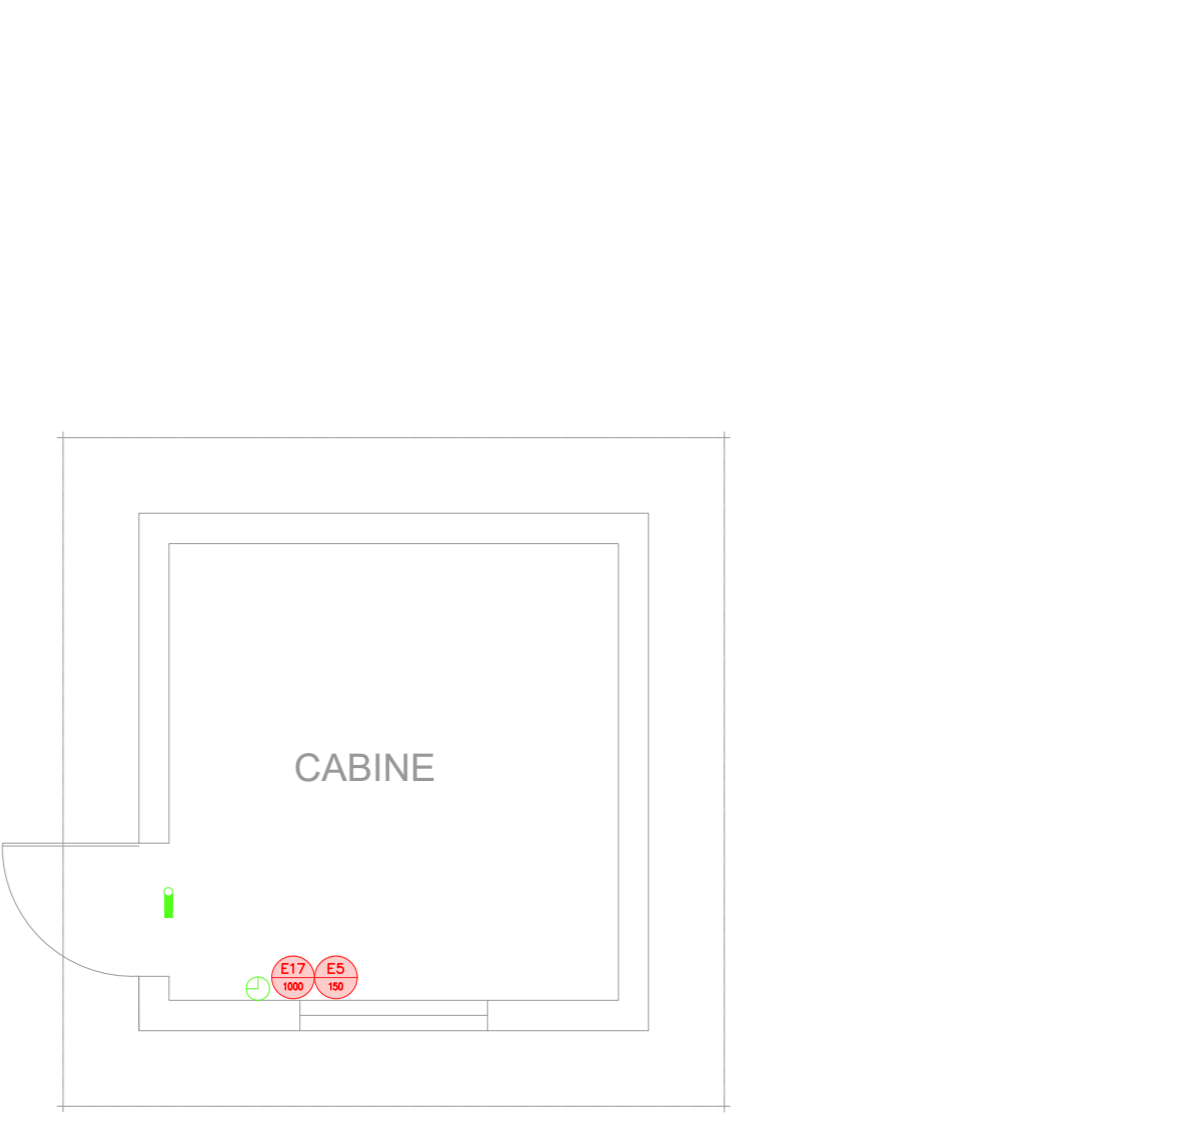


6 CAISM PHILIPPE PINEL - EDIFÍCIO 2
PROJETO BÁSICO DOS SISTEMAS DE INCÊNDIO
PLANTA BAIXA - CABINE PRIMÁRIA
ESCALA: 1:50
METRO

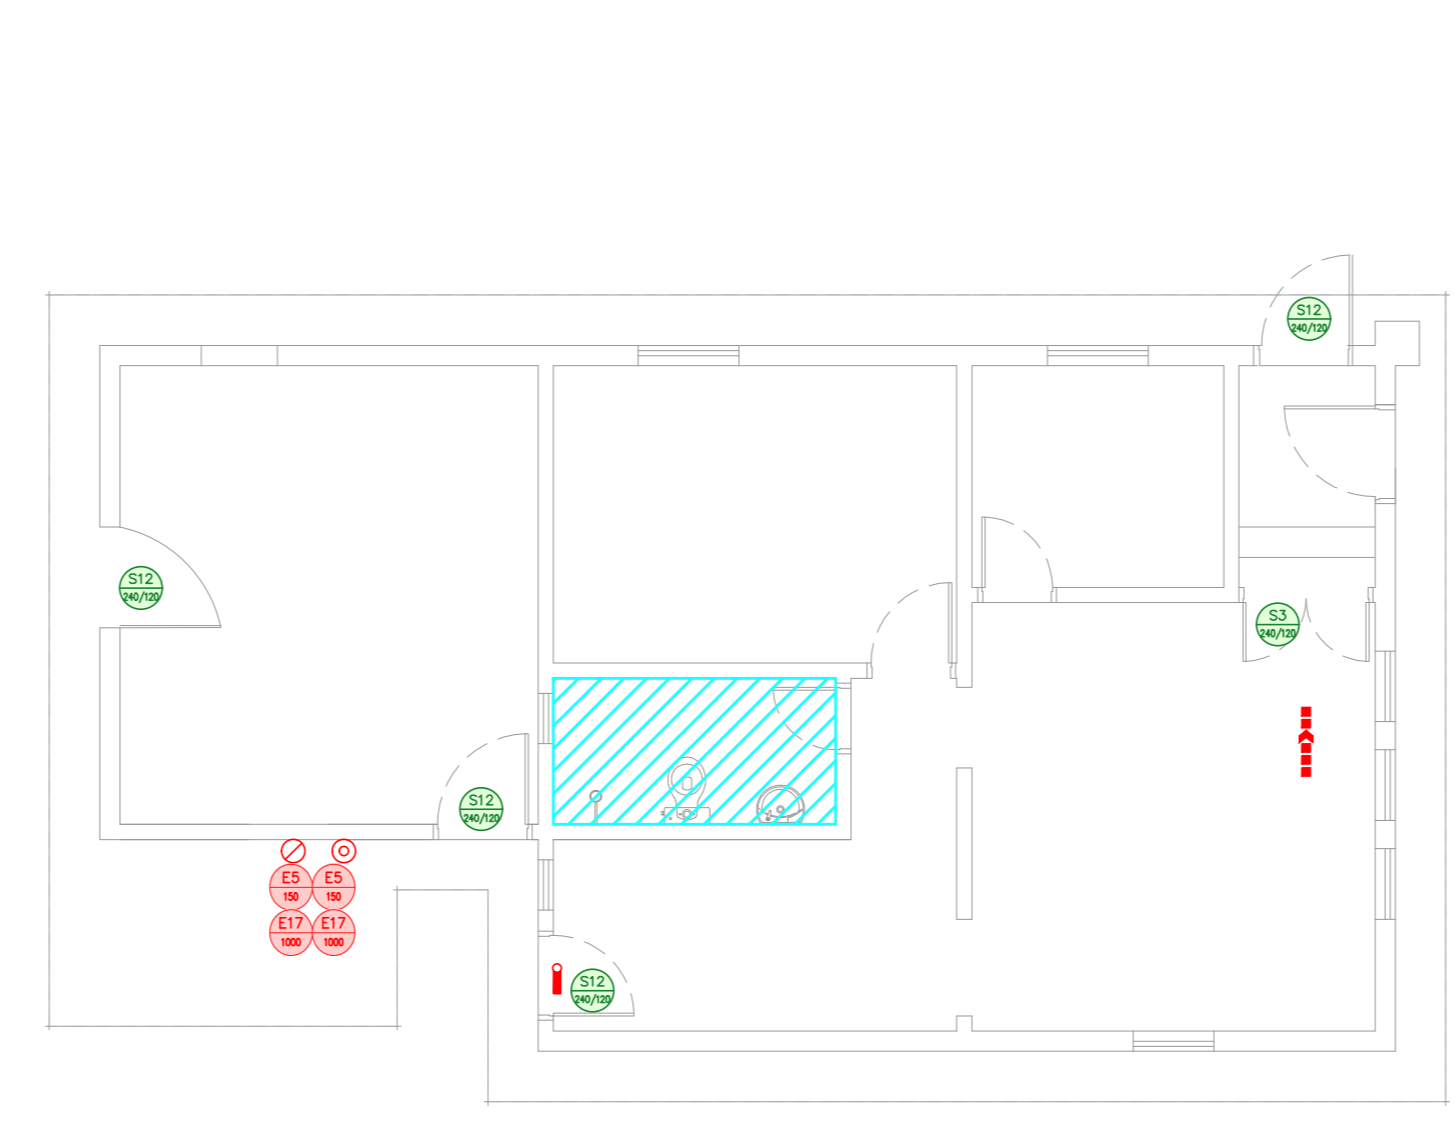


7 CAISM PHILIPPE PINEL - EDIFÍCIO 3
PROJETO BÁSICO DOS SISTEMAS DE INCÊNDIO
PLANTA BAIXA - PORTARIA PRINCIPAL DESATIVADA
ESCALA: 1:75
METRO

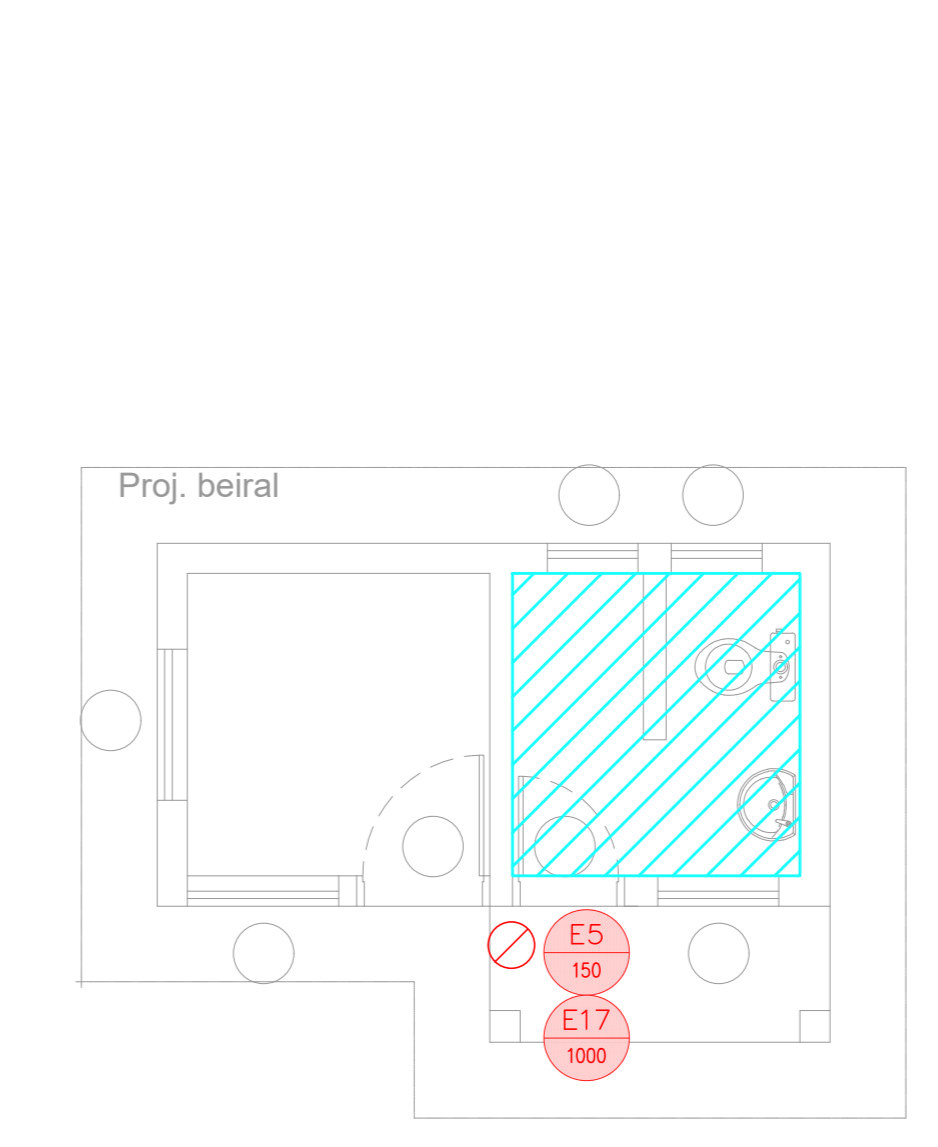


8 CAISM PHILIPPE PINEL - EDIFÍCIO 8
PROJETO BÁSICO DOS SISTEMAS DE INCÊNDIO
PLANTA BAIXA - PORTARIA 1
ESCALA: 1:50
METRO

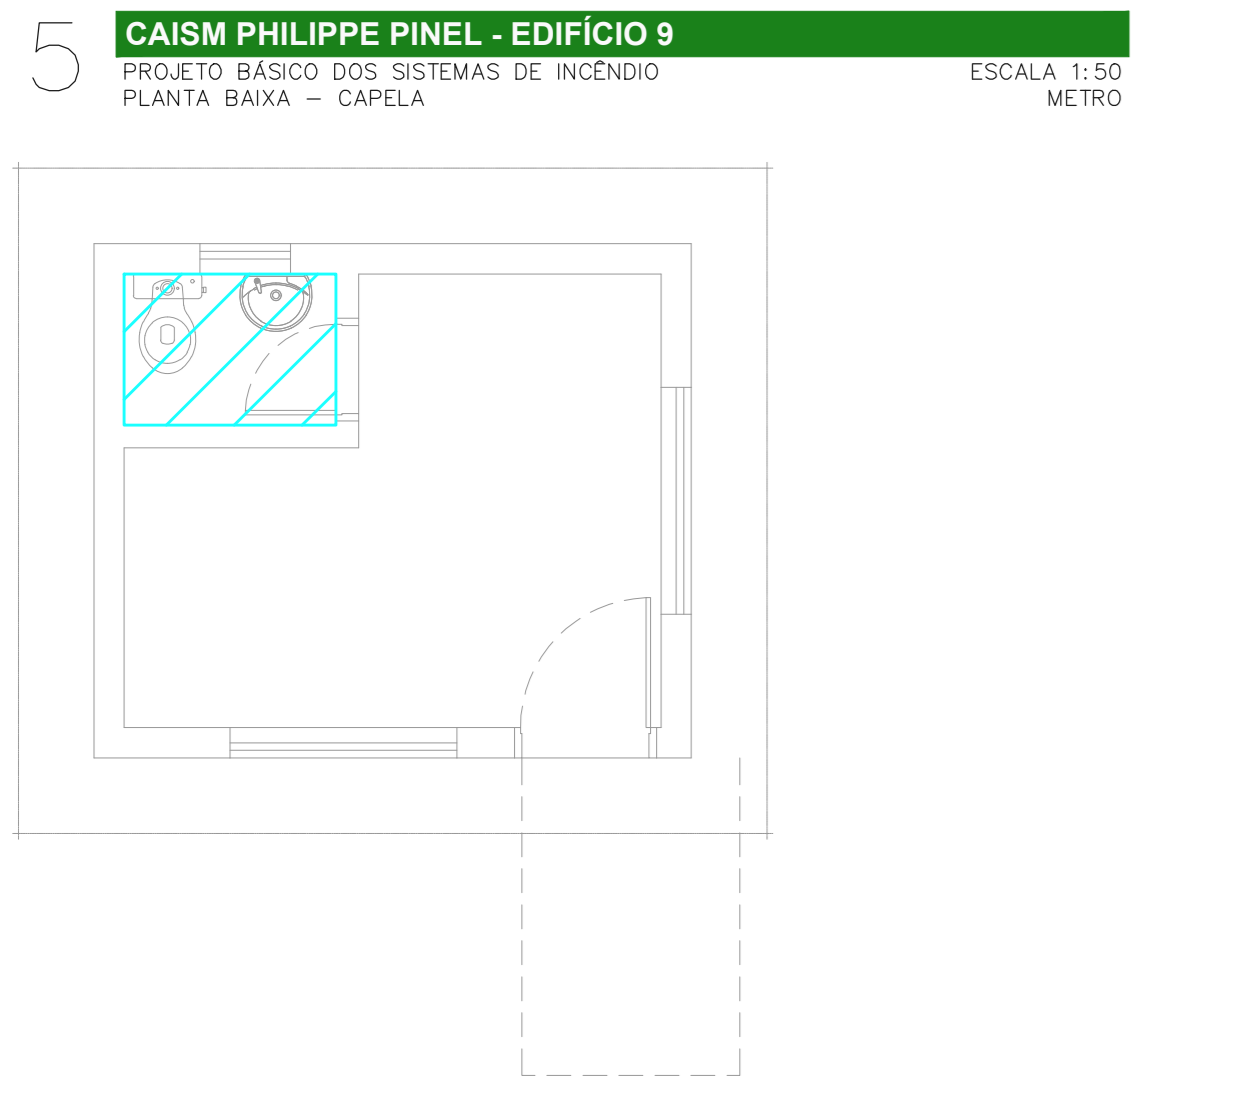


9 CAISM PHILIPPE PINEL - EDIFÍCIO 9
PROJETO BÁSICO DOS SISTEMAS DE INCÊNDIO
PLANTA BAIXA - VESTIÁRIO
ESCALA: 1:50
METRO

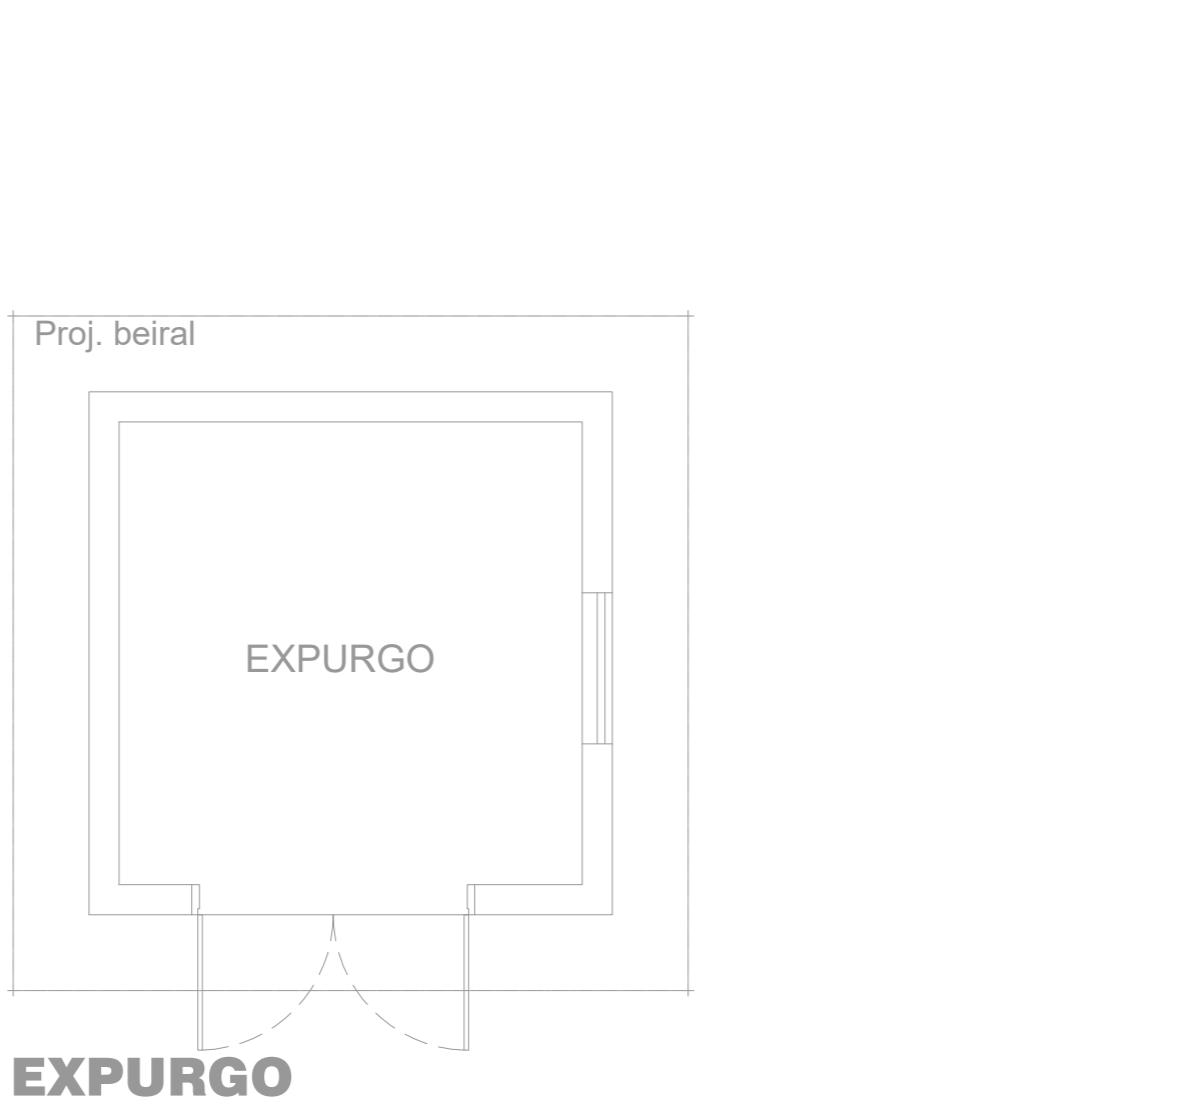










10 CAISM PHILIPPE PINEL - EDIFÍCIO 10
PROJETO BÁSICO DOS SISTEMAS DE INCÊNDIO
PLANTA BAIXA - EXPURGO NA
ESCALA: 1:50
METRO

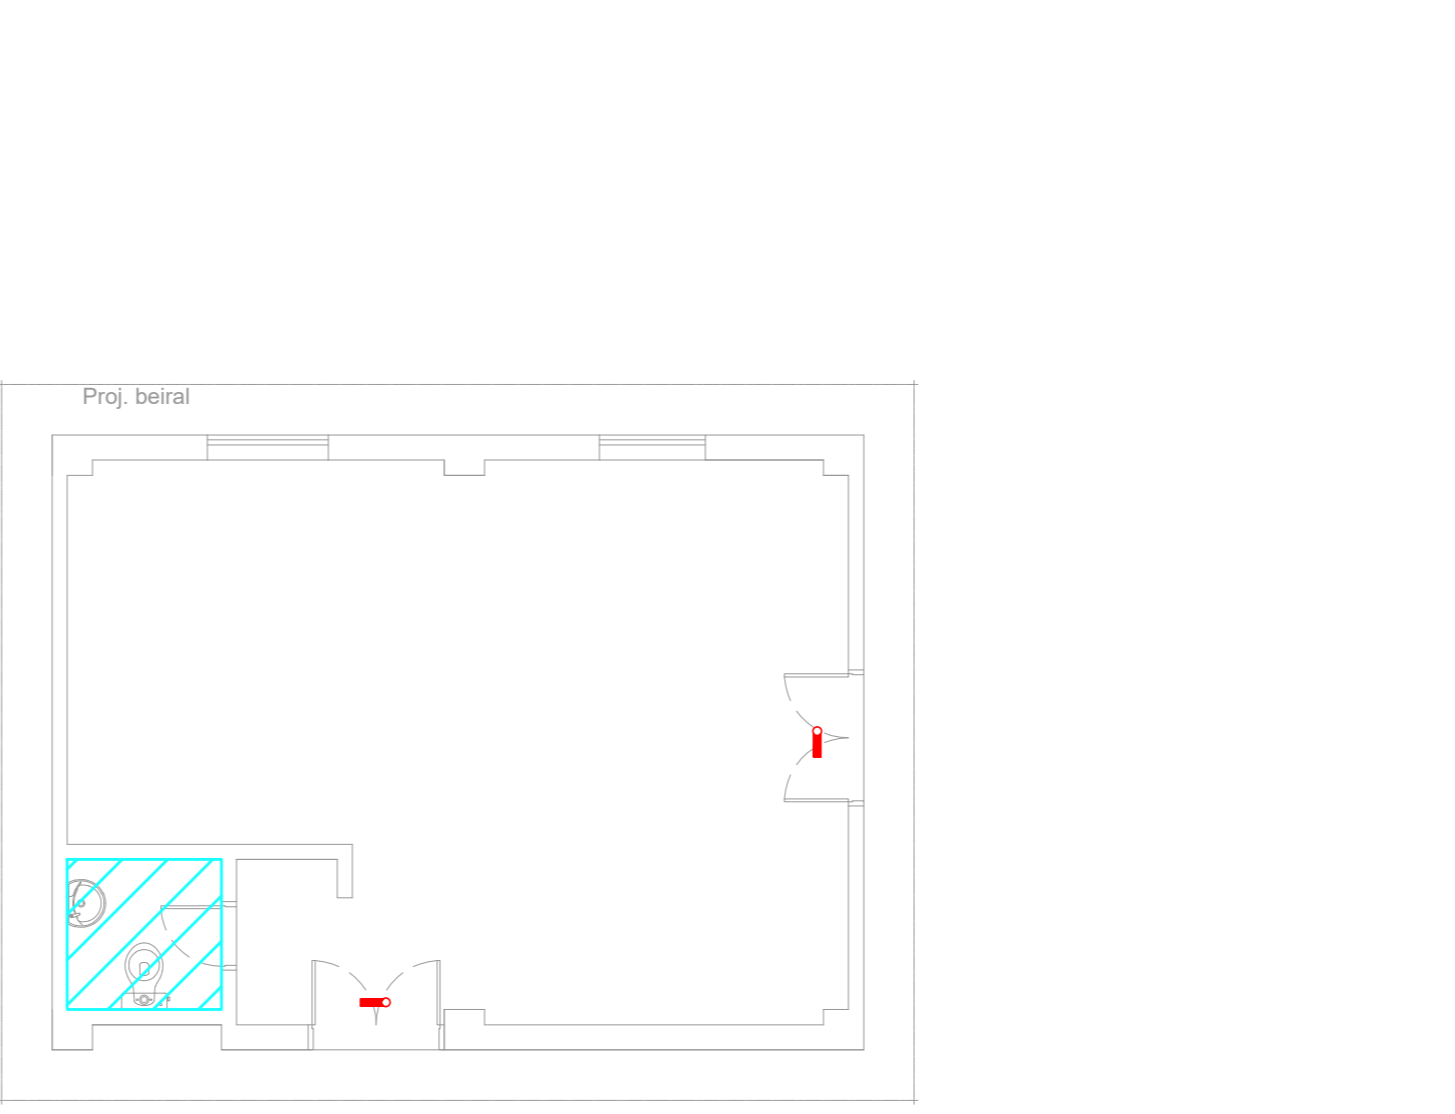

11 CAISM PHILIPPE PINEL - EDIFÍCIO 11
PROJETO BÁSICO DOS SISTEMAS DE INCÊNDIO
PLANTA BAIXA - LAVANDERIA LARES
ESCALA: 1:75
METRO

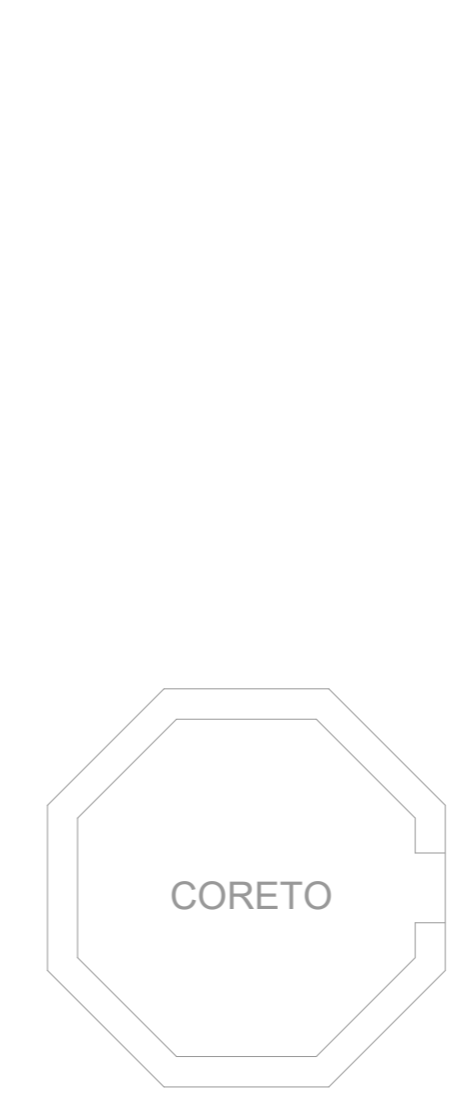

12 CAISM PHILIPPE PINEL - EDIFÍCIO 12
PROJETO BÁSICO DOS SISTEMAS DE INCÊNDIO
PLANTA BAIXA - CORETO
ESCALA: 1:50
METRO

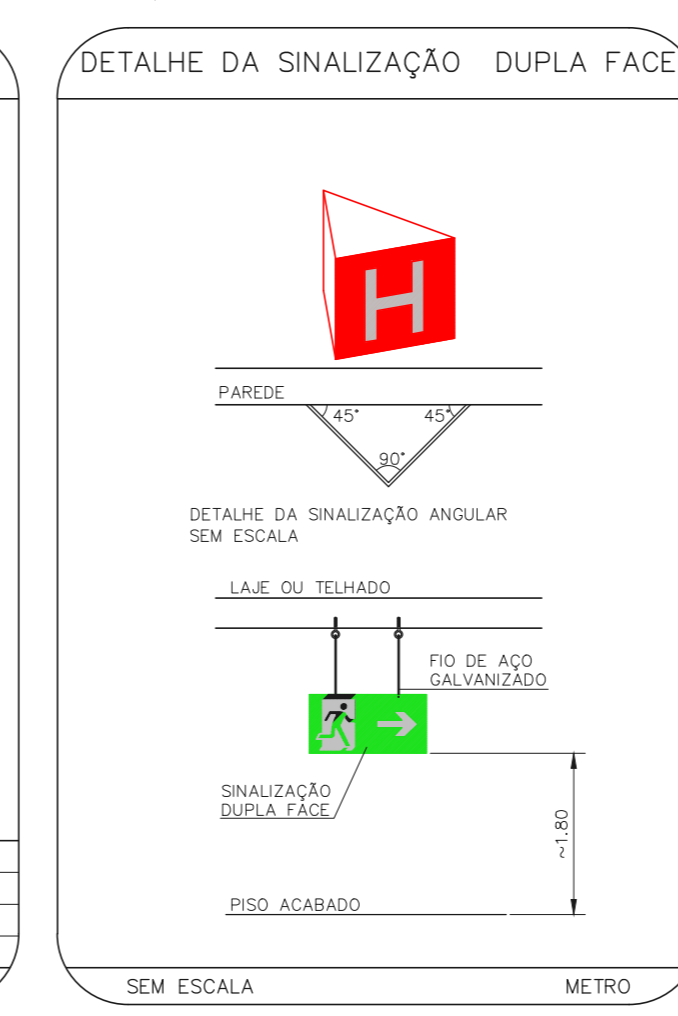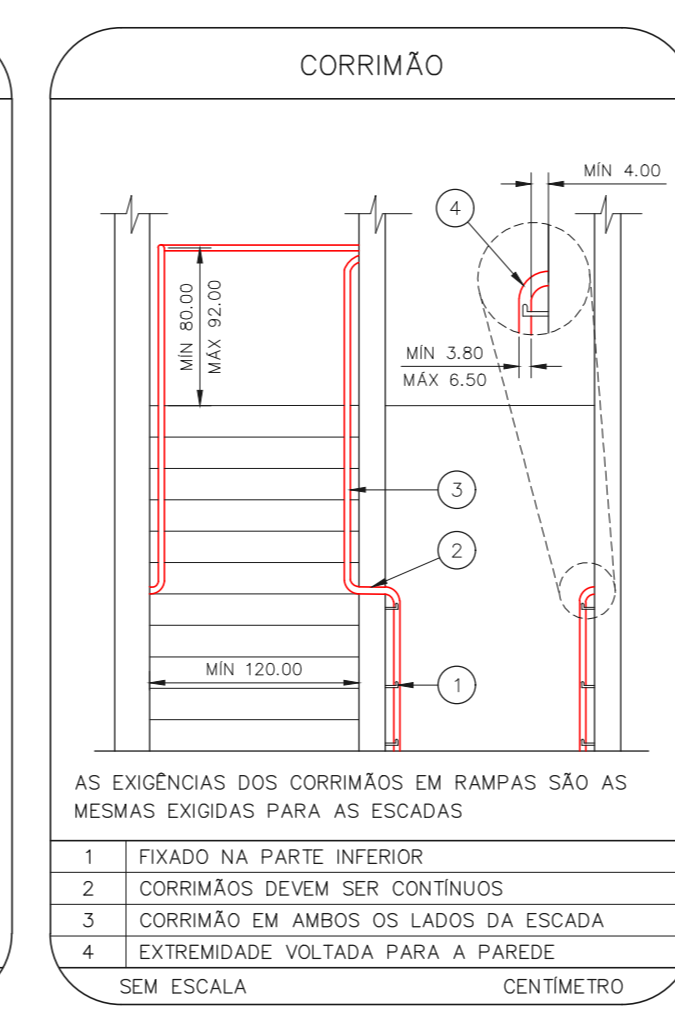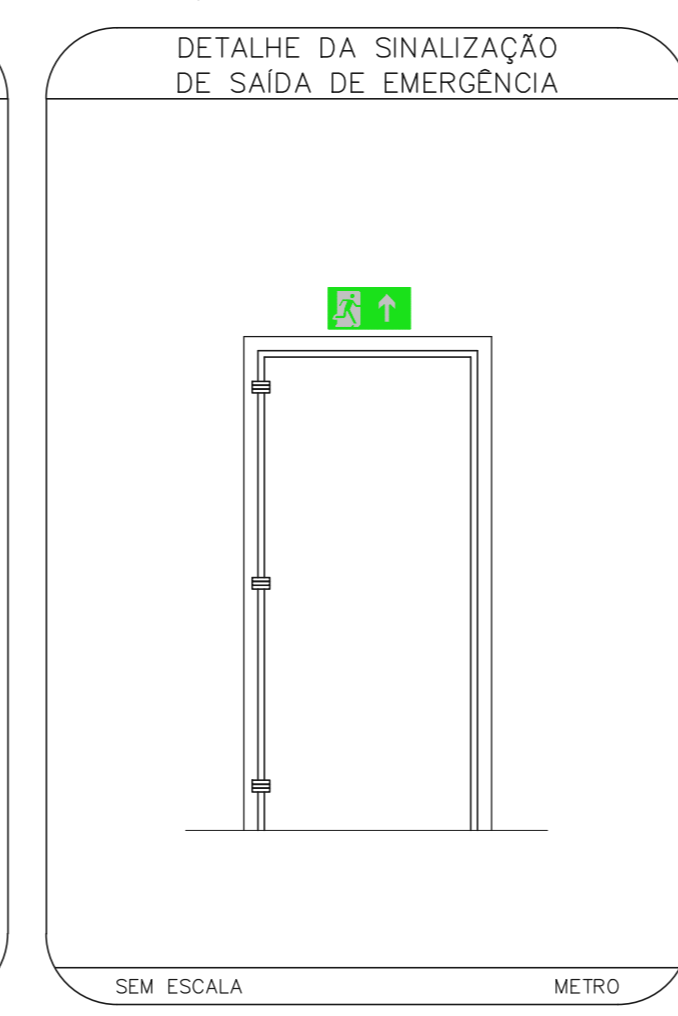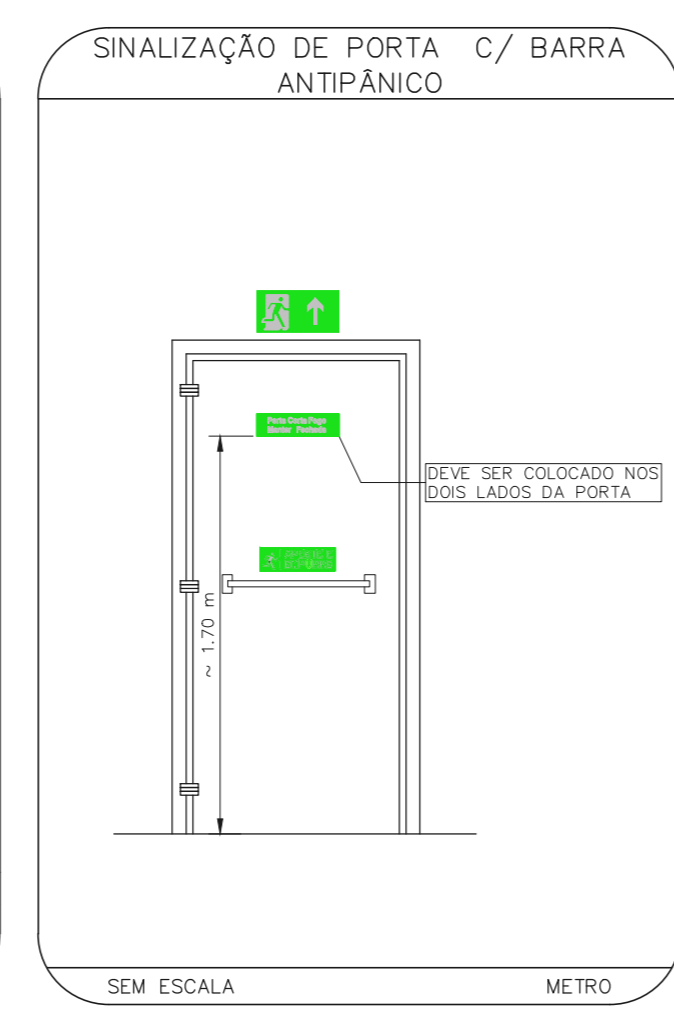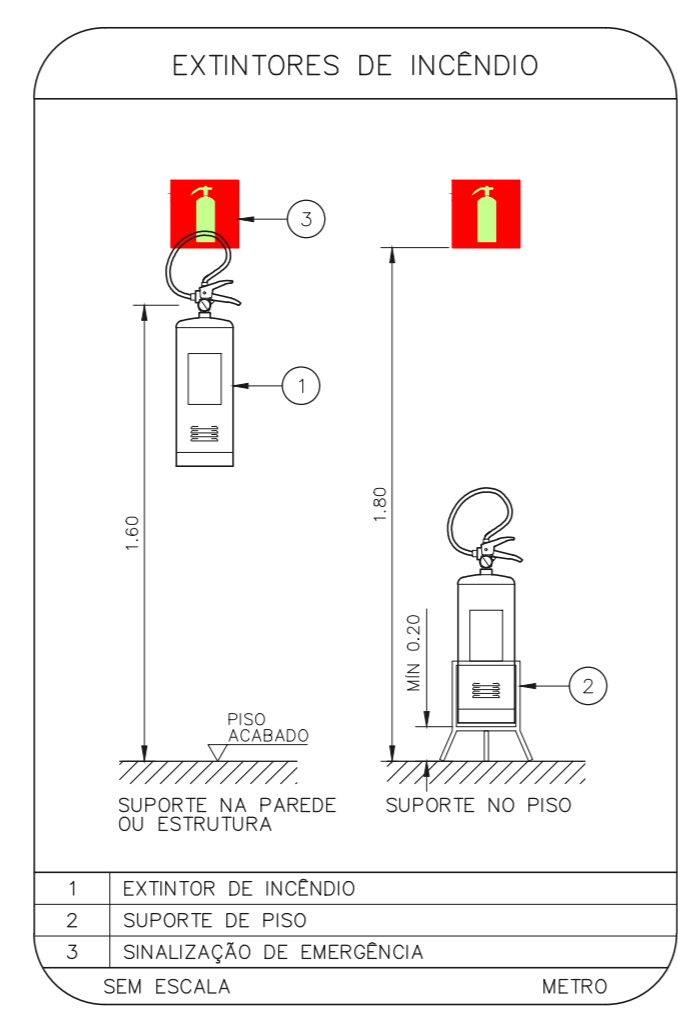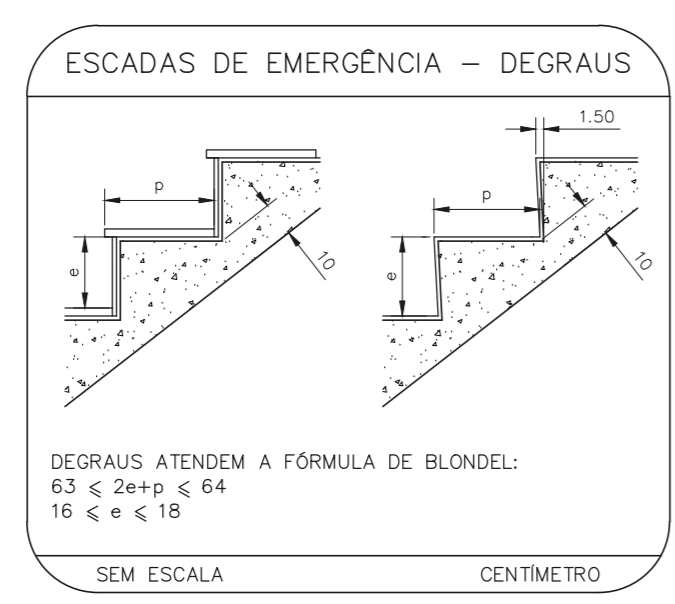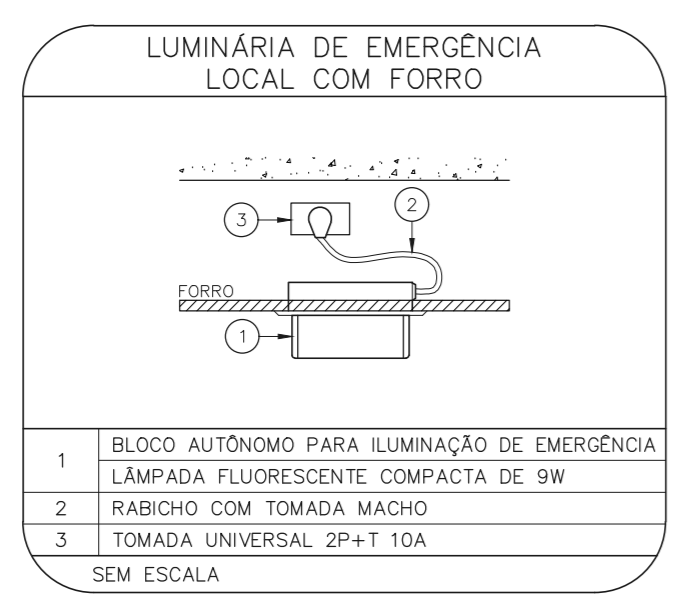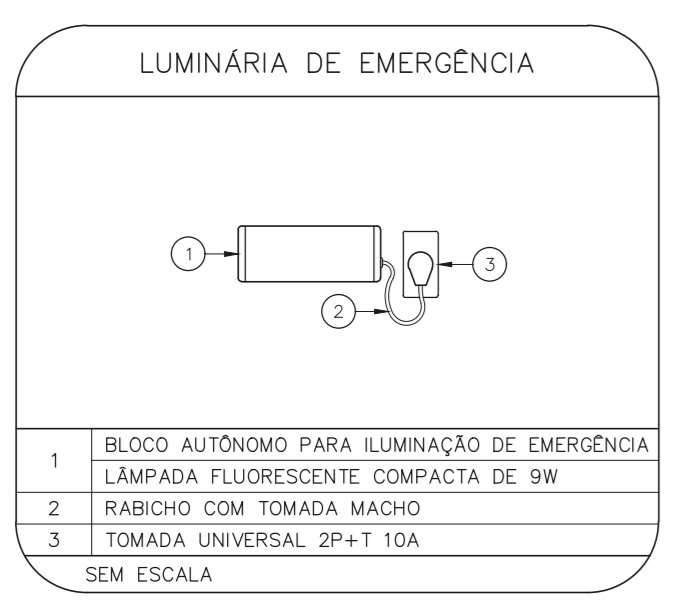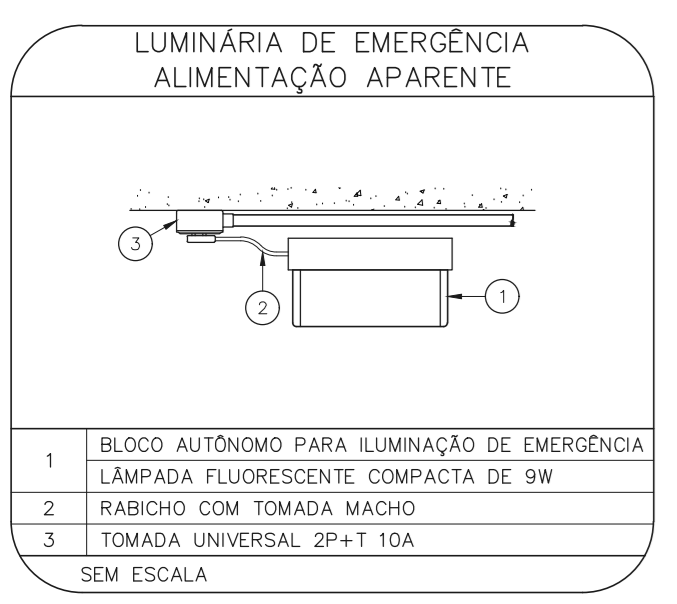

Prédio administrativo
Insuficiência de placas de sinalização de rota de fuga no térreo



Lavanderia
Ausência de unidade extintora


LEGENDA	
[Symbol]	ÁREAS FIAS
[Symbol]	LUMINÁRIA DE EMERGÊNCIA TIPO ACLARAMENTO
[Symbol]	LUMINÁRIA DE EMERGÊNCIA TIPO BALIZAMENTO
[Symbol]	EXTINTOR DE INCÊNDIO TIPO ÁGUA PRESSURIZADA CAPACIDADE 2-A
[Symbol]	EXTINTOR DE INCÊNDIO TIPO PÓ QUIMICO SECO CAPACIDADE 20-B-C
[Symbol]	EXTINTOR DE INCÊNDIO TIPO DIÓXIDO DE CARBONO (CO2) - EXISTENTE A SUBSTITUIR - CAPACIDADE 3-B-C
[Symbol]	EXTINTOR DE INCÊNDIO TIPO ÁGUA PRESSURIZADA - EXISTENTE A SUBSTITUIR - CAPACIDADE 2-A
[Symbol]	LUMINÁRIA DE EMERGÊNCIA TIPO ACLARAMENTO - EXISTENTE A SUBSTITUIR

LEGENDA			
CÓDIGO	PLACA	DIMENSÕES (mm)	DESCRIÇÃO
E16	[Symbol]	240/120 (L/H)	INDICAÇÃO DO SENTIDO DE UMA SAÍDA DE EMERGÊNCIA
E17	[Symbol]	240/120 (L/H)	INDICAÇÃO DO SENTIDO DE UMA SAÍDA DE EMERGÊNCIA
E18	[Symbol]	240/120 (L/H)	ACESSO A UMA SAÍDA DE EMERGÊNCIA
E19	[Symbol]	240/120 (L/H)	ACESSO A UMA SAÍDA DE EMERGÊNCIA QUE NÃO ESTEJA APARENTE (E/OU POR RAMPA)
E20	[Symbol]	240/120 (L/H)	ACESSO A UMA SAÍDA DE EMERGÊNCIA QUE NÃO ESTEJA APARENTE (E/OU POR RAMPA)
E21	[Symbol]	240/120 (L/H)	INDICAÇÃO DE SAÍDA DE EMERGÊNCIA
E22	[Symbol]	L=150	INDICAÇÃO DA POSIÇÃO DOS EXTINTORES DE INCÊNDIO
E23	[Symbol]	L=700 (VERMELHO) L=150 (AMARELO)	SINALIZAÇÃO DE SOLO PARA EQUIPAMENTOS DE COMBATE A INCÊNDIO PARA EVITAR A OBSTRUÇÃO

SINALIZAÇÃO DE EMERGÊNCIA	
[Symbol]	COMANDO MANUAL DE ALARME DO BARRIL DE INCÊNDIO
[Symbol]	HIDRANTE DE INCÊNDIO
[Symbol]	ÁRBORES DE MANDELA DE INCÊNDIO
[Symbol]	EXTINTORES DE INCÊNDIO
[Symbol]	SINALIZAÇÃO DE PISO
[Symbol]	ROTA DE FUGA
[Symbol]	ESCALA DE EMERGÊNCIA
[Symbol]	INDICAÇÃO DOS EXISTENTES
[Symbol]	SAÍDA DE EMERGÊNCIA
[Symbol]	PROIBIDO FUMAR
[Symbol]	PROIBIDO UTILIZAR ÁGUA PARA APAGAR O FOGO
[Symbol]	CUIDADO, RISCO DE QUIDADO, RISCO DE QUÍMICO
[Symbol]	CUIDADO, RISCO DE QUÍMICO ELÉTRICO



Anexo do prédio administrativo
Insuficiência de placas de sinalização de rota de fuga

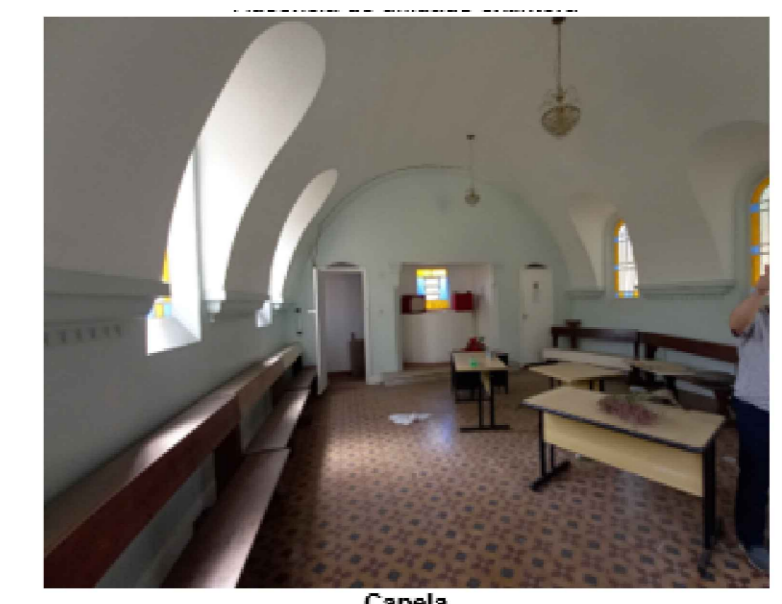

Capela
Ausência de unidade extintora



Prédio administrativo - Pavimento Superior
Insuficiência de placas de sinalização de rota de fuga




Cabine primária
Verificar validade da manutenção do equipamento



Prédio administrativo
Putamar de escada de emergência sem bloco de iluminação



Prédio administrativo
Escada sem bloco de iluminação de emergência

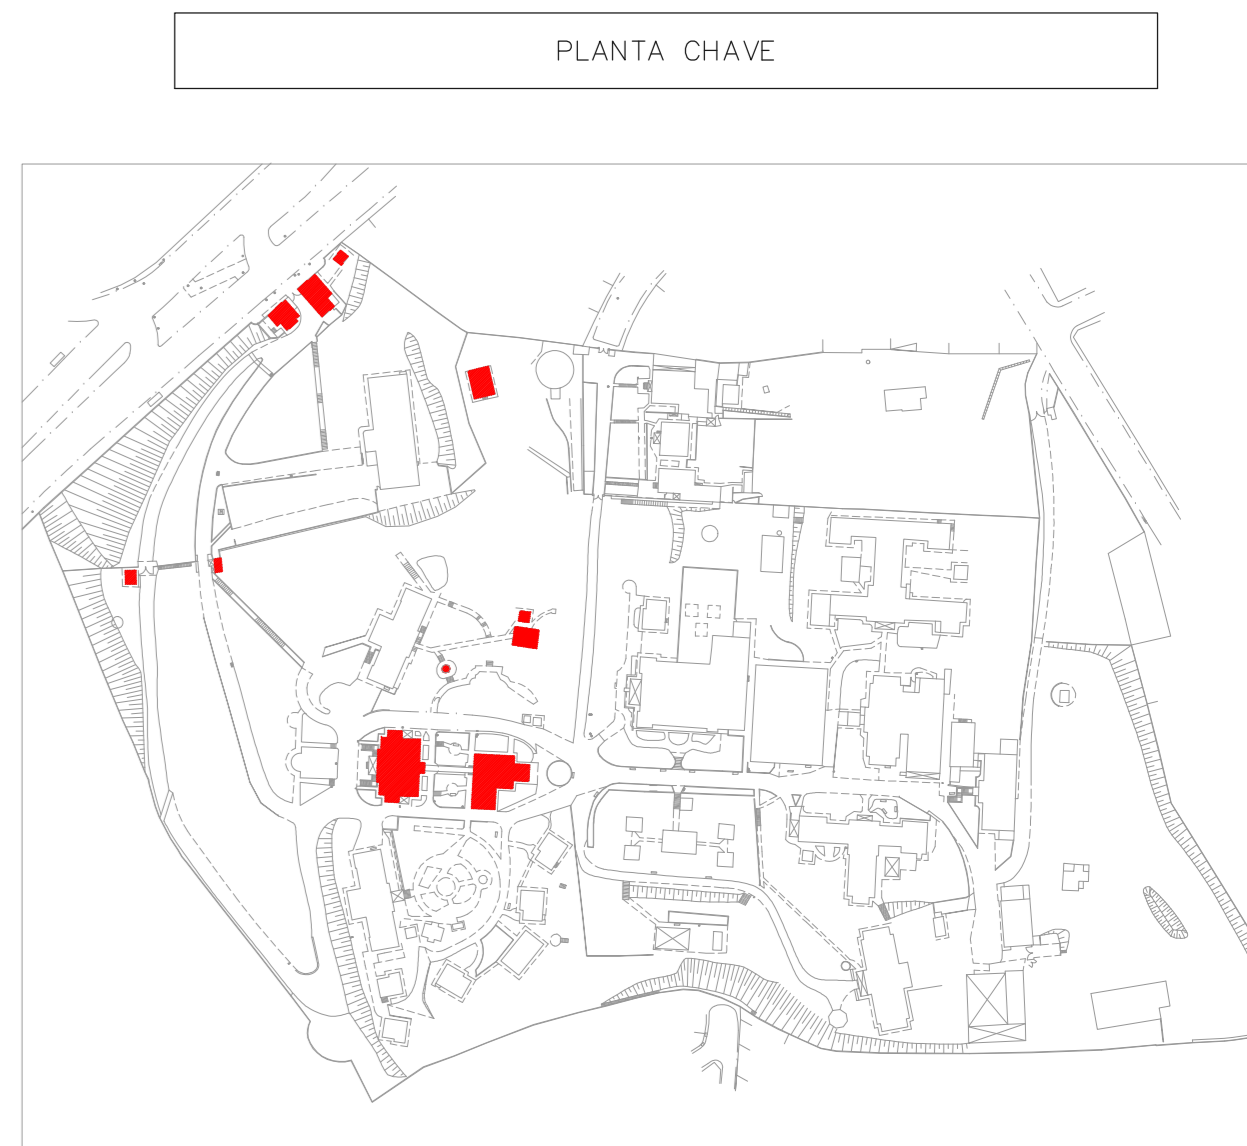

MHA Engenharia Ltda	PROJETO RECEBIDO EM	27/04/21
LIBERADO	PROJETO APROVADO EM	
LIBERADO COM RESTRIÇÃO		
NÃO LIBERADO		

00 EMISSÃO INICIAL

SÃO PAULO Secretaria de Saúde

Centro de Atenção Integrado em Saúde Mental Philippe Pinel

Av. Dr. Enéas de Godoi, nº 188, 3º andar