 


1 CAISM PHILIPPE PINEL - EDIFÍCIO 10
PROJETO BÁSICO DOS SISTEMAS DE INCÊNDIO
PLANTA BAIXA COBERTURA - NIA
ESCALA 1:100
METRO




2 CAISM PHILIPPE PINEL - EDIFÍCIO 16
PROJETO BÁSICO DOS SISTEMAS DE INCÊNDIO
PLANTA BAIXA COBERTURA - CLÍNICA MASCULINA
ESCALA 1:100
METRO



3 CAISM PHILIPPE PINEL - EDIFÍCIO 21
PROJETO BÁSICO DOS SISTEMAS DE INCÊNDIO
PLANTA BAIXA COBERTURA - CASA 1 LARES ABRIGADOS
ESCALA 1:50
METRO




4 CAISM PHILIPPE PINEL - EDIFÍCIO 14
PROJETO BÁSICO DOS SISTEMAS DE INCÊNDIO
PLANTA BAIXA COBERTURA - CABINE SECUNDARIA
ESCALA 1:50
METRO

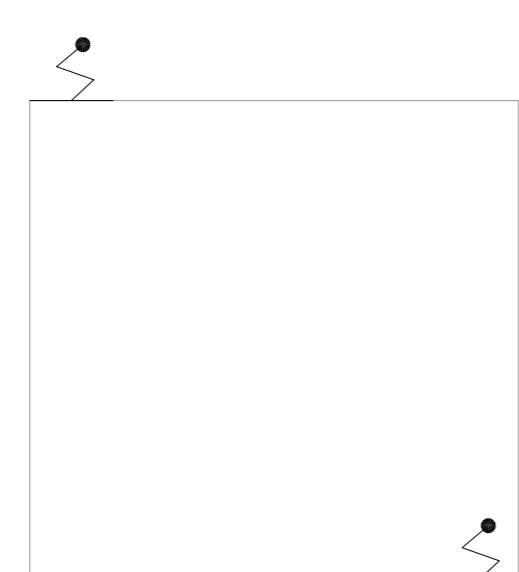


5 CAISM PHILIPPE PINEL - EDIFÍCIO 15
PROJETO BÁSICO DOS SISTEMAS DE INCÊNDIO
PLANTA BAIXA COBERTURA - LIMPEZA
ESCALA 1:50
METRO




6 CAISM PHILIPPE PINEL - EDIFÍCIO 17
PROJETO BÁSICO DOS SISTEMAS DE INCÊNDIO
PLANTA BAIXA COBERTURA - EXPURGO CLÍNICA MASCULINA
ESCALA 1:50
METRO

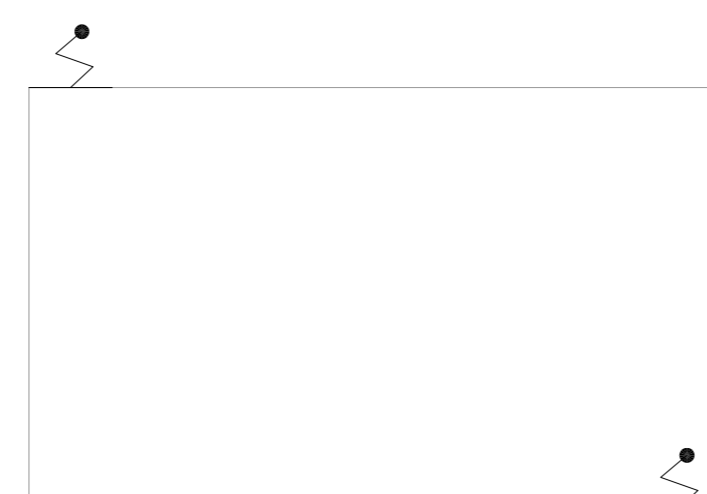

7 CAISM PHILIPPE PINEL - EDIFÍCIO 19
PROJETO BÁSICO DOS SISTEMAS DE INCÊNDIO
PLANTA BAIXA COBERTURA - BANHEIRO CLÍNICA MASCULINA
ESCALA 1:50
METRO

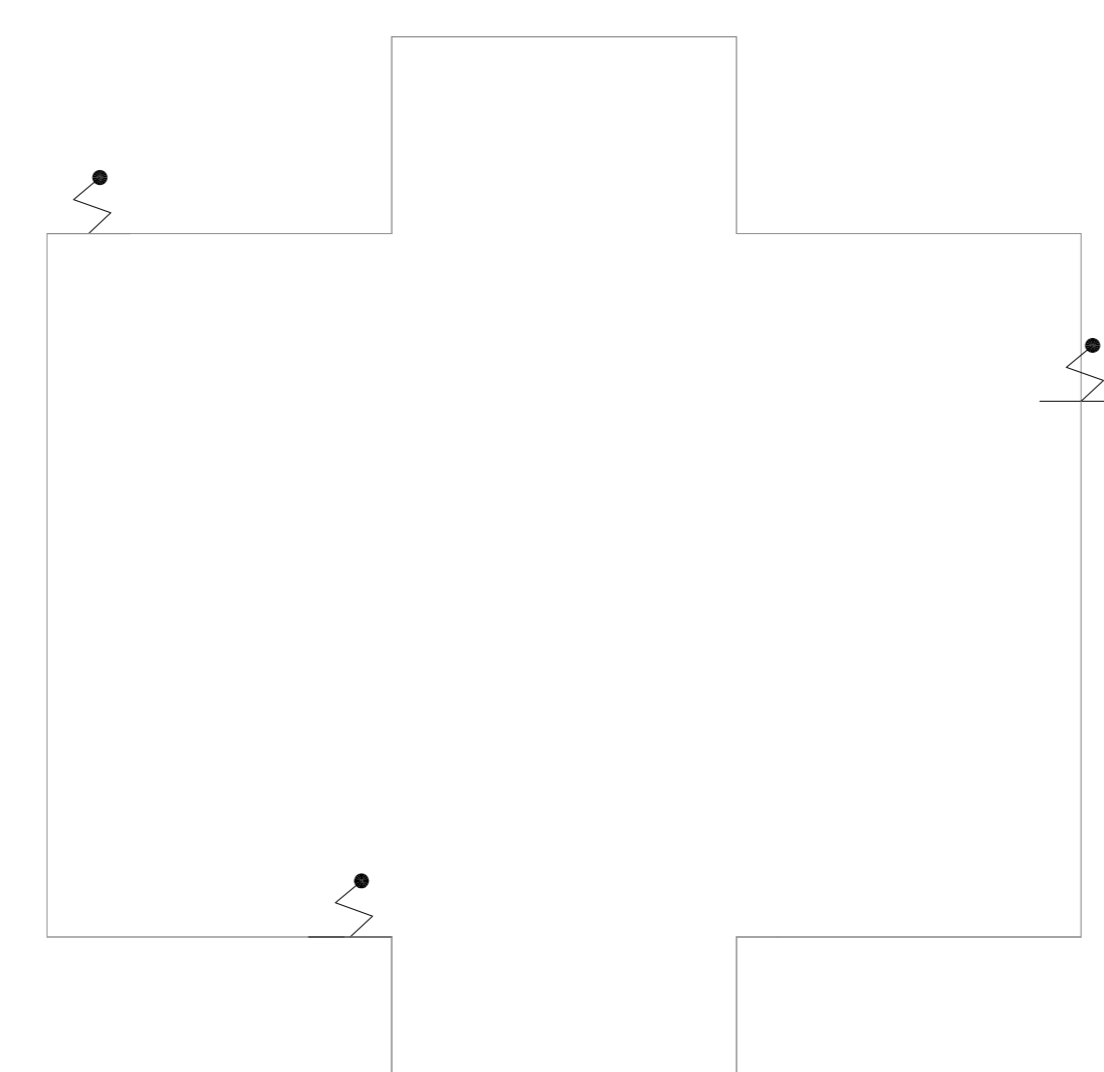

8 CAISM PHILIPPE PINEL - EDIFÍCIO 18
PROJETO BÁSICO DOS SISTEMAS DE INCÊNDIO
PLANTA BAIXA COBERTURA - QUIOSQUE CLÍNICA MASCULINA
ESCALA 1:50
METRO

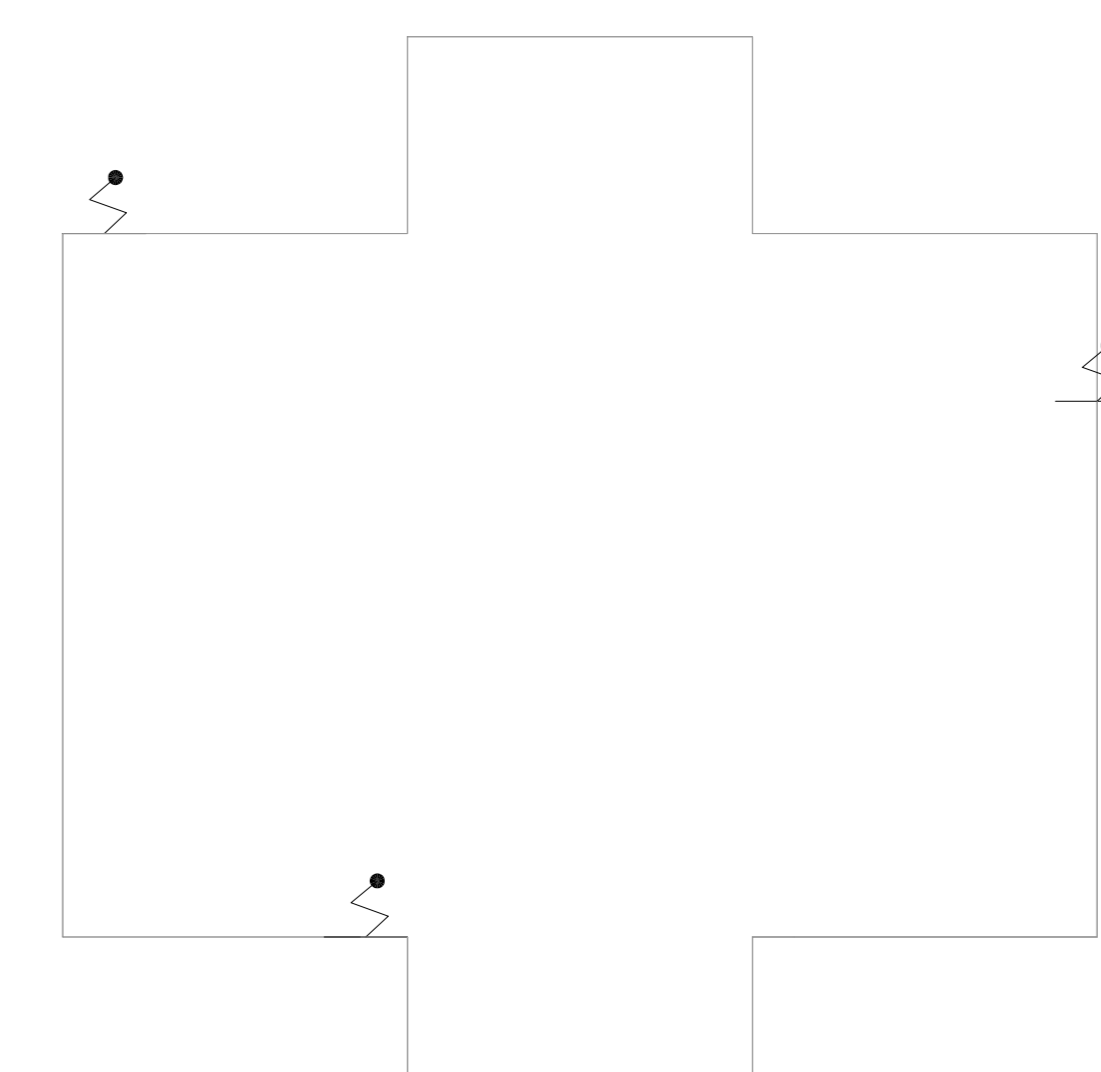

9 CAISM PHILIPPE PINEL - EDIFÍCIO 20
PROJETO BÁSICO DOS SISTEMAS DE INCÊNDIO
PLANTA BAIXA COBERTURA - QUIOSQUE CLÍNICA MASCULINA
ESCALA 1:50
METRO

PLANTA CHAVE



MHA Engenharia Ltda	ANÁLISE DE PROJETO	PROJETO RECEBIDO EM
<input type="checkbox"/> LIBERADO <input type="checkbox"/> LIBERADO COM RESTRIÇÃO <input type="checkbox"/> NÃO LIBERADO	PROJETO APROVADO EM	
	RESPONSÁVEL TÉCNICO	
DO EMISSÃO INICIAL	LP	09/07/21
REV. DESCRIÇÃO	RESPONSÁVEL	DATA

NOTAS

1. CONFERIR MEDIDAS NO LOCAL
2. MEDIDAS EM METRO EXCETO ONDE INDICADO
3. ADICIONALES CONFORME RELATÓRIO TÉCNICO E NECESSIDADES ADICIONAIS
- 4.
- 5.
- 6.
- 7.
- 8.
- 9.
- 10.

SÃO PAULO Secretaria de Saúde
GOVERNO DO ESTADO
 Centro de Atenção Integrada em Saúde Mental Philippe Pinel
 Rua Rui Barbosa, 156 - Vila Mariana - São Paulo - SP - CEP: 04538-000
 Tel: (11) 5066 8420 Fax: (11) 5066 8482

GRUPO TÉCNICO DE EDIFICAÇÕES
 PREVENÇÃO E COMBATE A INCÊNDIO

Proj. Técnico Kitamura
 CAD. 078400776

U16
 113
 33/2021
 2023-PO-106-13-00-10-14-15-16-17-18-19-20-21-00/06