 
 


1 CAISM PHILIPPE PINEL - EDIFÍCIO 22  
PROJETO BÁSICO DOS SISTEMAS DE INCÊNDIO  
PLANTA BAIXA COBERTURA - CASA 2 LARES ABRIGADOS  
ESCALA 1:50  
METRO



 
2 CAISM PHILIPPE PINEL - EDIFÍCIO 23  
PROJETO BÁSICO DOS SISTEMAS DE INCÊNDIO  
PLANTA BAIXA COBERTURA - COORDENAÇÃO LARES ABRIGADOS  
ESCALA 1:50  
METRO




3 CAISM PHILIPPE PINEL - EDIFÍCIO 24  
PROJETO BÁSICO DOS SISTEMAS DE INCÊNDIO  
PLANTA BAIXA COBERTURA - CASA 3 LARES ABRIGADOS  
ESCALA 1:50  
METRO




4 CAISM PHILIPPE PINEL - EDIFÍCIO 25  
PROJETO BÁSICO DOS SISTEMAS DE INCÊNDIO  
PLANTA BAIXA COBERTURA - CASA 4 LARES ABRIGADOS  
ESCALA 1:50  
METRO



 
5 CAISM PHILIPPE PINEL - EDIFÍCIO 26  
PROJETO BÁSICO DOS SISTEMAS DE INCÊNDIO  
PLANTA BAIXA COBERTURA - CASA 5 LARES ABRIGADOS  
ESCALA 1:50  
METRO




6 CAISM PHILIPPE PINEL - EDIFÍCIO 27  
PROJETO BÁSICO DOS SISTEMAS DE INCÊNDIO  
PLANTA BAIXA COBERTURA - PORTARIA 2  
ESCALA 1:50  
METRO

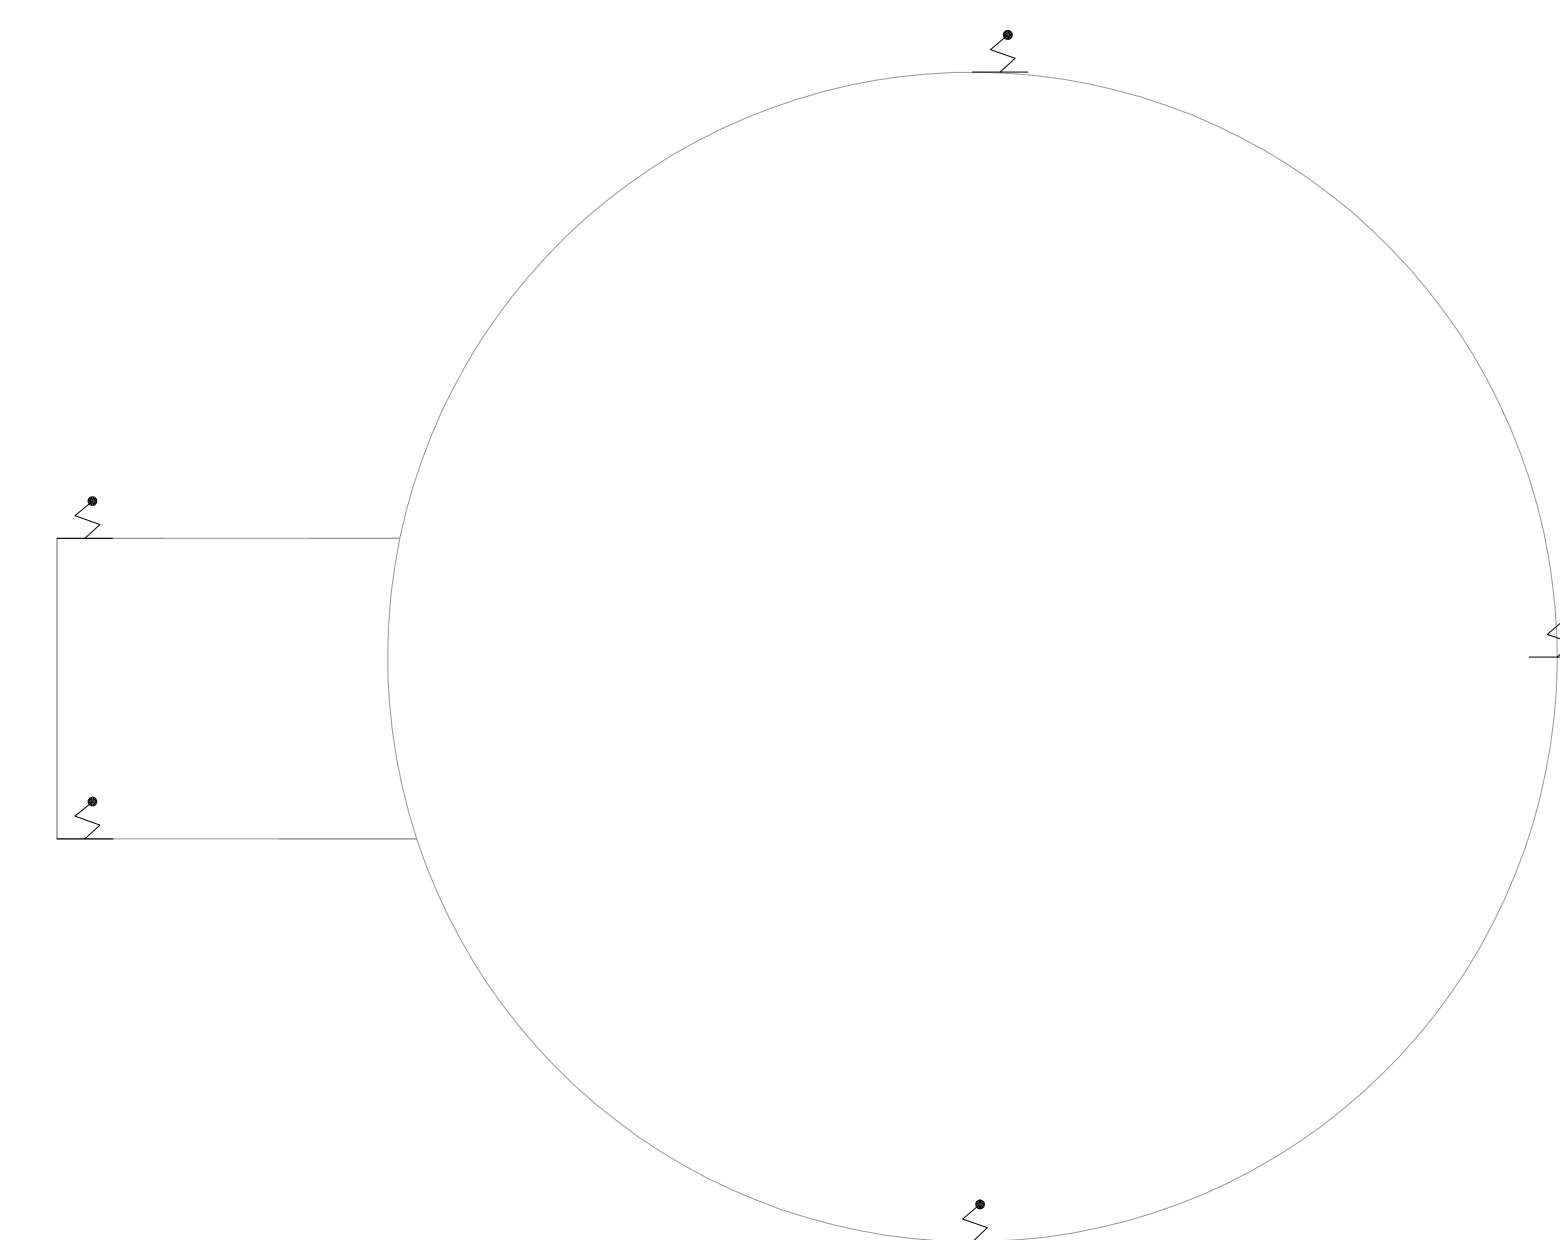


7 CAISM PHILIPPE PINEL - EDIFÍCIO 28  
PROJETO BÁSICO DOS SISTEMAS DE INCÊNDIO  
PLANTA BAIXA COBERTURA - CAIXA D'ÁGUA  
ESCALA 1:70  
METRO

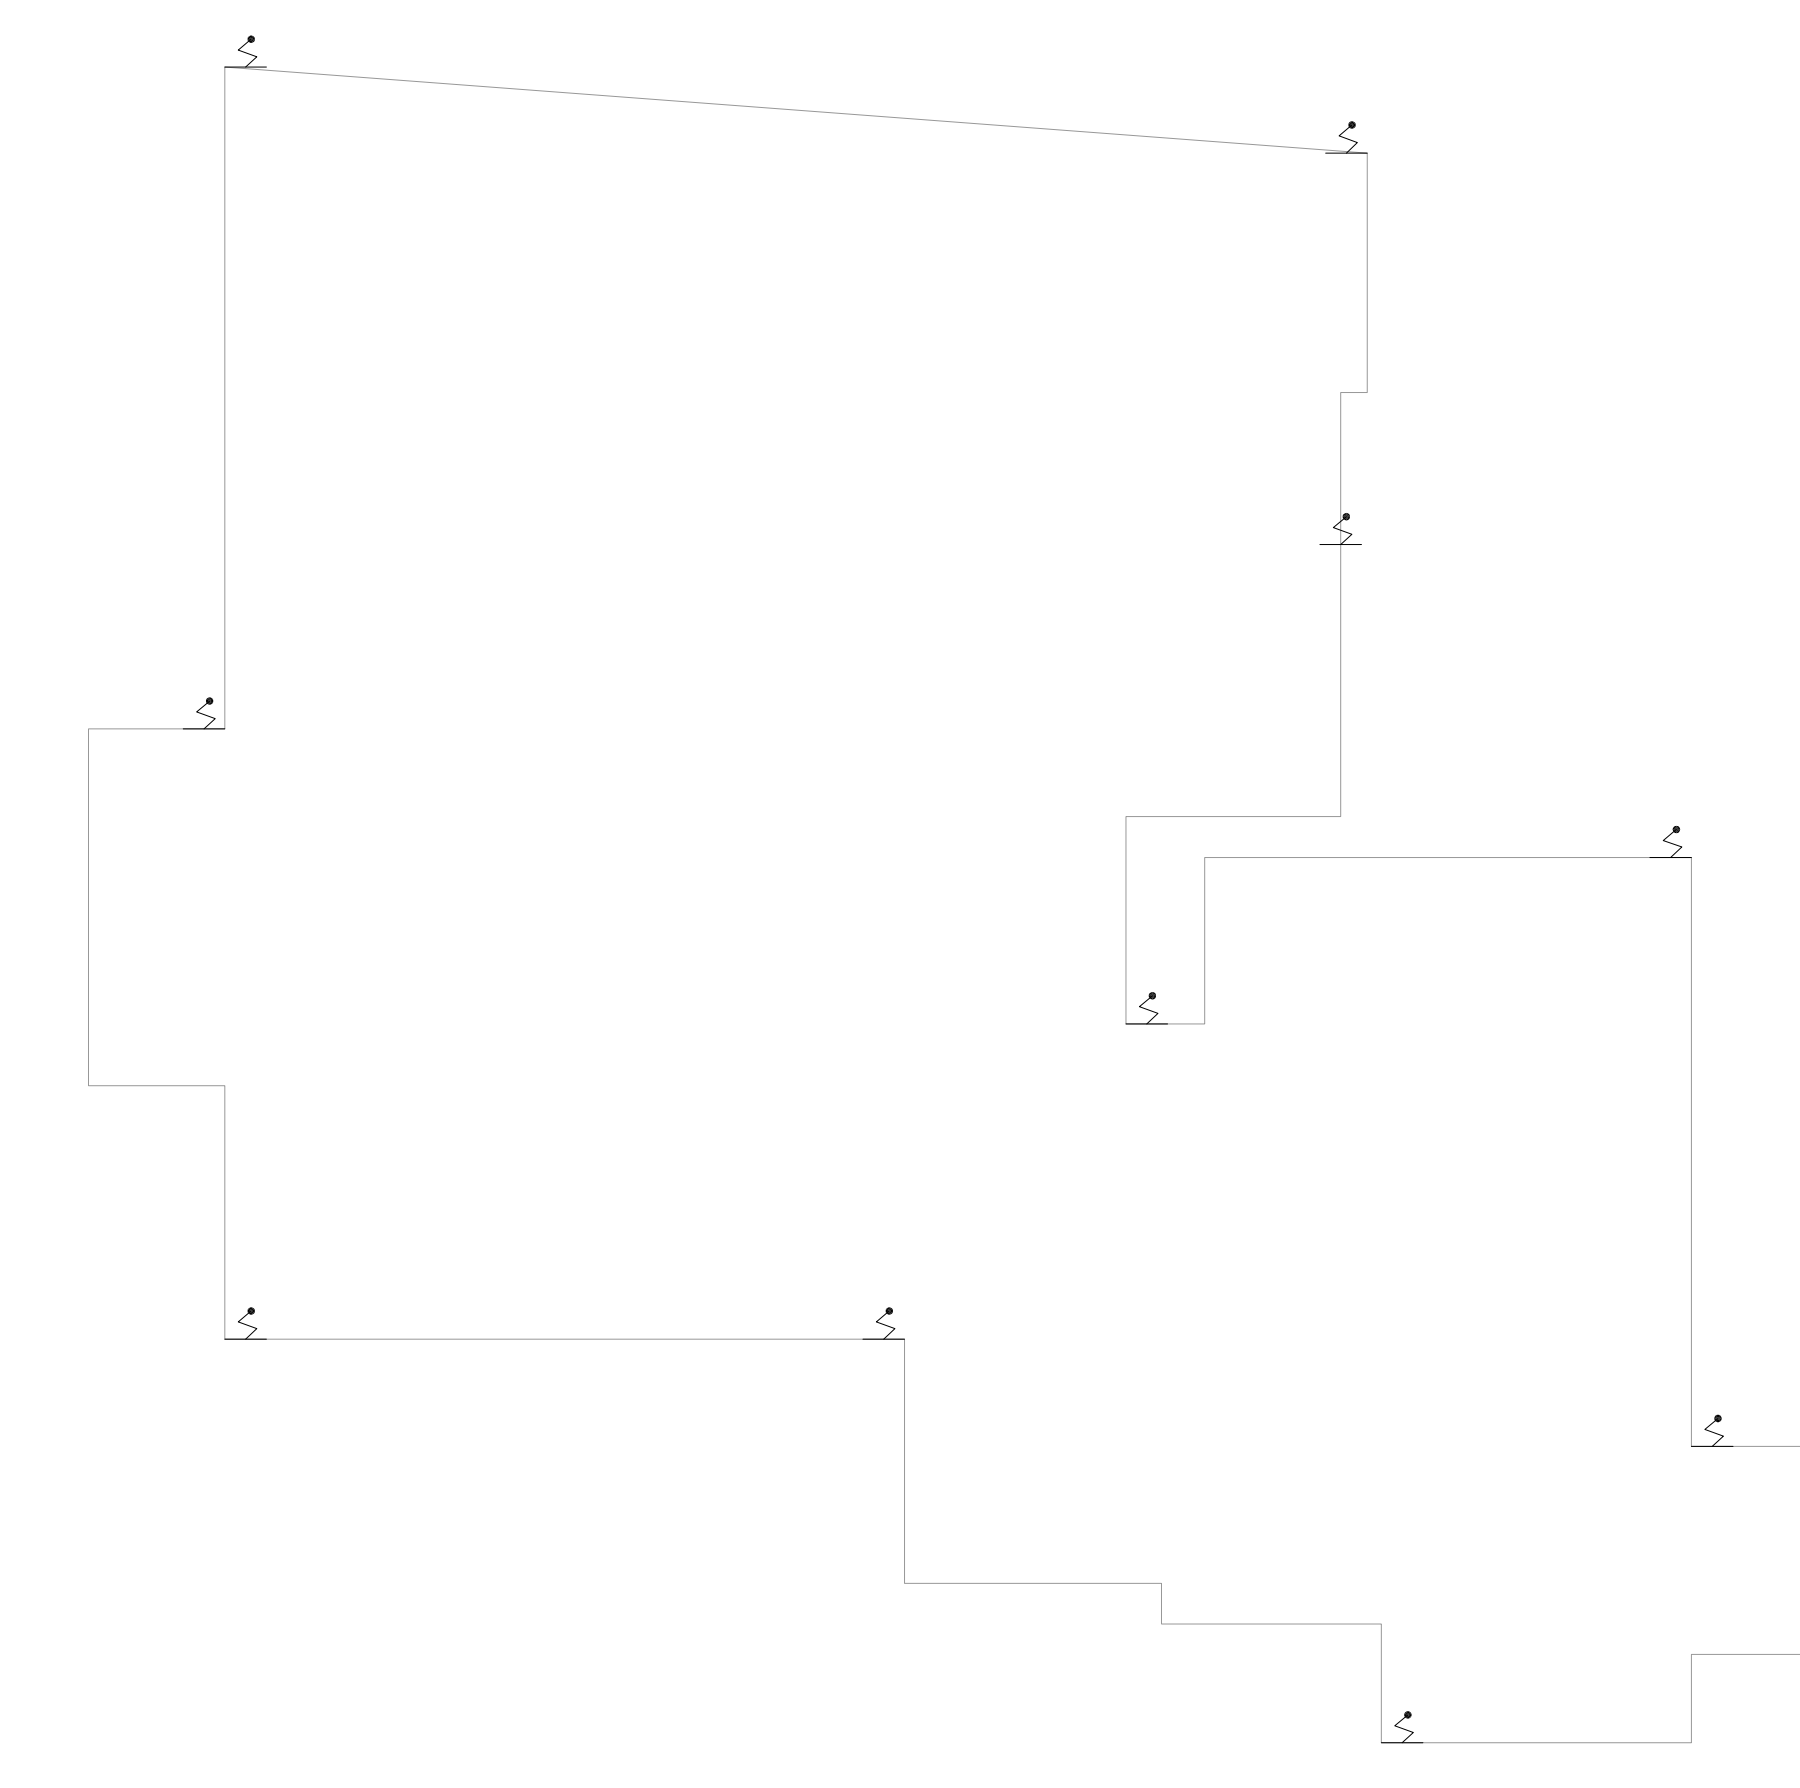

 
8 CAISM PHILIPPE PINEL - EDIFÍCIO 29  
PROJETO BÁSICO DOS SISTEMAS DE INCÊNDIO  
PLANTA BAIXA COBERTURA - CASA 1 CREAPP  
ESCALA 1:50  
METRO



9 CAISM PHILIPPE PINEL - EDIFÍCIO 29  
PROJETO BÁSICO DOS SISTEMAS DE INCÊNDIO  
PLANTA BAIXA COBERTURA - BRINQUEDOTECA  
ESCALA 1:50  
METRO

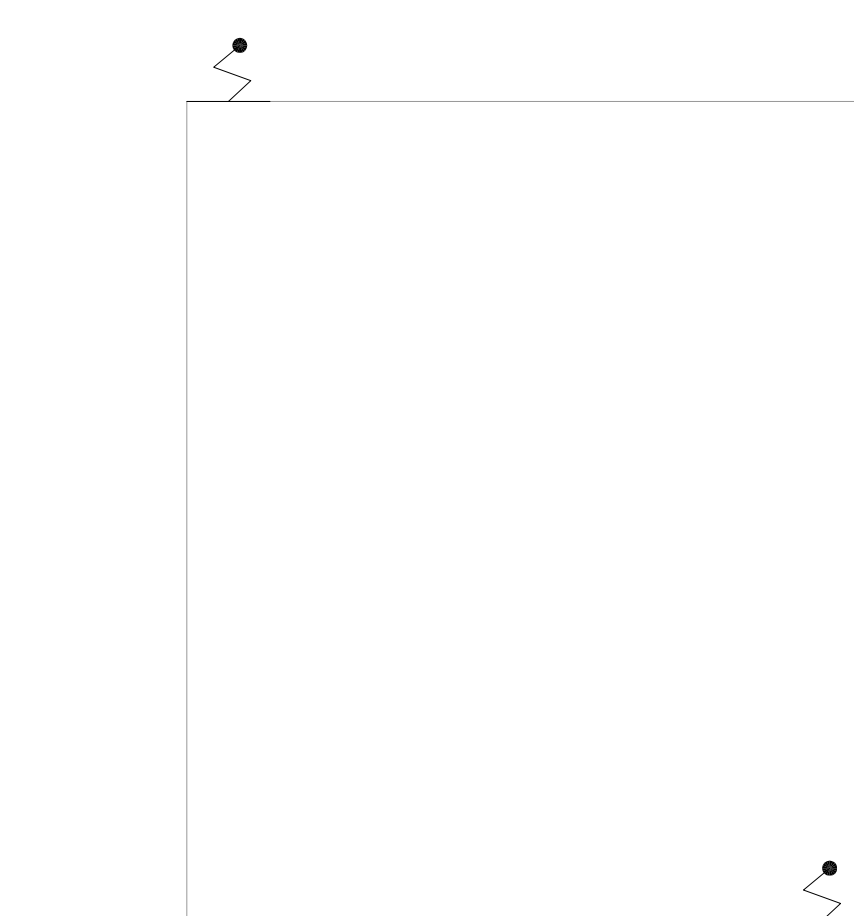

 10 CAISM PHILIPPE PINEL - EDIFÍCIO 29  
PROJETO BÁSICO DOS SISTEMAS DE INCÊNDIO  
PLANTA BAIXA COBERTURA - ALMOXARIFADO  
ESCALA 1:50  
METRO



11 CAISM PHILIPPE PINEL - EDIFÍCIO 29  
PROJETO BÁSICO DOS SISTEMAS DE INCÊNDIO  
PLANTA BAIXA COBERTURA - ATELIER  
ESCALA 1:50  
METRO

PLANTA CHAVE



MHA Engenharia Ltda  
ANULOU DE PROJETO  
 LIBERADO  
 LIBERADO COM RESTRIÇÃO  
 NÃO LIBERADO

Table with columns: EMISSÃO INICIAL, EMISSÃO, L.O., DATA. Row 1: 09/07/21, 09/07/21, DATA.

SÃO PAULO GOVERNO DO ESTADO  
Secretaria de Saúde  
Centro de Atenção Integrado em Saúde Mental Philippe Pinel  
GRUPO TÉCNICO DE EDIFICAÇÕES  
PREVENÇÃO E COMBATE A INCÊNDIO  
U16  
114

- NOTAS
- 1- CONTER MEDIDAS NO LOCAL
- 2- MEDIDAS EM METRO EXCETO ONDE INDICADO
- 3- ADICIONALES CONFORME RELATÓRIO TÉCNICO E NECESSIDADES ADICIONAIS
- 4-
- 5-
- 6-
- 7-
- 8-
- 9-
- 10-