 


NOTAS


1- VER DETALHES DE SPDA NA FOLHA U16-120

LEGENDA


PARA-BAIXO




1 CAISM PHILIPPE PINEL - EDIFÍCIO 38
PROJETO BÁSICO DOS SISTEMAS DE INCÊNDIO
PLANTA BAIXA COBERTURA - QUADRA ESCALA 1:125
METRO

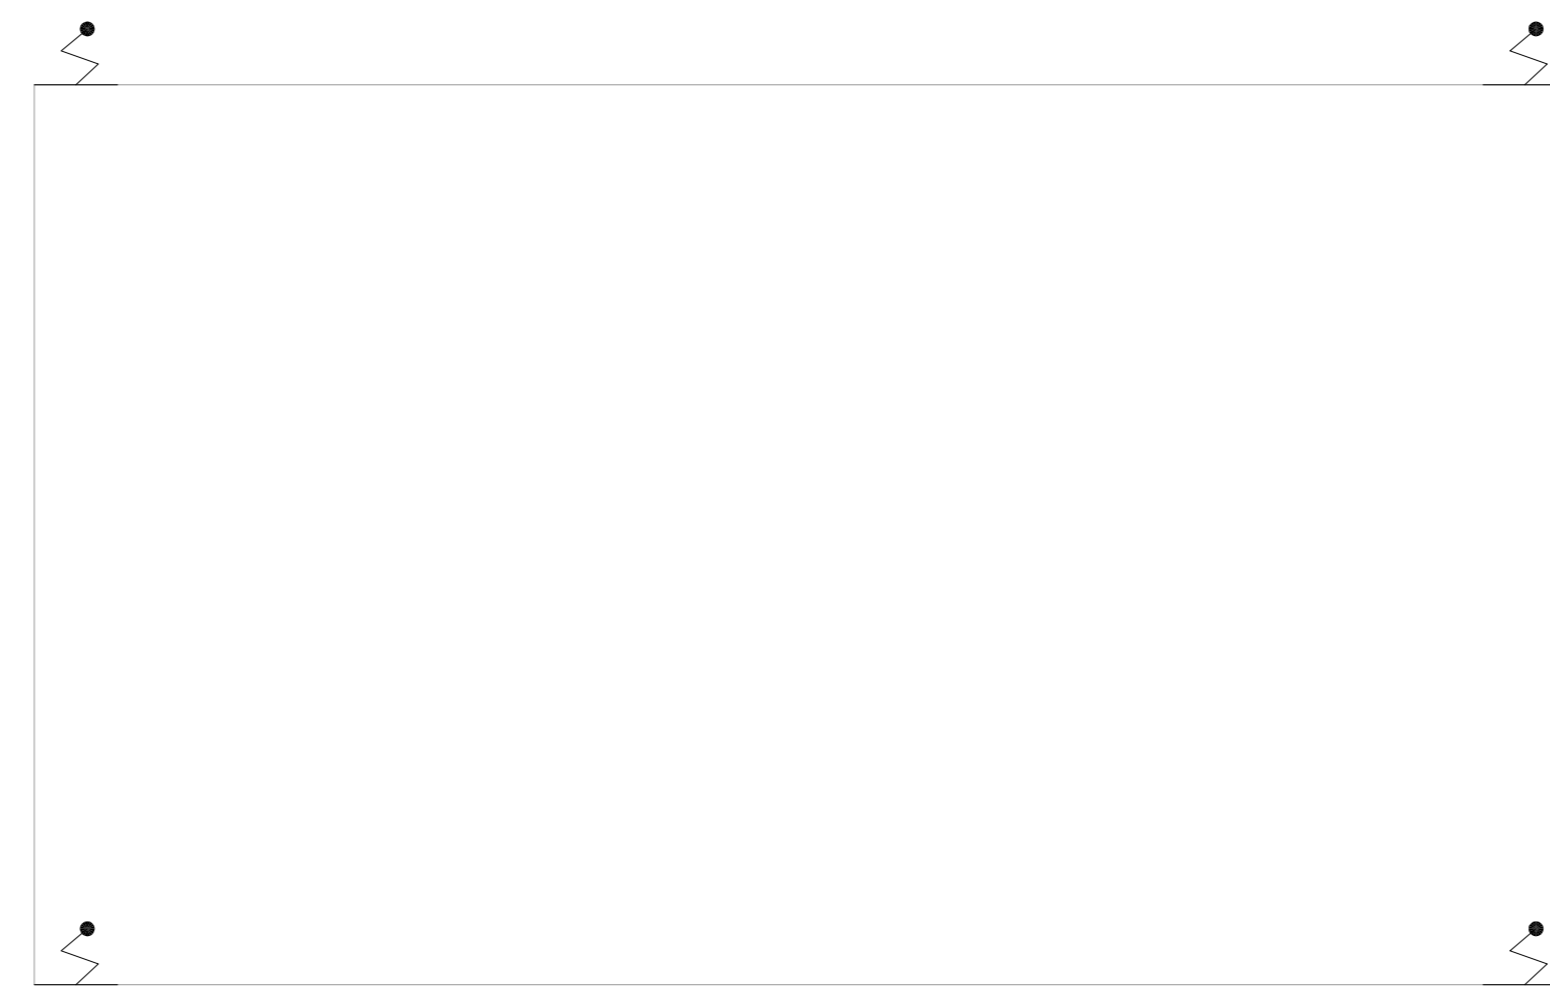

 
2 CAISM PHILIPPE PINEL - EDIFÍCIO 37
PROJETO BÁSICO DOS SISTEMAS DE INCÊNDIO
PLANTA BAIXA COBERTURA - NÚCLEO DE INFORMÁTICA LABTEC ESCALA 1:50
METRO



 3 CAISM PHILIPPE PINEL - EDIFÍCIO 42
PROJETO BÁSICO DOS SISTEMAS DE INCÊNDIO
PLANTA BAIXA COBERTURA - SHD ESCALA 1:125
METRO




4 CAISM PHILIPPE PINEL - EDIFÍCIO 39
PROJETO BÁSICO DOS SISTEMAS DE INCÊNDIO
PLANTA BAIXA COBERTURA - TEAUT 1 TERREO ESCALA 1:125
METRO

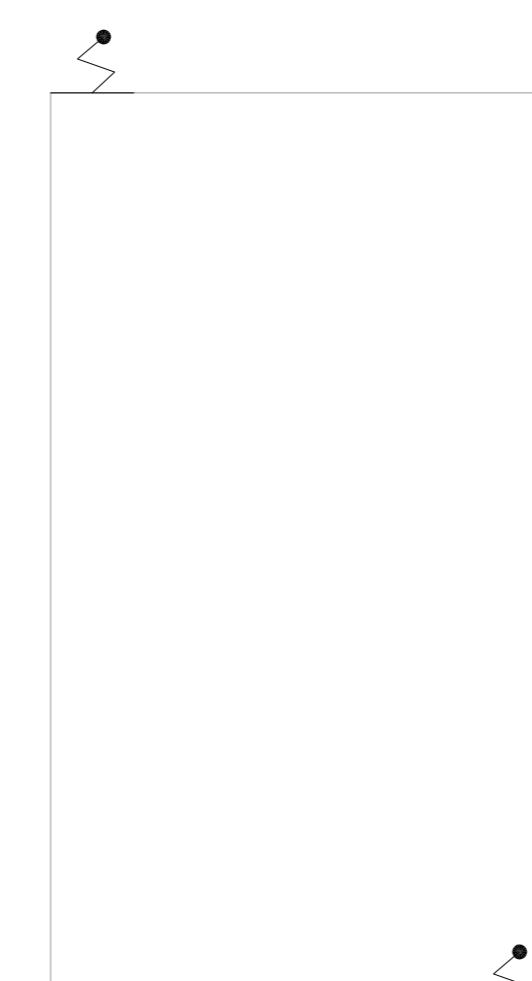

5 CAISM PHILIPPE PINEL - EDIFÍCIO 36
PROJETO BÁSICO DOS SISTEMAS DE INCÊNDIO
PLANTA BAIXA COBERTURA - BANHEIROS NOTP ESCALA 1:50
METRO

PLANTA CHAVE

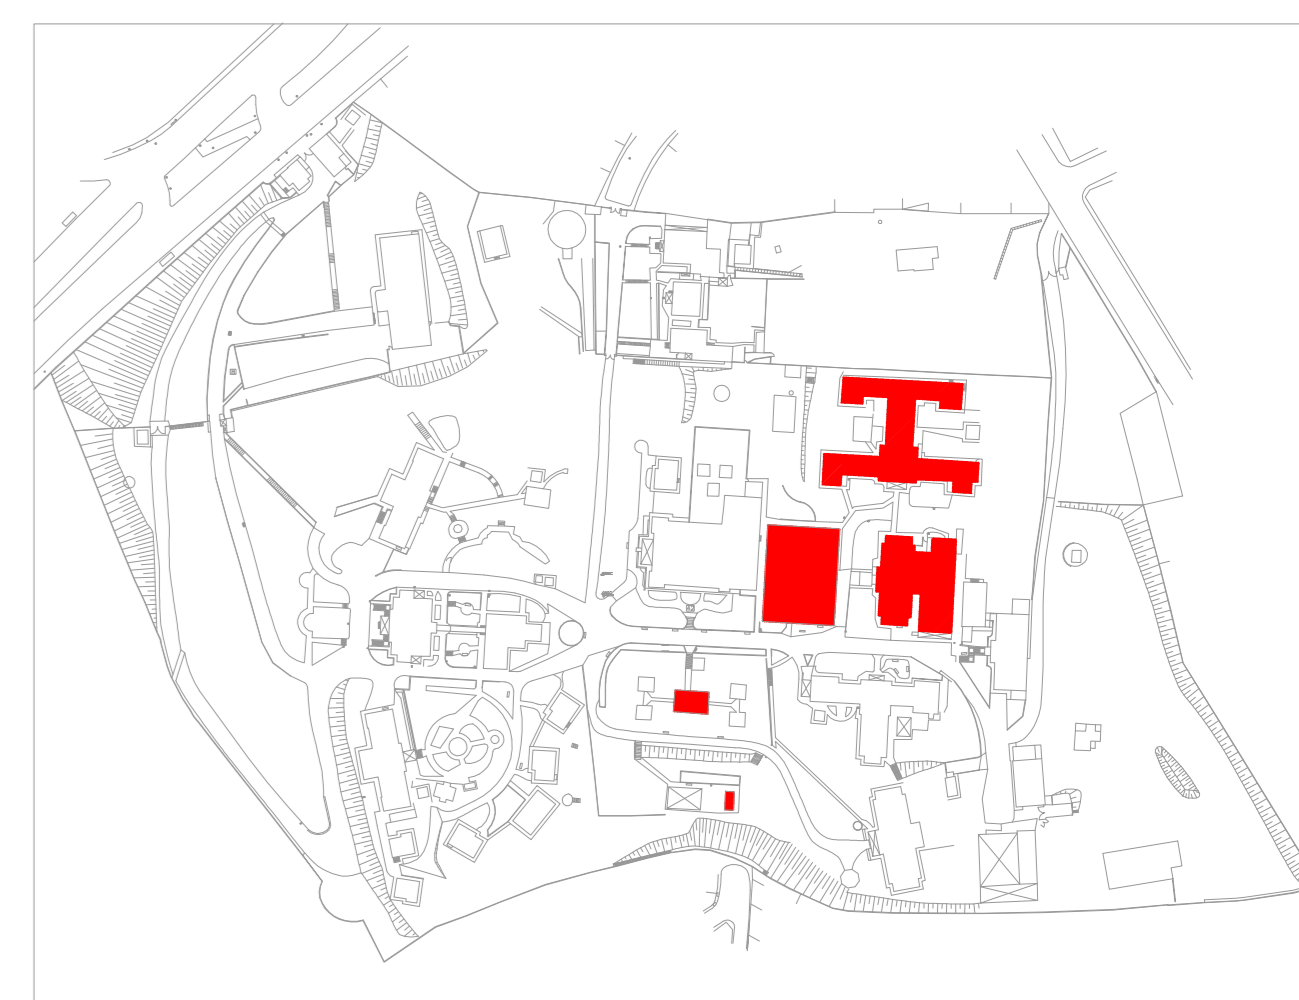

MHA Engenharia Ltda	ANÁLISE DE PROJETO	PROJETO RECEBIDO EM
<input type="checkbox"/> LIBERADO	<input type="checkbox"/> LIBERADO	PROJETO ANUENCIADO EM
<input type="checkbox"/> LIBERADO COM RESTRIÇÃO	<input type="checkbox"/> NÃO LIBERADO	RESPONSÁVEL TÉCNICO
RESPONSÁVEL TÉCNICO		
DO EMISSÃO INICIAL	LD	09/07/21
REV. DESCRIÇÃO	RESPONSÁVEL	DATA

NOTAS

1. CONFERIR MEDIDAS NO LOCAL
2. MEDIDAS EM METRO EXCETO ONDE INDICADO
3. ADIQUAÇÕES CONFORME RELATÓRIO TÉCNICO E NECESSIDADES ADICIONAIS
- 4.
- 5.
- 6.
- 7.
- 8.
- 9.
- 10.

SÃO PAULO Secretaria de Saúde
GOVERNO DO ESTADO
 Centro de Atenção Integrada em Saúde Mental Philippe Pinel
 Rua Rui Barbosa, 156 - Vila Mariana, 04538-000 - São Paulo, SP
 Tel: (11) 5066 8420 Fax: (11) 5066 8482

GRUPO TÉCNICO DE EDIFICAÇÕES
 PREVENÇÃO E COMBATE A INCÊNDIO

U16
 116
 13/2/2021
 20033-PC-U16-116-COB_36_37_38_39_42-00.DWG

ENGR. TÍCIO KITAMURA
 CREA 07/2010