 
 



1 CAISM PHILIPPE PINEL - EDIFÍCIO 43
PROJETO BÁSICO DOS SISTEMAS DE INCÊNDIO
PLANTA BAIXA COBERTURA - CLÍNICA DE CONVÍVIO
ESCALA 1:100
METRO




2 CAISM PHILIPPE PINEL - EDIFÍCIO 43
PROJETO BÁSICO DOS SISTEMAS DE INCÊNDIO
PLANTA BAIXA COBERTURA - CLÍNICA DE CONVÍVIO PAVIMENTO
ESCALA 1:100
METRO




3 CAISM PHILIPPE PINEL - EDIFÍCIO 44
PROJETO BÁSICO DOS SISTEMAS DE INCÊNDIO
PLANTA BAIXA COBERTURA - QUIOSQUE CLÍNICA DE CONVÍVIO
ESCALA 1:50
METRO

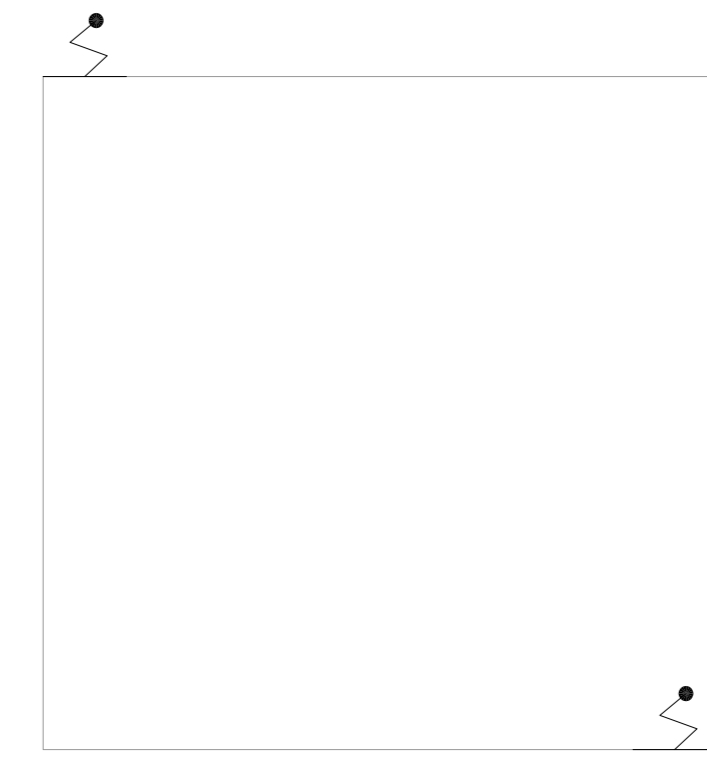

 
4 CAISM PHILIPPE PINEL - EDIFÍCIO 45
PROJETO BÁSICO DOS SISTEMAS DE INCÊNDIO
PLANTA BAIXA COBERTURA - EXPURGO CLÍNICA DE CONVÍVIO
ESCALA 1:50
METRO



 5 CAISM PHILIPPE PINEL - EDIFÍCIO 46
PROJETO BÁSICO DOS SISTEMAS DE INCÊNDIO
PLANTA BAIXA COBERTURA - CLÍNICA FEMININA PAVIMENTO
ESCALA 1:75
METRO



6 CAISM PHILIPPE PINEL - EDIFÍCIO 46
PROJETO BÁSICO DOS SISTEMAS DE INCÊNDIO
PLANTA BAIXA COBERTURA - CLÍNICA FEMININA PAVIMENTO
ESCALA 1:75
METRO

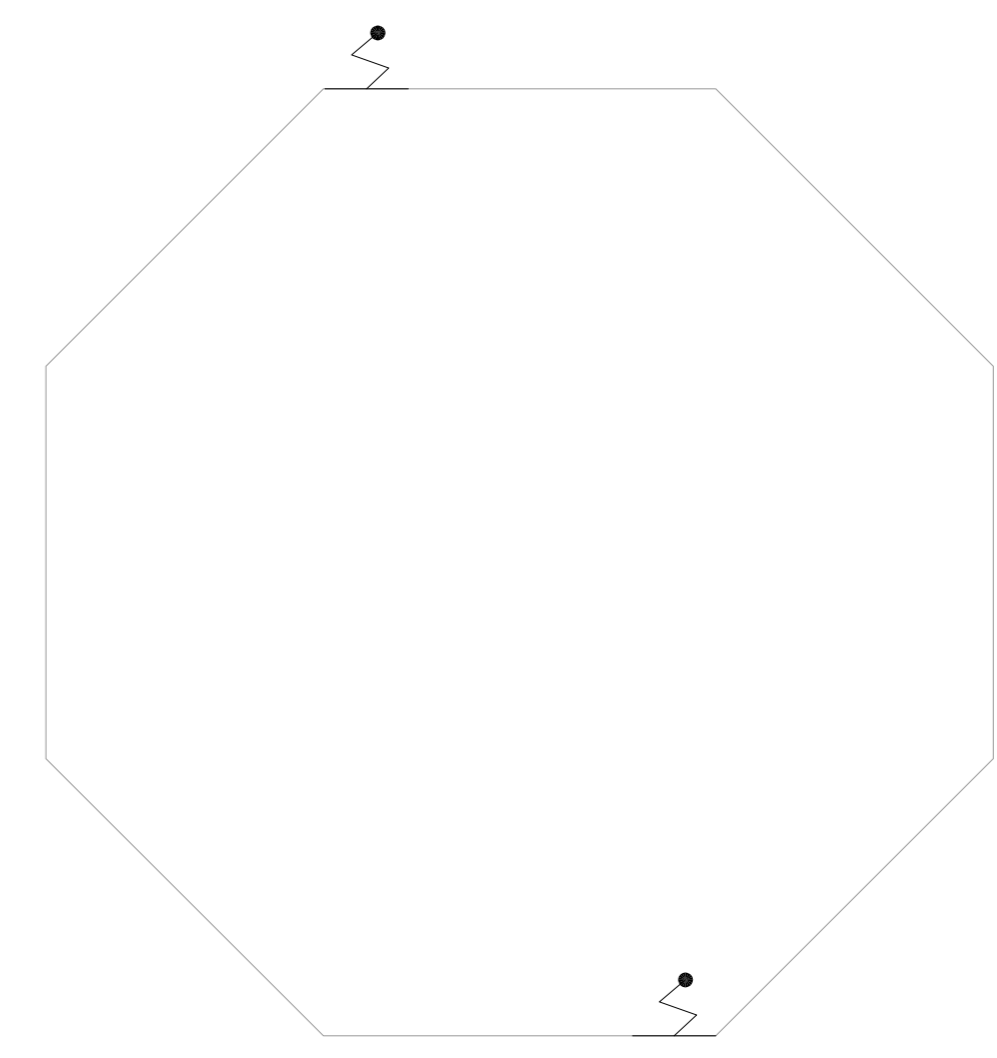

7 CAISM PHILIPPE PINEL - EDIFÍCIO 47
PROJETO BÁSICO DOS SISTEMAS DE INCÊNDIO
PLANTA BAIXA COBERTURA - EXPURGO CLÍNICA DE CONVÍVIO
ESCALA 1:50
METRO

PLANTA CHAVE



MHA Engenharia Ltda Rua... CNPJ: 06.943.000	<input type="checkbox"/> ANULADO	PROJETO RECEBIDO EM
	<input type="checkbox"/> LIBERADO	PROJETO ANULADO EM
	<input type="checkbox"/> LIBERADO COM RESTRIÇÃO	
	<input type="checkbox"/> NÃO LIBERADO	RESPONSÁVEL TÉCNICO

DO EMISSÃO INICIAL	LO	09/07/21
REV. DESCRIÇÃO	RESPONSÁVEL	DATA

SÃO PAULO Secretaria de Saúde
GRUPO TÉCNICO DE EDIFICAÇÕES
Centro de Atenção Integrado em Saúde Mental Philippe Pinel
Rua...
CNPJ: 06.943.000
PREVENÇÃO E COMBATE A INCÊNDIO
TÍTULO: U16
Nº: 117
RSCADA: 33/2021
20033-P01-U16-117-COB_43_44_45_46_47-00.DWG

- NOTAS
1. CONFERIR MEDIDAS NO LOCAL
 2. MEDIDAS EM METRO EXCETO ONDE INDICADO
 3. ADQUIRIÇÕES CONFORME RELATÓRIO TÉCNICO E NECESSIDADES ADICIONAIS
 - 4.
 - 5.
 - 6.
 - 7.
 - 8.
 - 9.
 - 10.