



1 **CEDEME - PAVILHÃO 1**  
PROJETO BÁSICO DOS SISTEMAS DE INCÊNDIO  
PLANTA BAIXA - COBERTURA  
ESCALA 1:100  
METRO



2 **CEDEME - PAVILHÃO 5**  
PROJETO BÁSICO DOS SISTEMAS DE INCÊNDIO  
PLANTA BAIXA - COBERTURA  
ESCALA 1:100  
METRO



3 **CEDEME - PAVILHÃO 9**  
PROJETO BÁSICO DOS SISTEMAS DE INCÊNDIO  
PLANTA BAIXA - COBERTURA  
ESCALA 1:100  
METRO



4 **CEDEME - PAVILHÃO 3**  
PROJETO BÁSICO DOS SISTEMAS DE INCÊNDIO  
PLANTA BAIXA - COBERTURA  
ESCALA 1:100  
METRO



 
5 **CEDEME - PAVILHÃO 7**  
PROJETO BÁSICO DOS SISTEMAS DE INCÊNDIO  
PLANTA BAIXA - COBERTURA  
ESCALA 1:100  
METRO



6 **CEDEME - PAVILHÃO 10**  
PROJETO BÁSICO DOS SISTEMAS DE INCÊNDIO  
PLANTA BAIXA - COBERTURA  
ESCALA 1:100  
METRO




7 **CEDEME - PAVILHÃO 8**  
PROJETO BÁSICO DOS SISTEMAS DE INCÊNDIO  
PLANTA BAIXA - COBERTURA  
ESCALA 1:100  
METRO




8 **CEDEME - PAVILHÃO 8**  
PROJETO BÁSICO DOS SISTEMAS DE INCÊNDIO  
PLANTA BAIXA - COBERTURA  
ESCALA 1:100  
METRO




9 **CEDEME - PAVILHÃO 2**  
PROJETO BÁSICO DOS SISTEMAS DE INCÊNDIO  
PLANTA BAIXA - COBERTURA  
ESCALA 1:100  
METRO

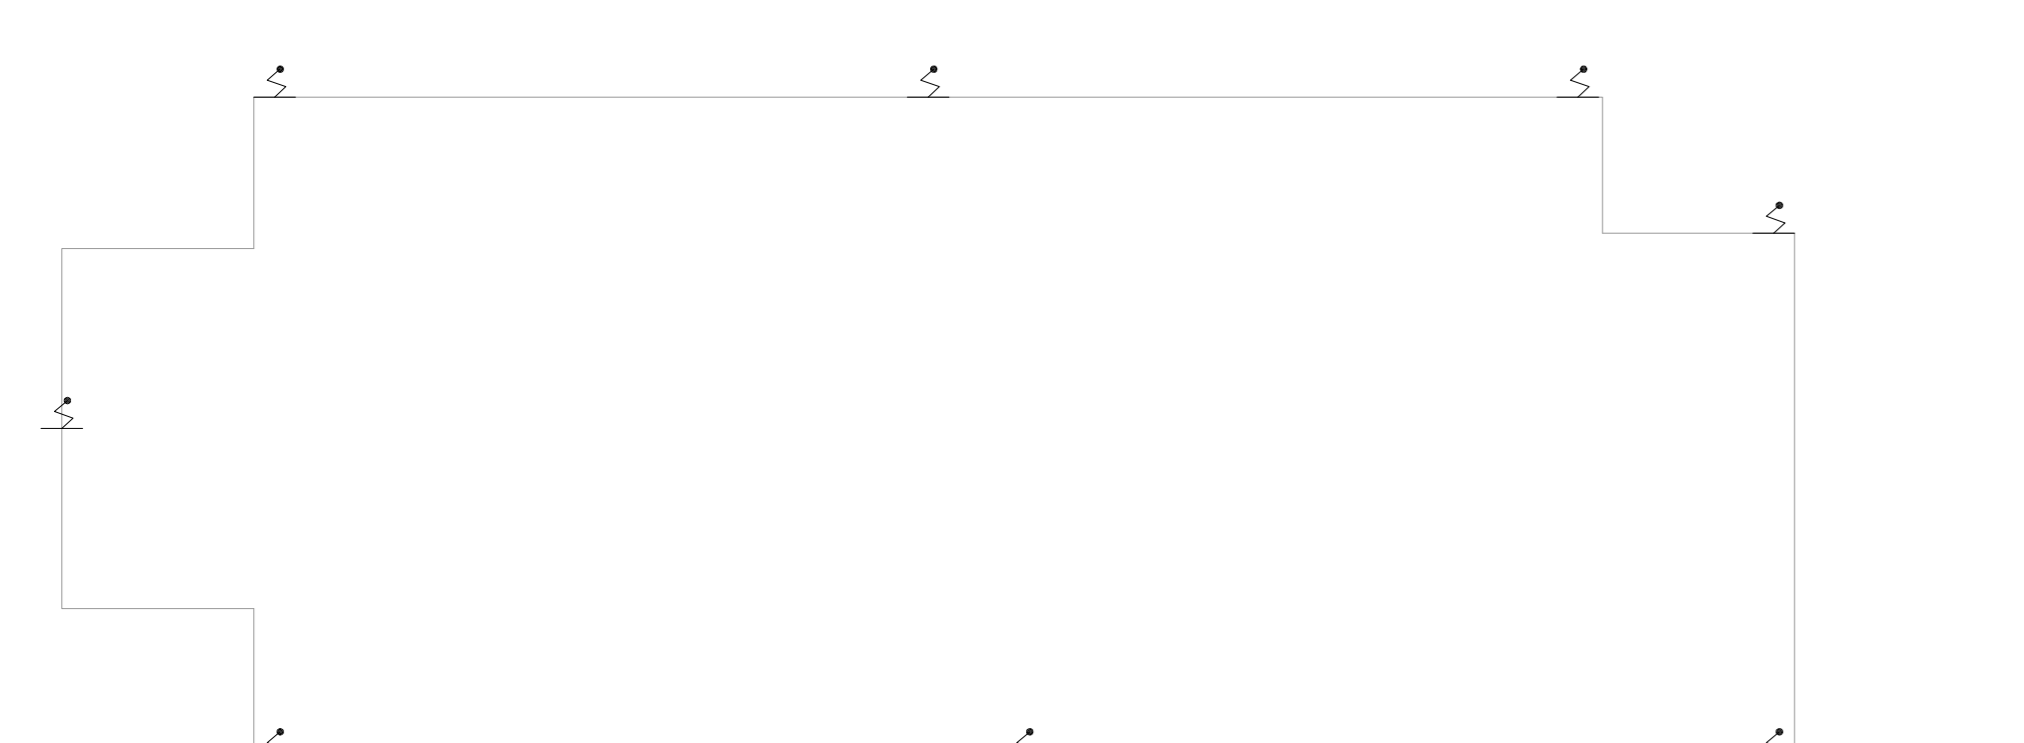

10 **CEDEME - PAVILHÃO 6**  
PROJETO BÁSICO DOS SISTEMAS DE INCÊNDIO  
PLANTA BAIXA - COBERTURA  
ESCALA 1:100  
METRO

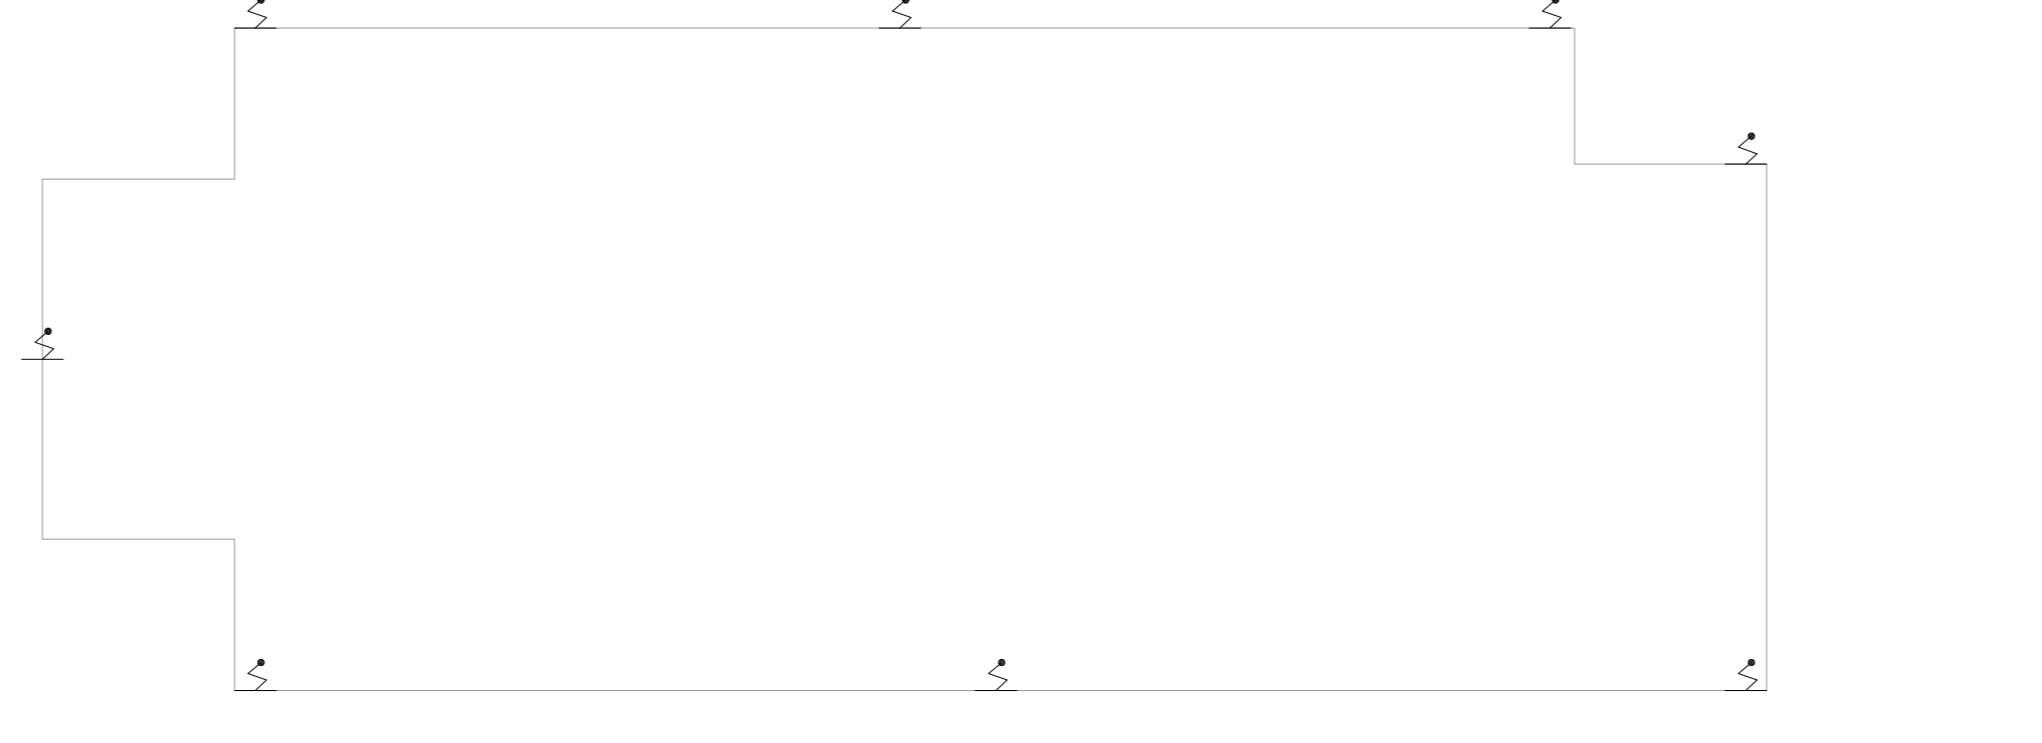

11 **CEDEME - PAVILHÃO 11**  
PROJETO BÁSICO DOS SISTEMAS DE INCÊNDIO  
PLANTA BAIXA - COBERTURA  
ESCALA 1:100  
METRO

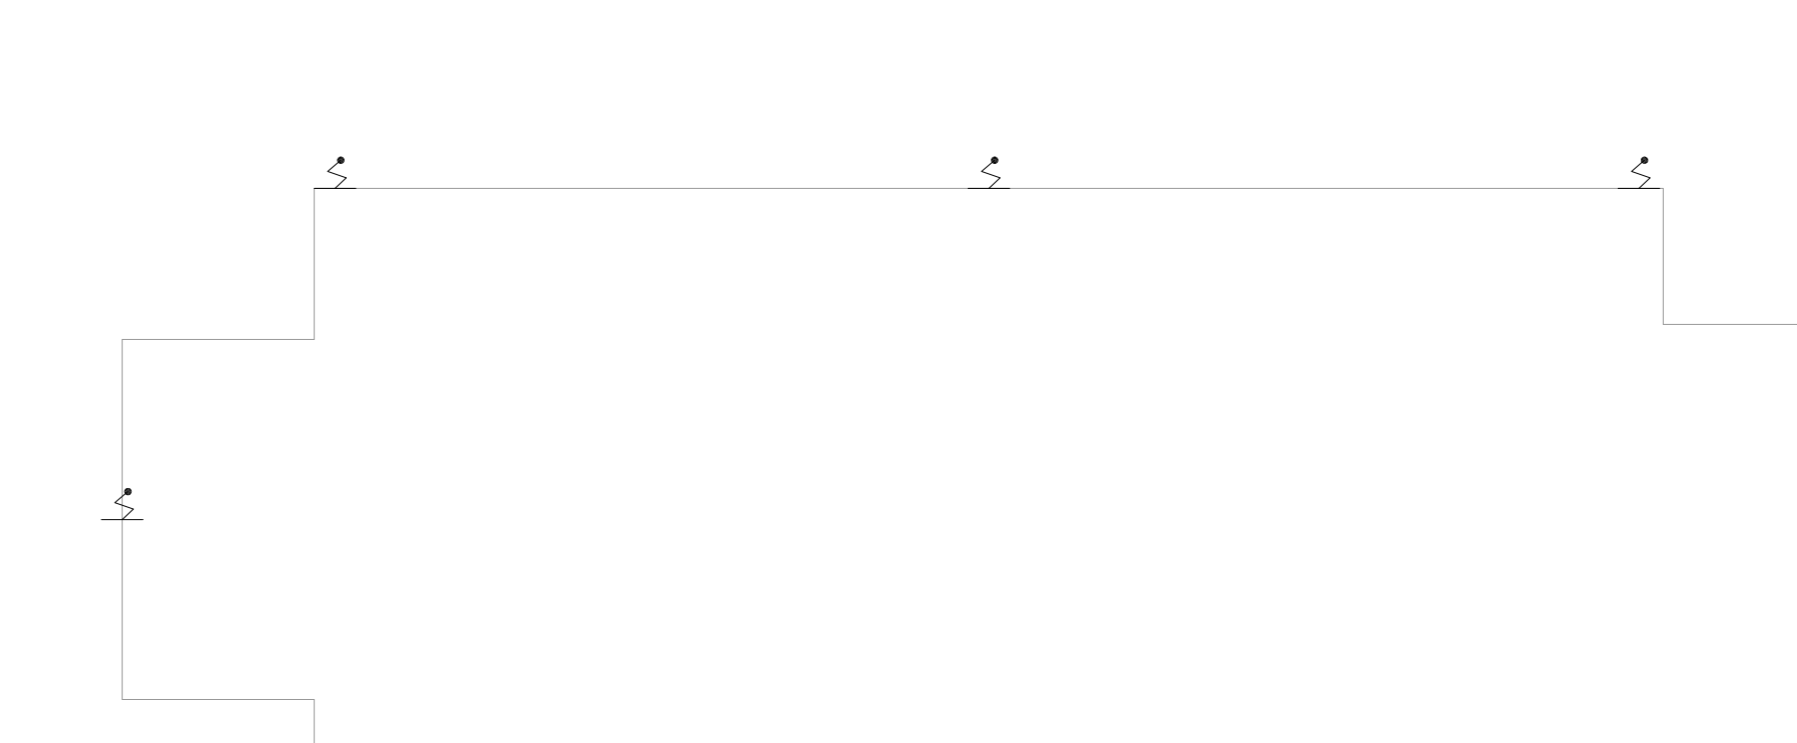

12 **CEDEME - PAVILHÃO 4**  
PROJETO BÁSICO DOS SISTEMAS DE INCÊNDIO  
PLANTA BAIXA - COBERTURA  
ESCALA 1:100  
METRO

- NOTAS
1. CONFERIR MEDIDAS NO LOCAL
  2. MEDIDAS EM METRO, EXCETO ONDE INDICADO
  3. ADIQUILACÕES CONFORME RELATÓRIO TÉCNICO E NECESSIDADES ADICIONAIS
  - 4.
  - 5.
  - 6.
  - 7.
  - 8.
  - 9.

<b>MHA Engenharia Ltda</b> Rua... São Paulo, SP		<b>ANÁLISE DE PROJETO</b> <input type="checkbox"/> LIBERADO <input type="checkbox"/> LIBERADO COM RESTRIÇÃO <input type="checkbox"/> NÃO LIBERADO		PROJETO RECEBIDO EM PROJETO APROVADO EM RESPONSÁVEL TÉCNICO	
DO	EMISSÃO INICIAL	RP	15/07/2021		
REV	DESCRIÇÃO	RESPONSÁVEL	DATA		

**SÃO PAULO** | Secretaria de Saúde  
**GRUPO TÉCNICO DE EDIFICAÇÕES**  
 HOSPITAL Dr. FRANCISCO RIBEIRO ARANTES  
 Rua...  
 São Paulo, SP

PREVENÇÃO E COMBATE A INCÊNDIO  
 U17  
 107  
 20033-PQ-U17-107-PAVIL-1 A 11-COB-00.DWG

Eng. YUKIO KITAMURA  
 Av. CAMILO CHINIGATI