


NOTAS

1- VER DETALHES DE SPDA NA FOLHA:U17-111

LEGENDA

PARA-RAIO

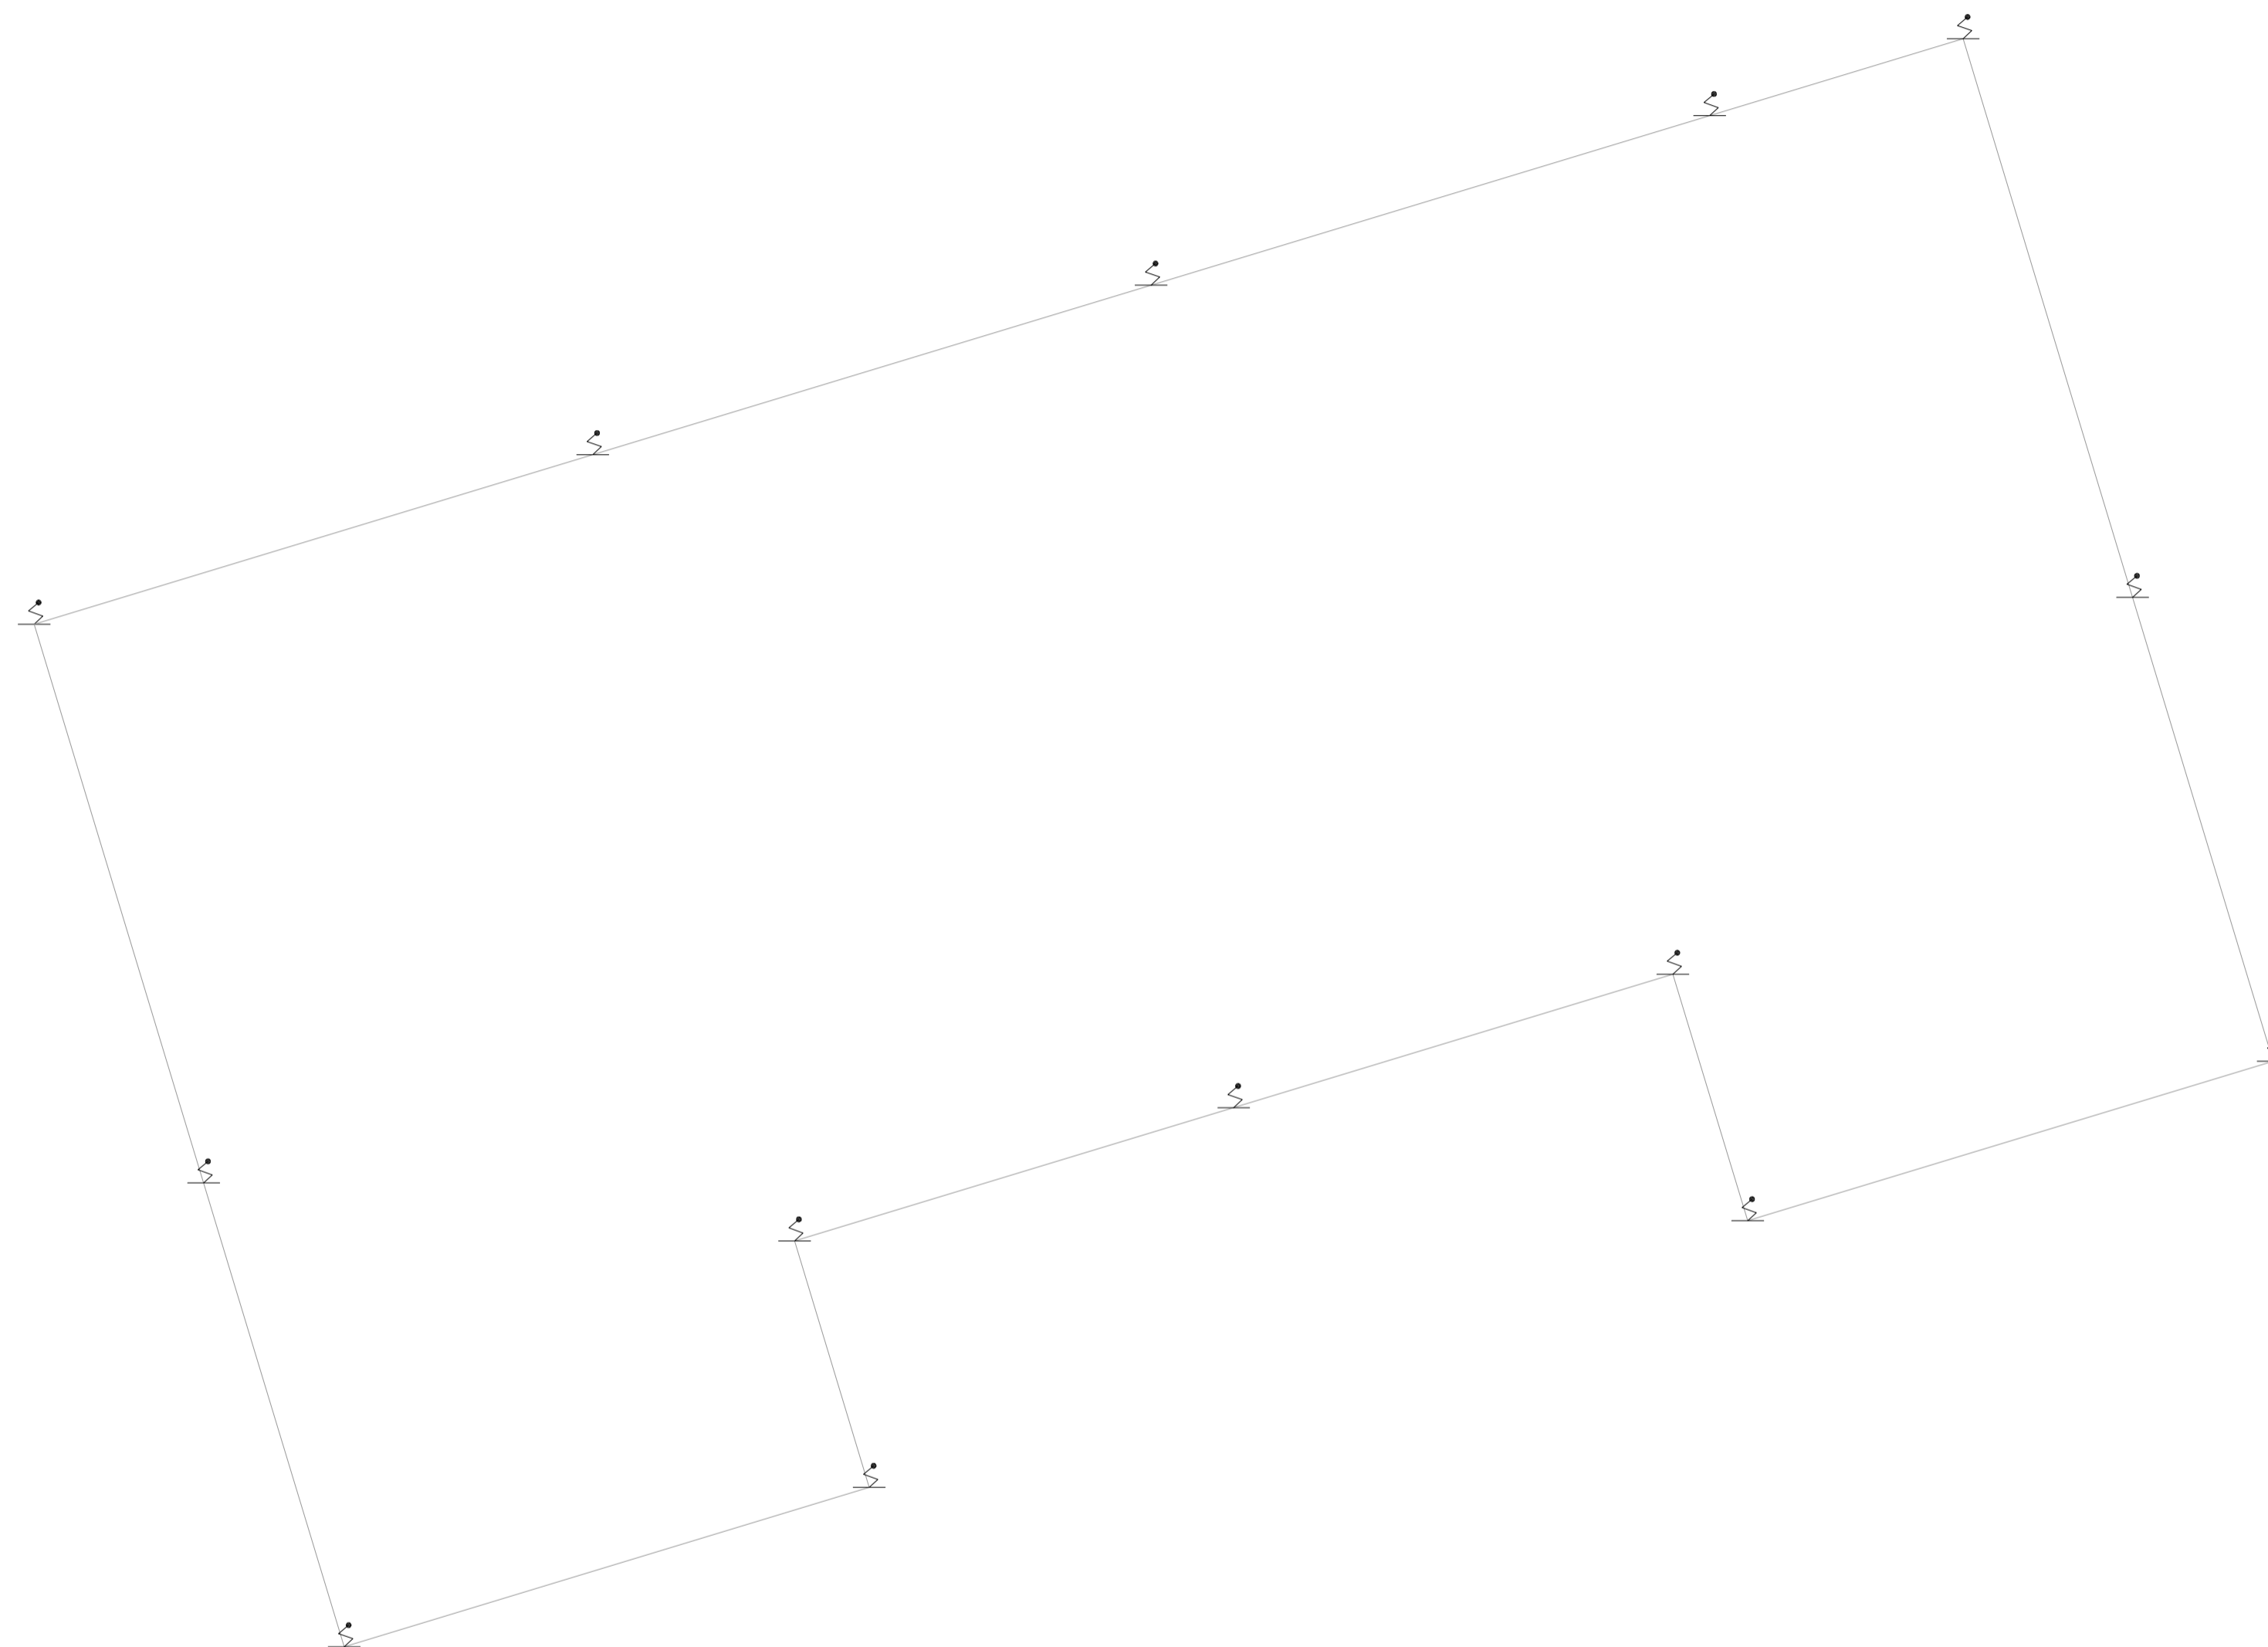

1 HFRA - ALMOXARIFADO DESATIVADO  
PROJETO BÁSICO DOS SISTEMAS DE INCENDIO  
PLANTA BAIXA - COBERTURA  
ESCALA 1:100  
METRO

MHA Engenharia Ltda  
Alameda Aragoatã, 2.104  
Cj. B - Torre 1 - 2º Andar  
Aeroporto - Barro Preto - São Paulo - SP  
Cep: 06453-000 São Paulo - SP  
Tel: (11) 32378-9000 / 32378-9001  
http://www.mha.com.br

**MHA**

ANÁLISE DE PROJETO:  LIBERADO  LIBERADO COM RESTRIÇÃO  NÃO LIBERADO

PROJETO RECEBIDO EM: \_\_\_\_\_  
PROJETO APROVADO EM: \_\_\_\_\_

RESPONSÁVEL TÉCNICO: \_\_\_\_\_

REV.	EMISSÃO INICIAL	RP	15/07/2021
REV.	DESCRIÇÃO	RESPONSÁVEL	DATA

- NOTAS
1. CONFERIR MEDIDAS NO LOCAL
  2. MEDIDAS EM METRO EXCETO ONDE INDICADO
  3. ADEQUAÇÕES CONFORME RELATÓRIO TÉCNICO E NECESSIDADES ADICIONAIS
  4. \_\_\_\_\_
  5. \_\_\_\_\_
  6. \_\_\_\_\_
  7. \_\_\_\_\_
  8. \_\_\_\_\_
  9. \_\_\_\_\_

**SÃO PAULO** GOVERNO DO ESTADO  
**Secretaria de Saúde**

**GRUPO TÉCNICO DE EDIFICAÇÕES**

Av. Dr. Enéas Carvalho de Aguiar, nº188, 3º andar  
São Paulo-SP - Cep: 05403-000  
Tel. (11)3066-8420 Fax (11)3066-8482

DIRETOR DO SITE: Eng. YUKIO KITAMURA  
PROFESSOR DE PROJETO: Arg. CÂMLIO CHINGOTTE

UNIDADE: HOSPITAL Dr. FRANCISCO RIBEIRO ARANTES  
CDD: Rodovia Waldomiro Corrêa Camargo, S/N - Vila Martins - HS / SP

REFERÊNCIA: HFRA - ALMOXARIFADO DESATIVADO - COBERTURA  
PROJETO BÁSICO DOS SISTEMAS DE INCENDIO

PREVENÇÃO E COMBATE A INCENDIO

CODIGO DO TERCIO: U17  
FOLHA: 109

20033-PCI-U17-109-HFRA-ALM-COB-00.DWG

DATA: JUL/2021