




1 **HFRA - ALMOXARIFADO**  
 PROJETO BÁSICO DOS SISTEMAS DE INCÊNDIO  
 PLANTA BAIXA - COBERTURA  
 ESCALA 1:100  
 METRO

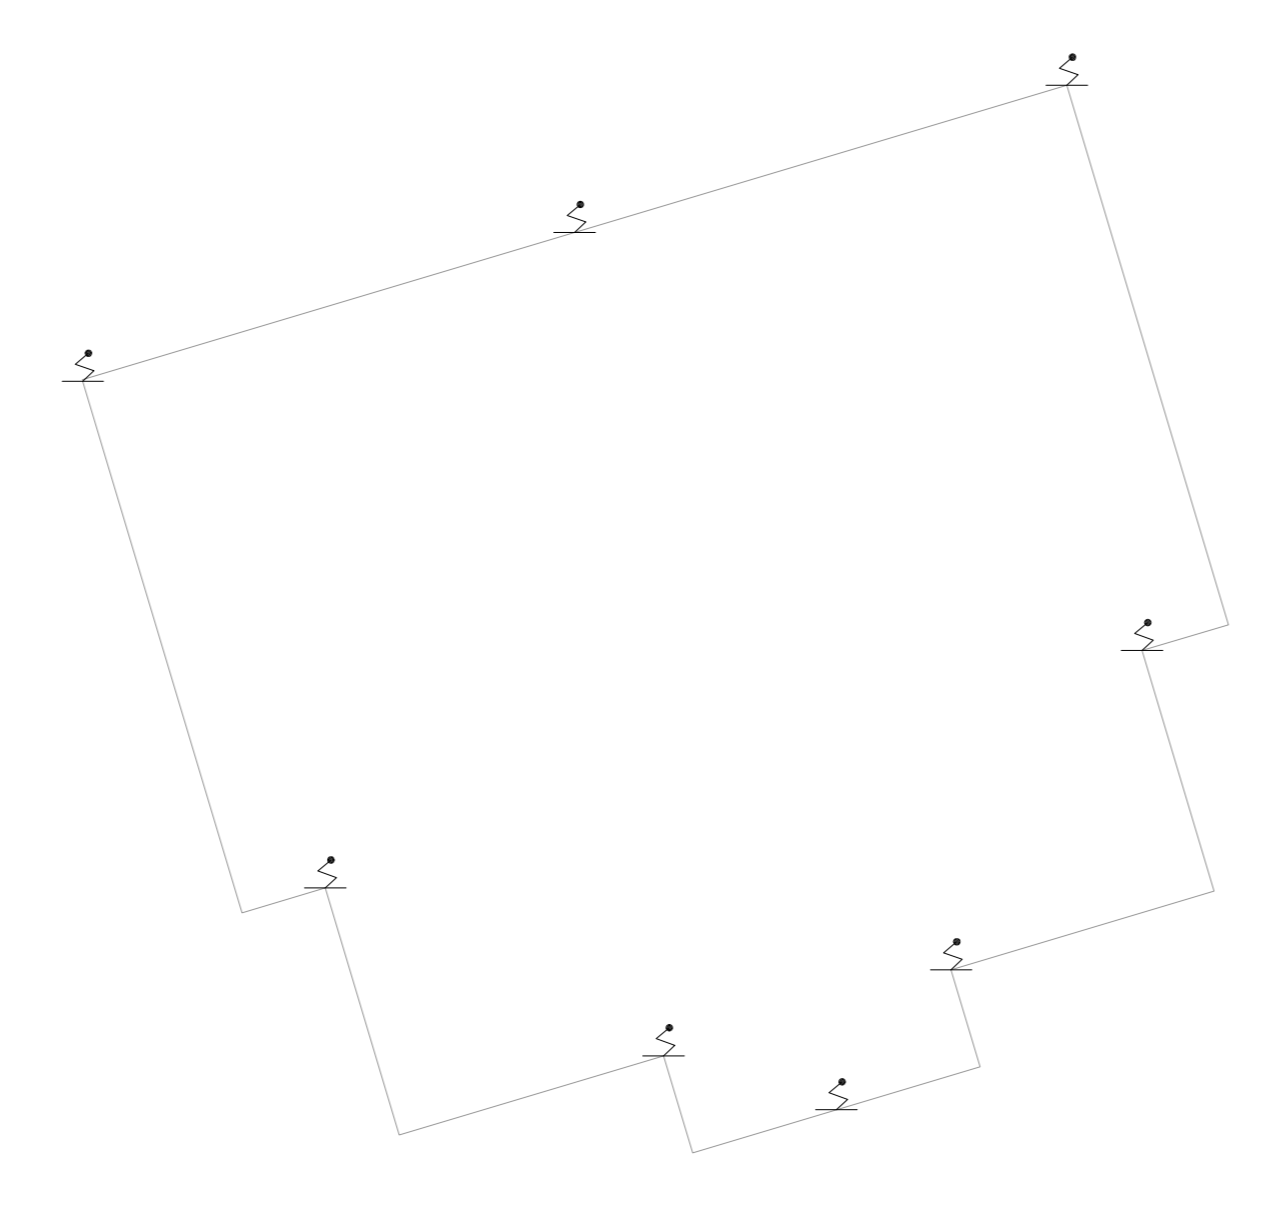


2 **HFRA - SUBPROTA ADM. / SESMT**  
 PROJETO BÁSICO DOS SISTEMAS DE INCÊNDIO  
 PLANTA BAIXA - COBERTURA  
 ESCALA 1:100  
 METRO

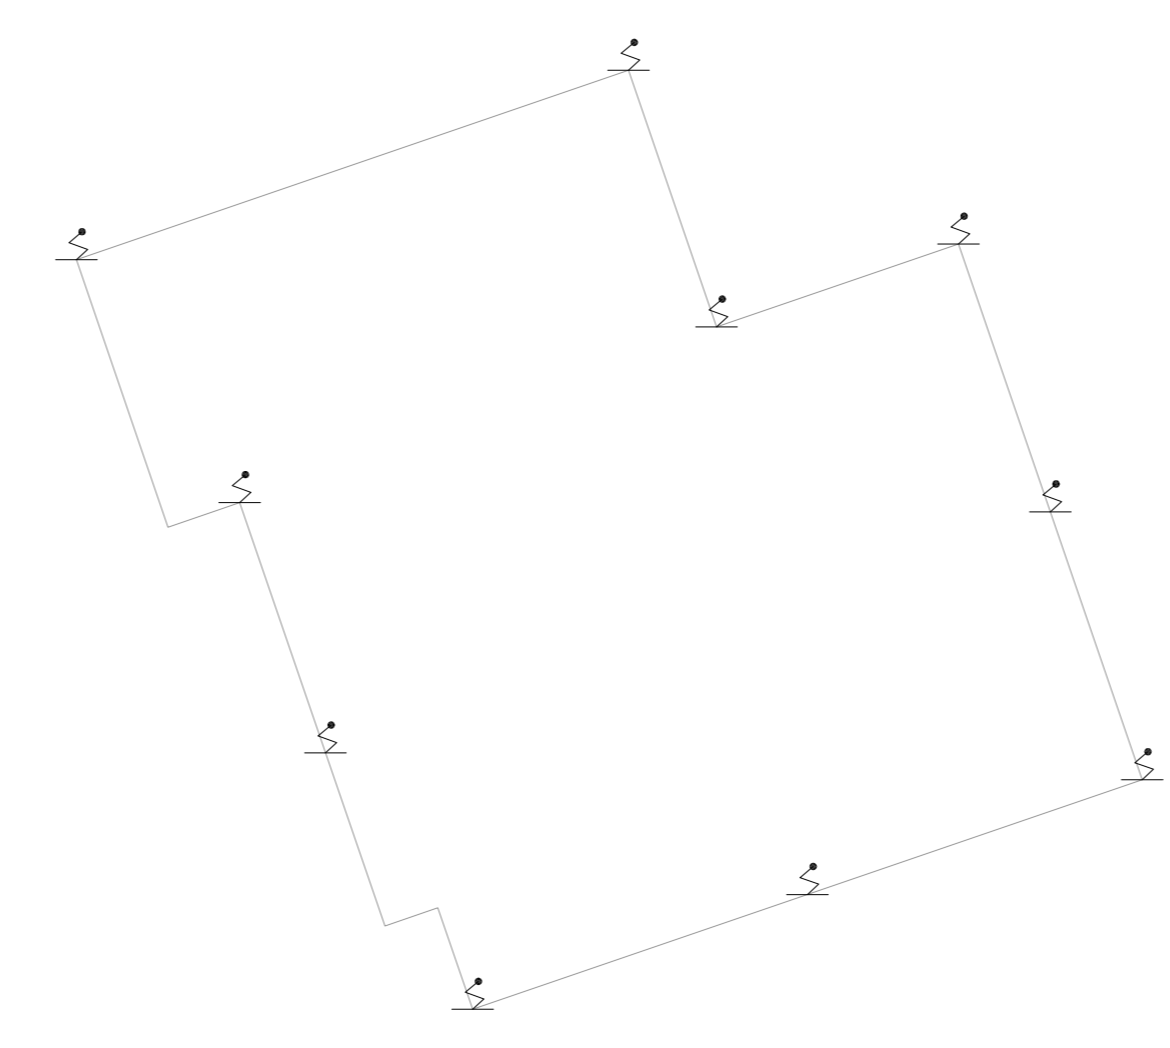


3 **HFRA - GERÊNCIA SOCIAL**  
 PROJETO BÁSICO DOS SISTEMAS DE INCÊNDIO  
 PLANTA BAIXA - COBERTURA  
 ESCALA 1:100  
 METRO

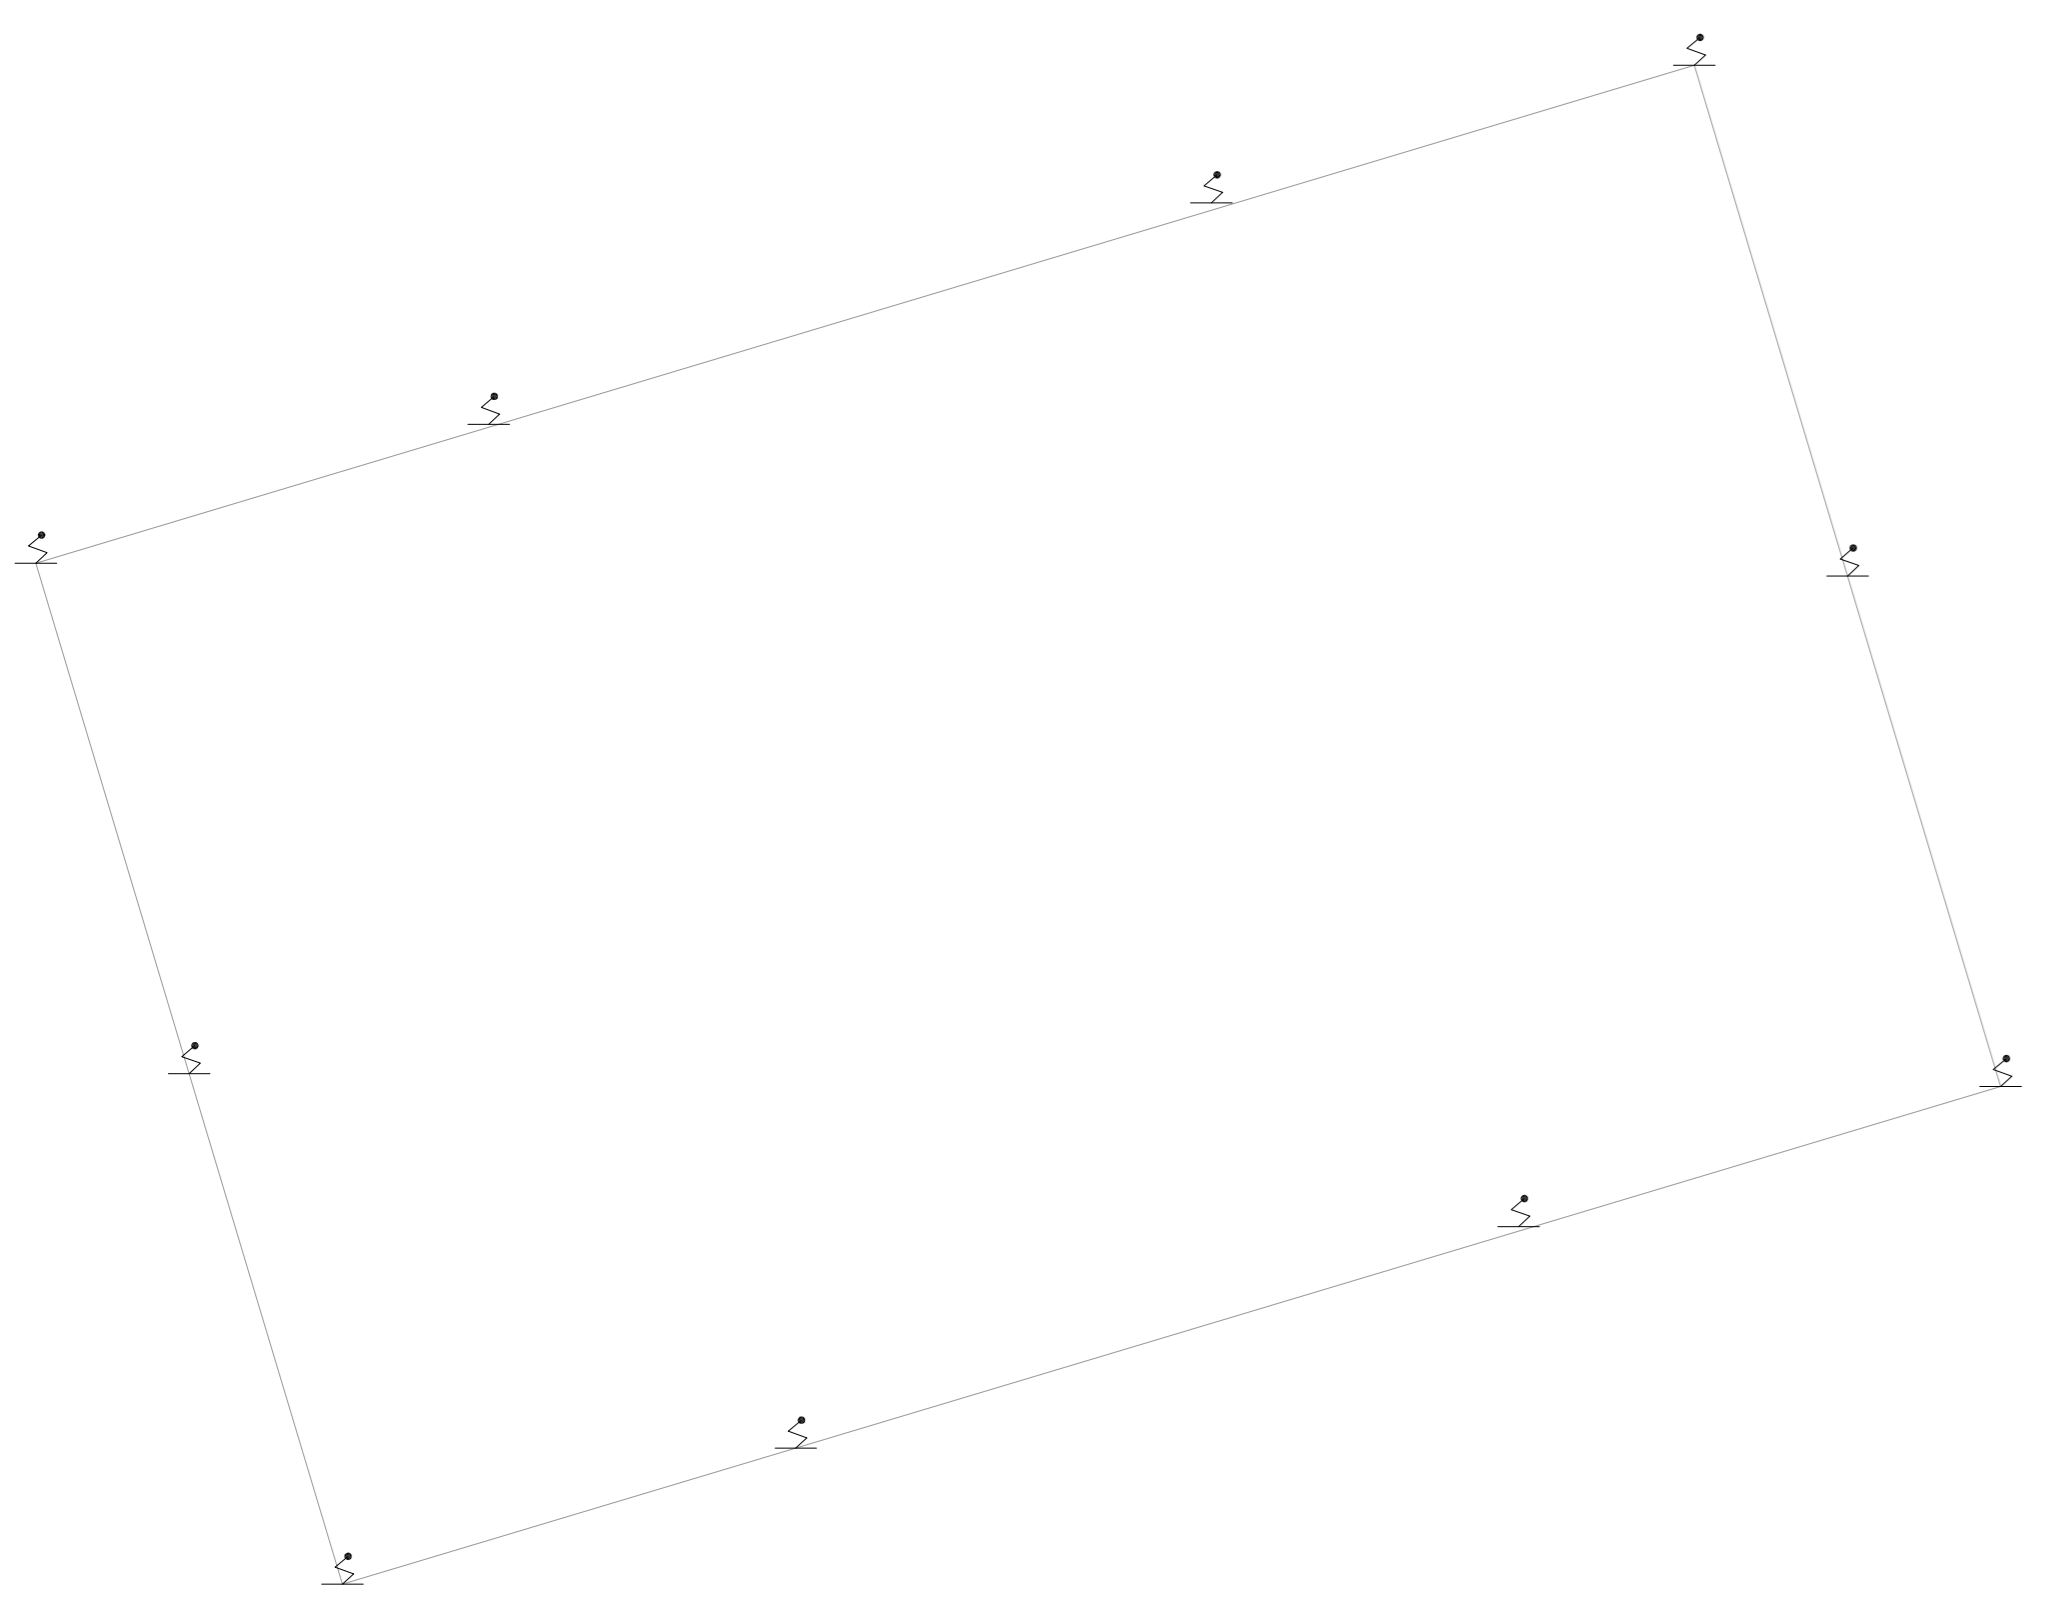


4 **HFRA - CARPINTARIA / ELÉTRICA / VESTIÁRIO**  
 PROJETO BÁSICO DOS SISTEMAS DE INCÊNDIO  
 PLANTA BAIXA - COBERTURA  
 ESCALA 1:100  
 METRO

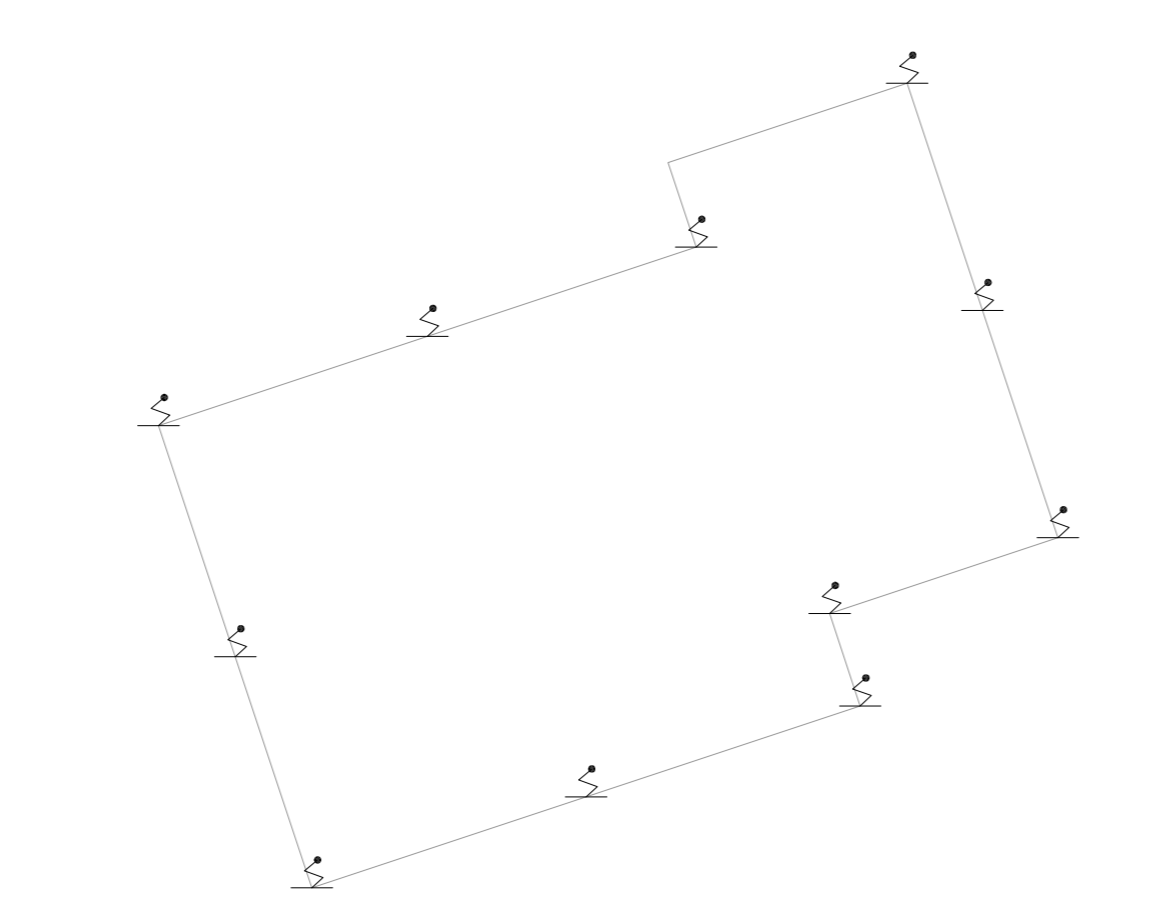


5 **HFRA - MANUTENÇÃO II**  
 PROJETO BÁSICO DOS SISTEMAS DE INCÊNDIO  
 PLANTA BAIXA - COBERTURA  
 ESCALA 1:100  
 METRO

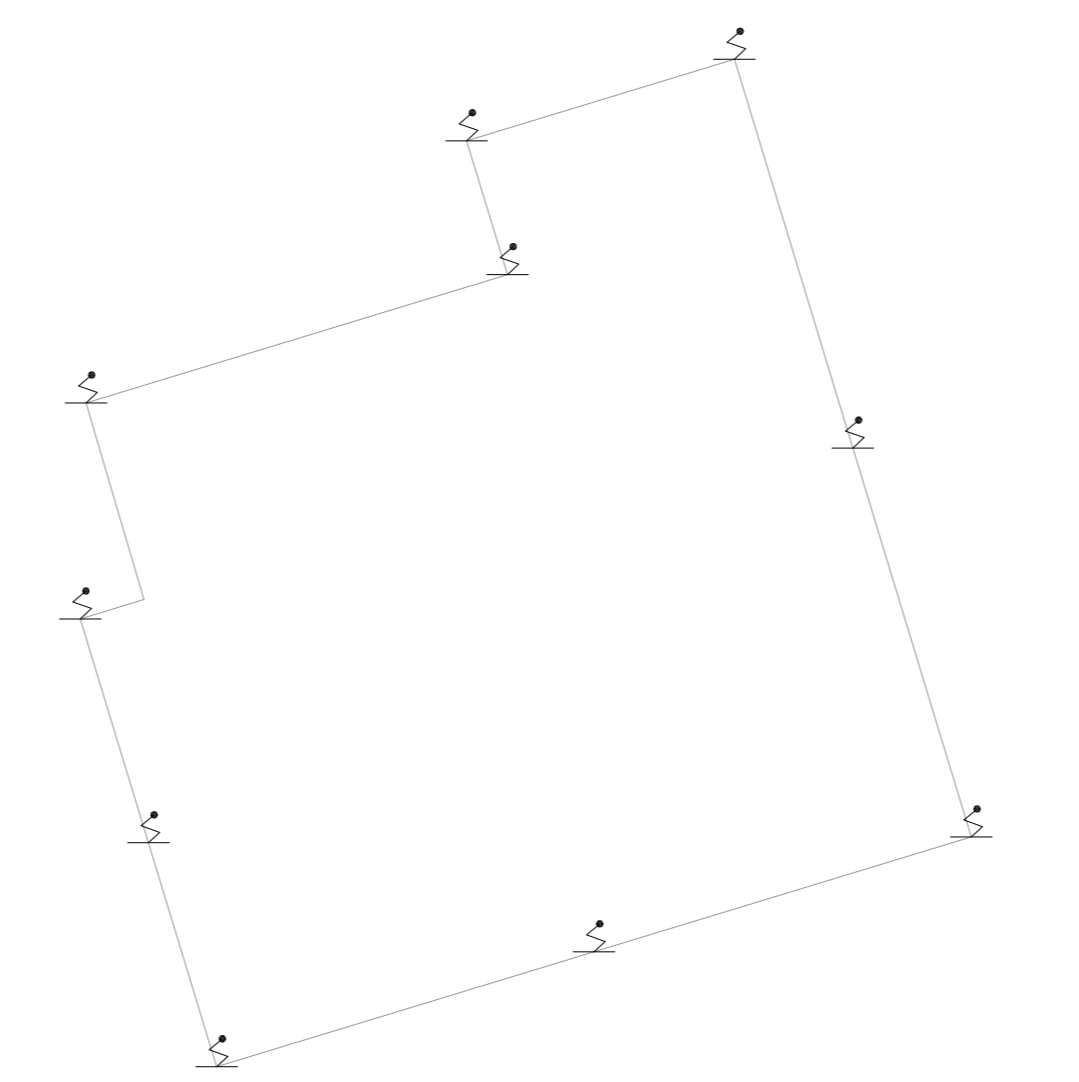


6 **HFRA - CASA DE LIMPEZA PROVAC**  
 PROJETO BÁSICO DOS SISTEMAS DE INCÊNDIO  
 PLANTA BAIXA - COBERTURA  
 ESCALA 1:100  
 METRO

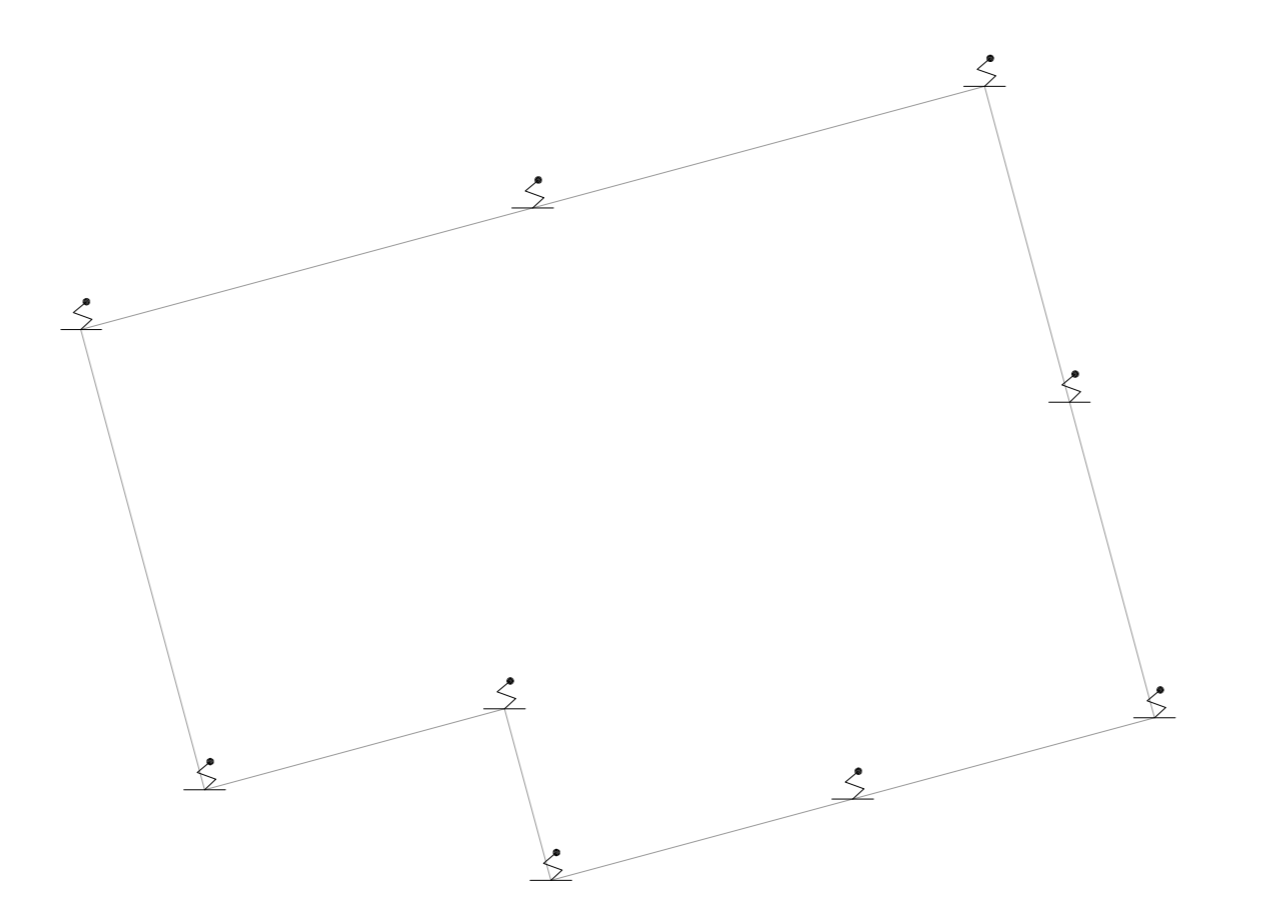


7 **HFRA - SUBPROTA**  
 PROJETO BÁSICO DOS SISTEMAS DE INCÊNDIO  
 PLANTA BAIXA - COBERTURA  
 ESCALA 1:100  
 METRO

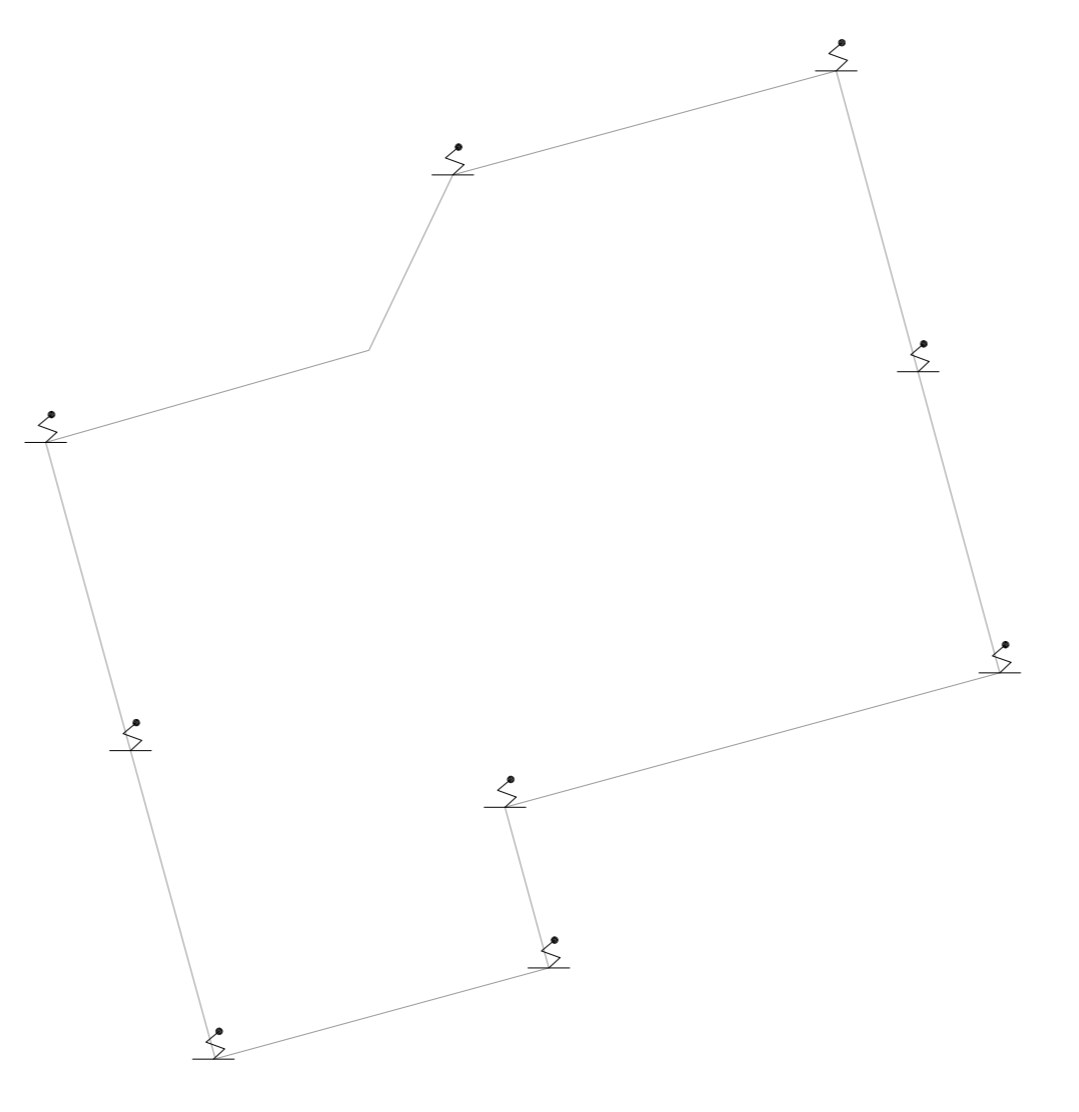


8 **HFRA - DEPÓSITO**  
 PROJETO BÁSICO DOS SISTEMAS DE INCÊNDIO  
 PLANTA BAIXA - COBERTURA  
 ESCALA 1:100  
 METRO

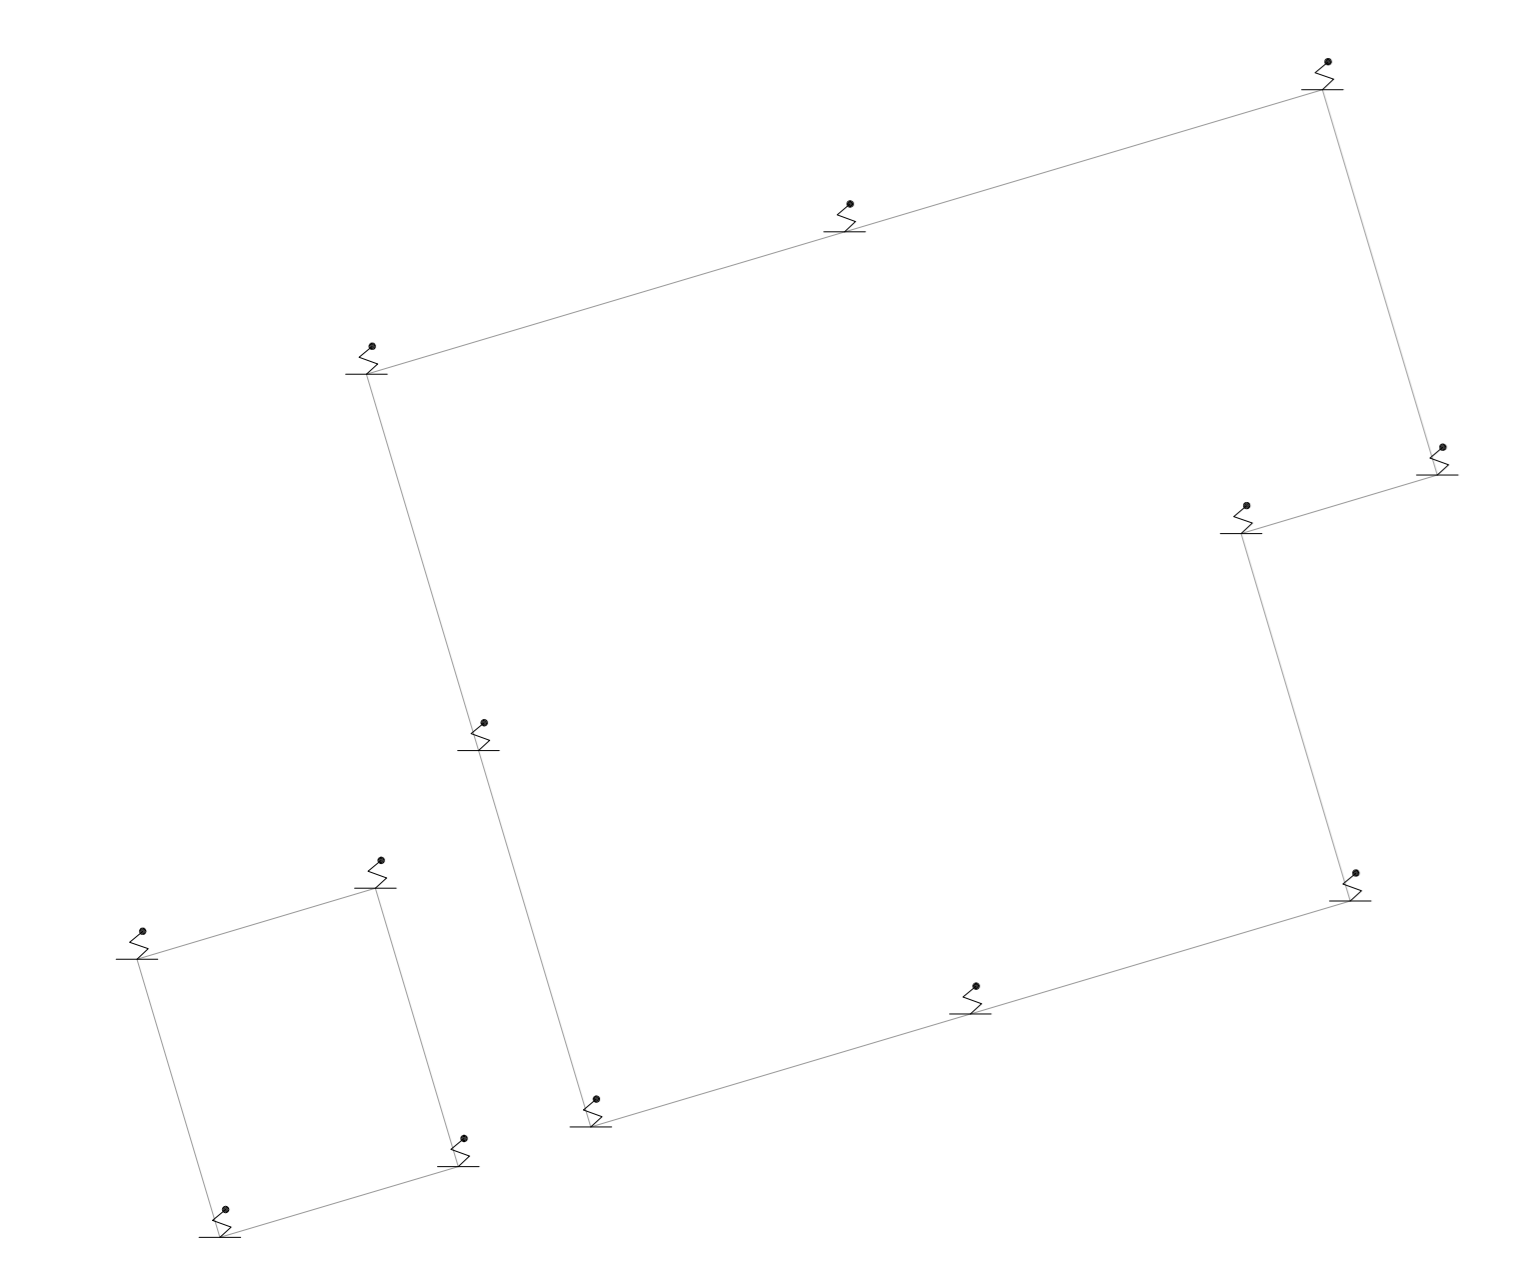

9 **HFRA - LAVANDERIA / COSTURA**  
 PROJETO BÁSICO DOS SISTEMAS DE INCÊNDIO  
 PLANTA BAIXA - COBERTURA  
 ESCALA 1:100  
 METRO

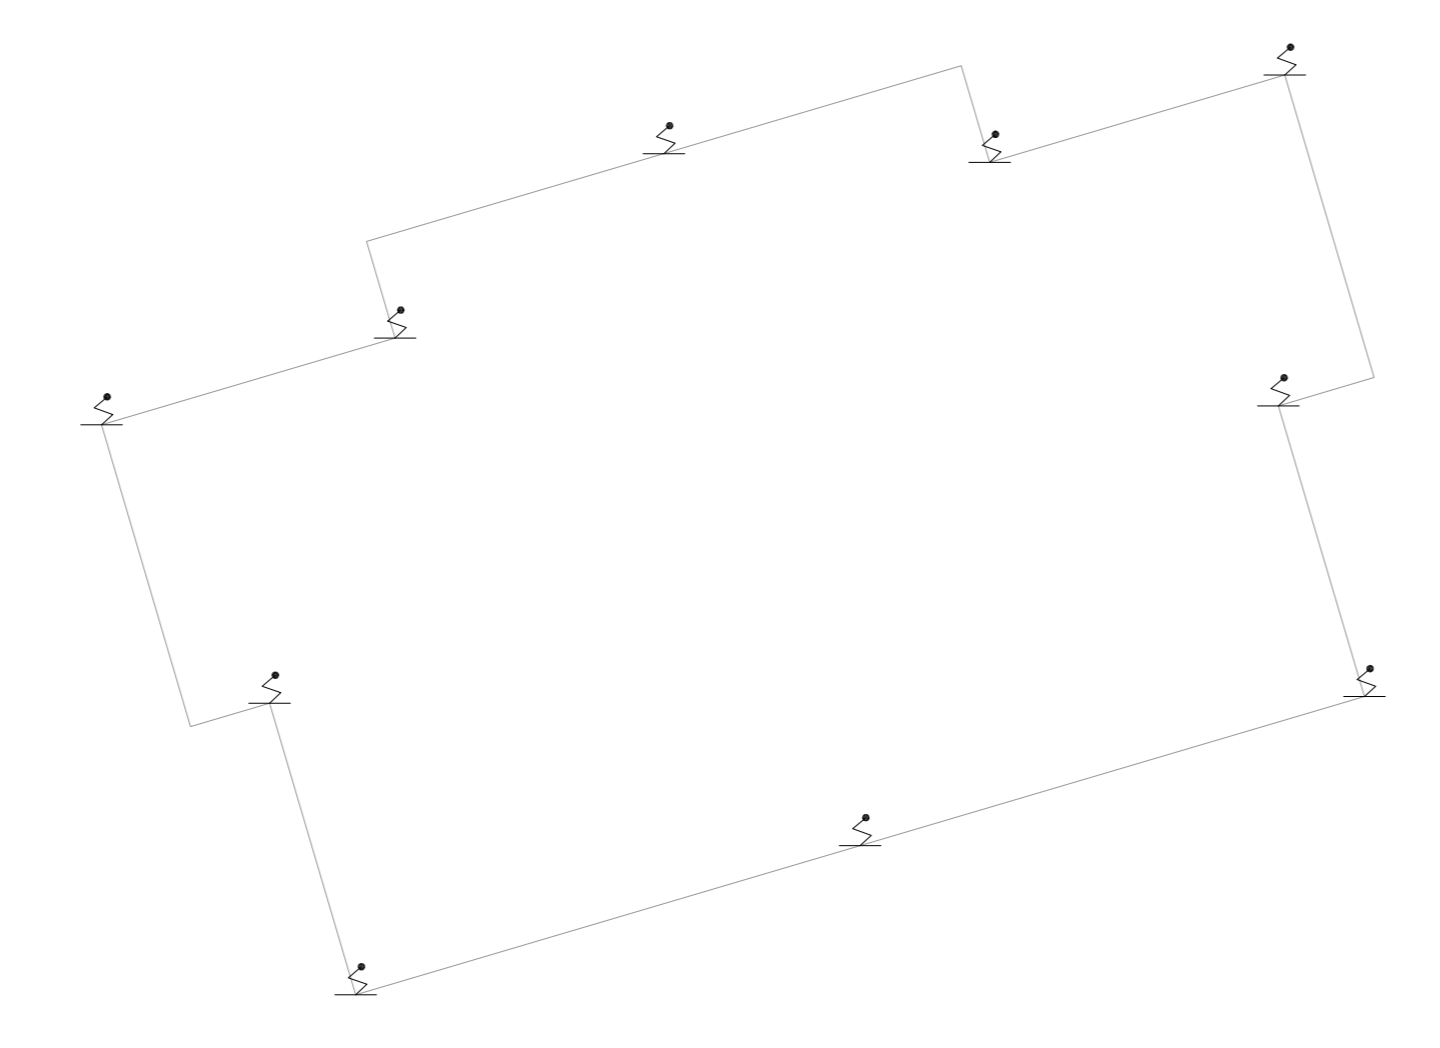

10 **HFRA - MANUTENÇÃO**  
 PROJETO BÁSICO DOS SISTEMAS DE INCÊNDIO  
 PLANTA BAIXA - COBERTURA  
 ESCALA 1:100  
 METRO

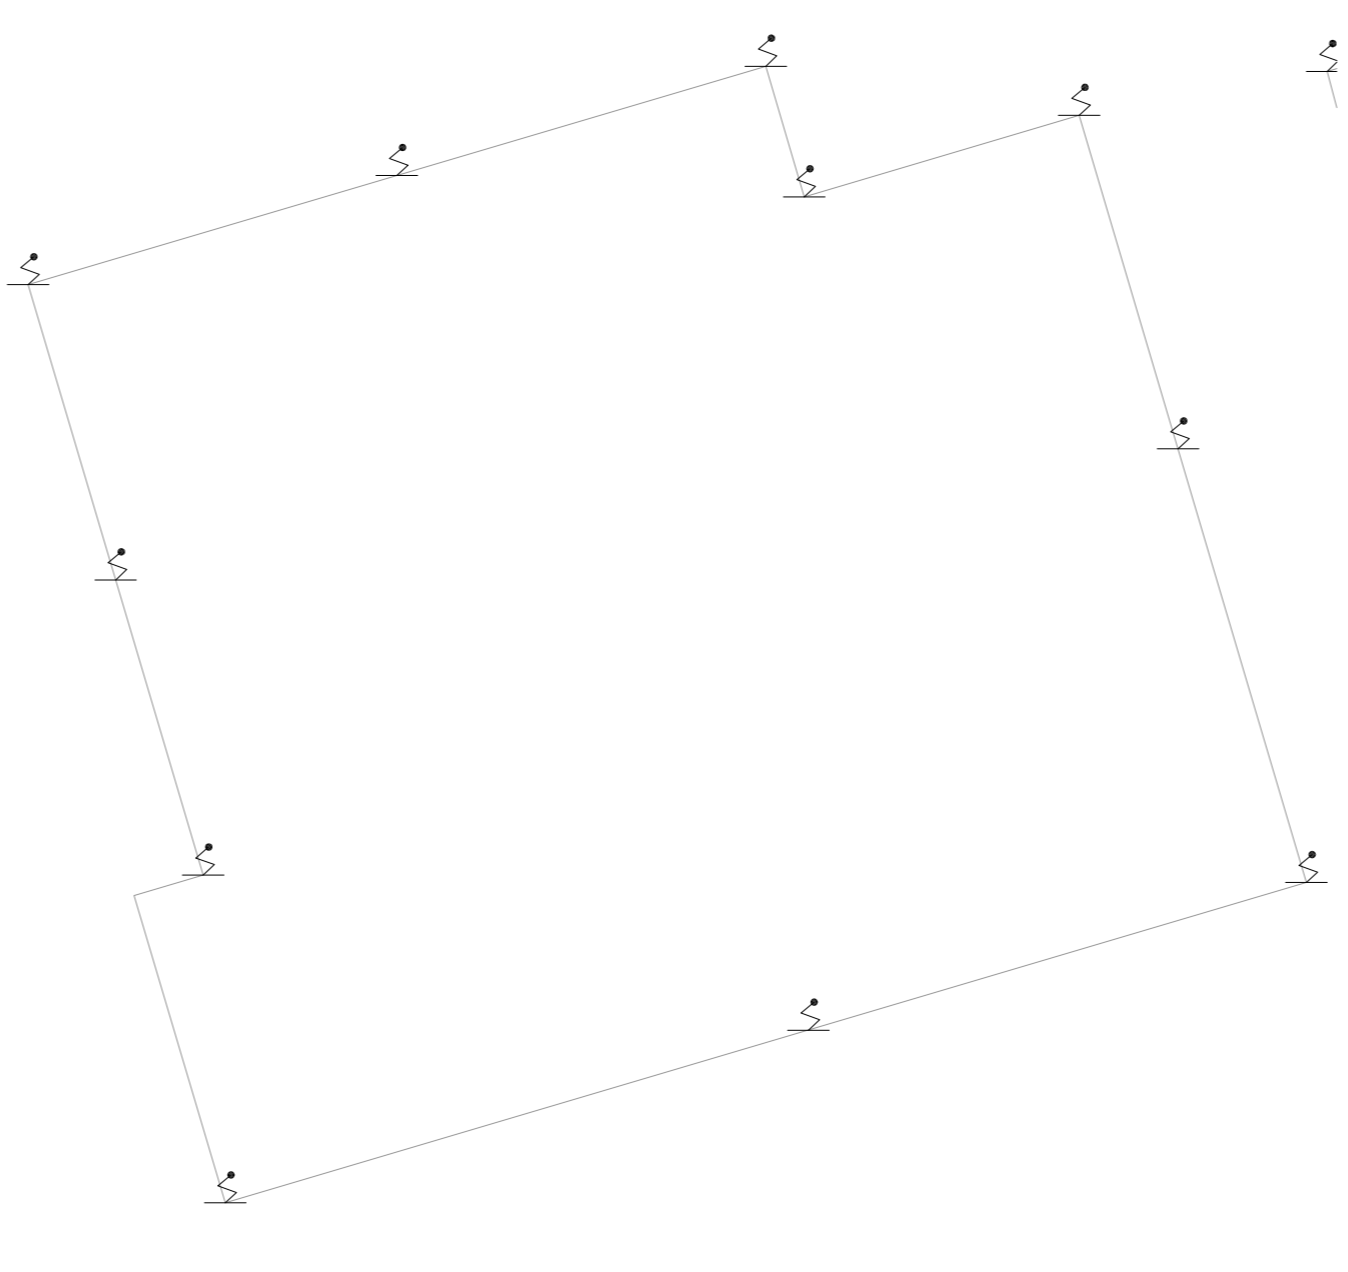

11 **HFRA - LAVANDERIA II**  
 PROJETO BÁSICO DOS SISTEMAS DE INCÊNDIO  
 PLANTA BAIXA - COBERTURA  
 ESCALA 1:100  
 METRO

NOTAS  
 1. CONFERIR MEDIDAS NO LOCAL  
 2. MEDIDAS EM METRO, EXCETO ONDE INDICADO  
 3. ADAPTAÇÕES CONFORME RELATÓRIO TÉCNICO E NECESSIDADES ADICIONAIS  
 4.  
 5.  
 6.  
 7.  
 8.  
 9.

<b>MHA Engenharia Ltda</b> <small>Engenharia Civil - Registro nº 2.000.000-0/0000000-0          Engenharia de Segurança - Registro nº 200.000.000-0/0000000-0          Engenharia de Arquitetura - Registro nº 200.000.000-0/0000000-0          Engenharia de Instalações - Registro nº 200.000.000-0/0000000-0</small>		<b>ANÁLISE DE PROJETO</b> <input type="checkbox"/> LIBERADO <input type="checkbox"/> LIBERADO COM RESTRIÇÃO <input type="checkbox"/> NÃO LIBERADO	<b>PROJETO RECEBIDO EM</b> _____ <b>PROJETO APROVADO EM</b> _____ RESPONSÁVEL TÉCNICO _____
EMISSÃO INICIAL REV   DESCRIÇÃO	RP DATA	15/07/2021	_____

**SÃO PAULO** | **Secretaria de Saúde**  
**HOSPITAL Dr. FRANCISCO RIBEIRO ARANTES**  
 Rua Assis Brasil, 100 - Vila Matilde - São Paulo - SP  
 CEP: 05000-000  
 Tel: (11) 3066-8420 Fax: (11) 3066-8482

**GRUPO TÉCNICO DE EDIFICAÇÕES**  
**PREVENÇÃO E COMBATE A INCÊNDIO**  
 U17  
 110  
 03/2021  
 20033-PQ-U17-110-HFRA-COR-00.DWG

Eng. YUKIO KITAMURA  
 Av. CAMILO CHINQUINI