


NOTAS

1- VER DETALHES DE SPOA NA FOLHA U21-104

LEGENDA	
	PARA-BRQ

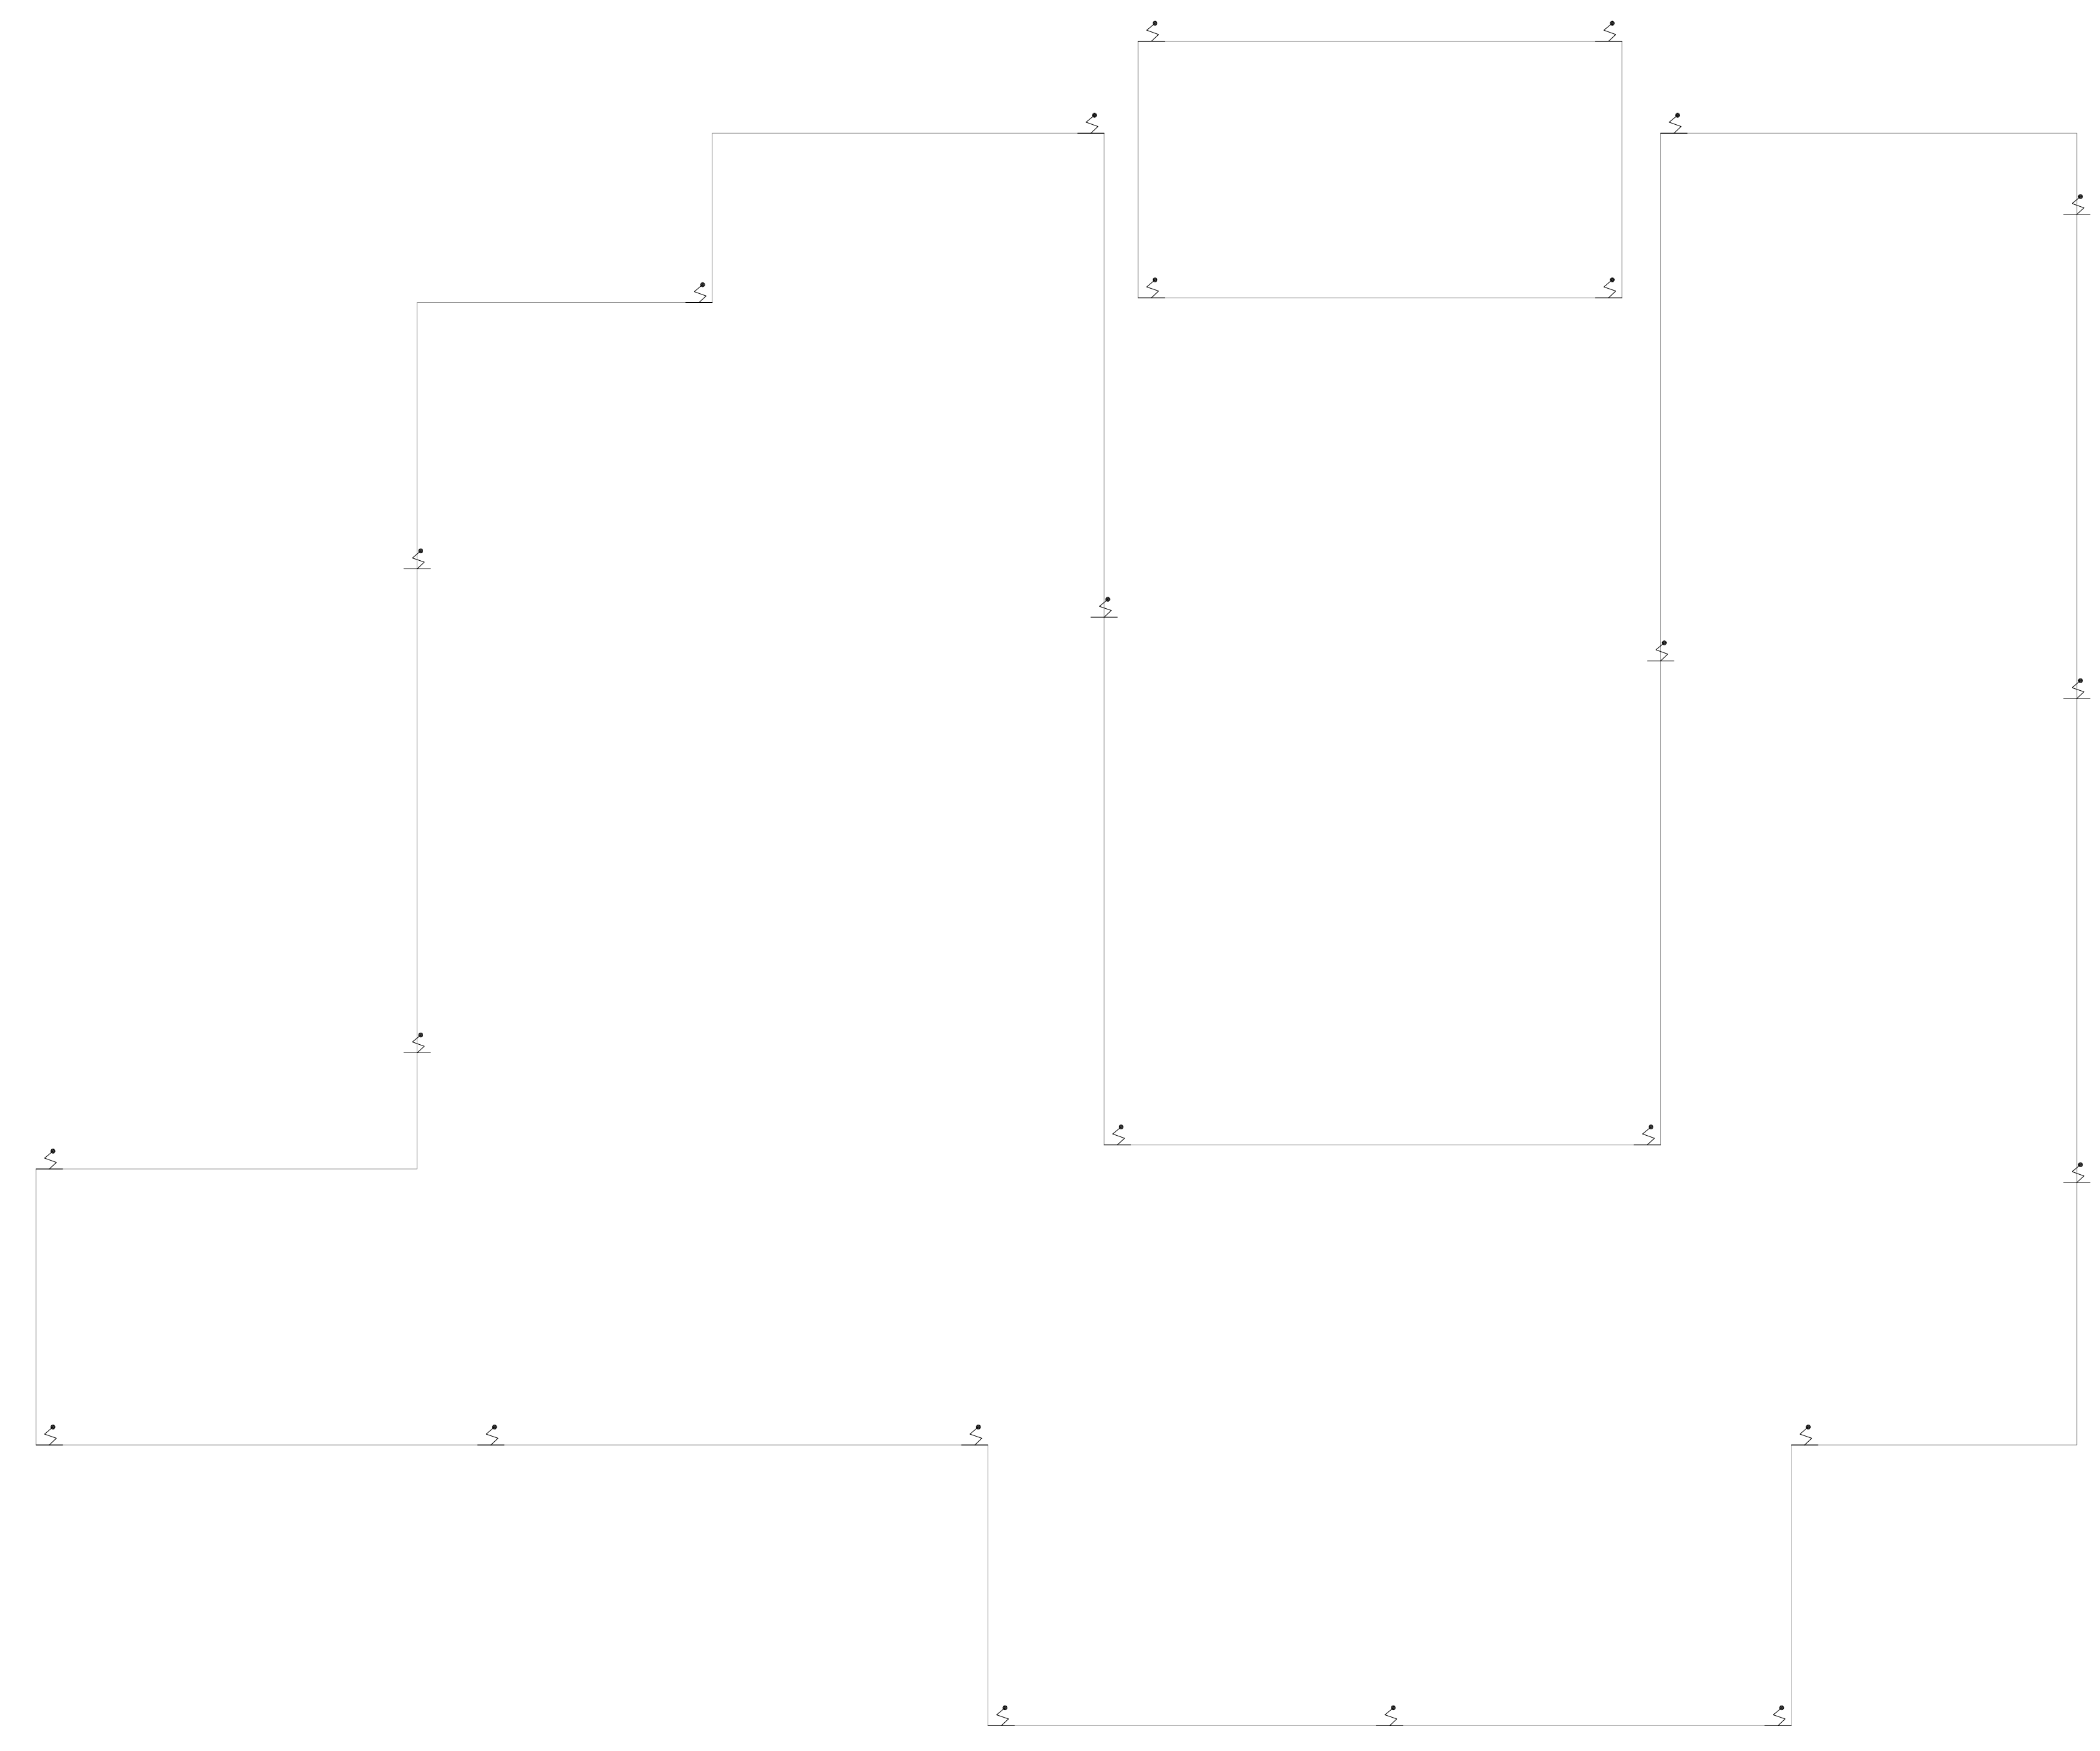

1 INSTITUTO CLEMENTE FERREIRA
 PROJETO BÁSICO DOS SISTEMAS DE INCÊNDIO
 PLANTA BAIXA COBERTURA - PAVIMENTO

ESCALA 1:100

METRO

MHA Engenharia Ltda Rua... São Paulo, SP	ANÁLISE DE PROJETO	PROJETO RECEBIDO EM
	<input type="checkbox"/> LIBERADO	PROJETO APROVADO EM
	<input type="checkbox"/> LIBERADO COM RESTRIÇÃO	
	<input type="checkbox"/> NÃO LIBERADO	
	RESPONSÁVEL TÉCNICO	

REV	DESCRIÇÃO	RESPONSÁVEL	DATA
00	EMISSÃO INICIAL	VM	09/07/21

SÃO PAULO | Secretaria de Saúde

GRUPO TÉCNICO DE EDIFICAÇÕES

INSTITUTO CLEMENTE FERREIRA
 Rua...
 São Paulo, SP

PROJETO BÁSICO DOS SISTEMAS DE INCÊNDIO
 PREVENÇÃO E COMBATE A INCÊNDIO

U21
 103

03/2020

20033-POJ-U21-103-COB-00.DWG

- NOTAS
1. CONFERIR MEDIDAS NO LOCAL
 2. MEDIDAS EM METRO, EXCETO ONDE INDICADO
 3. ADIQUILAR CONFORME RELATÓRIO TÉCNICO E NECESSIDADES ADICIONAIS
 - 4.
 - 5.
 - 6.
 - 7.
 - 8.
 - 9.
 - 10.